


审	定	项目负责	消防	给排水
审	核	工种负责	建筑	电气
校	对	设计制图	结构	暖通

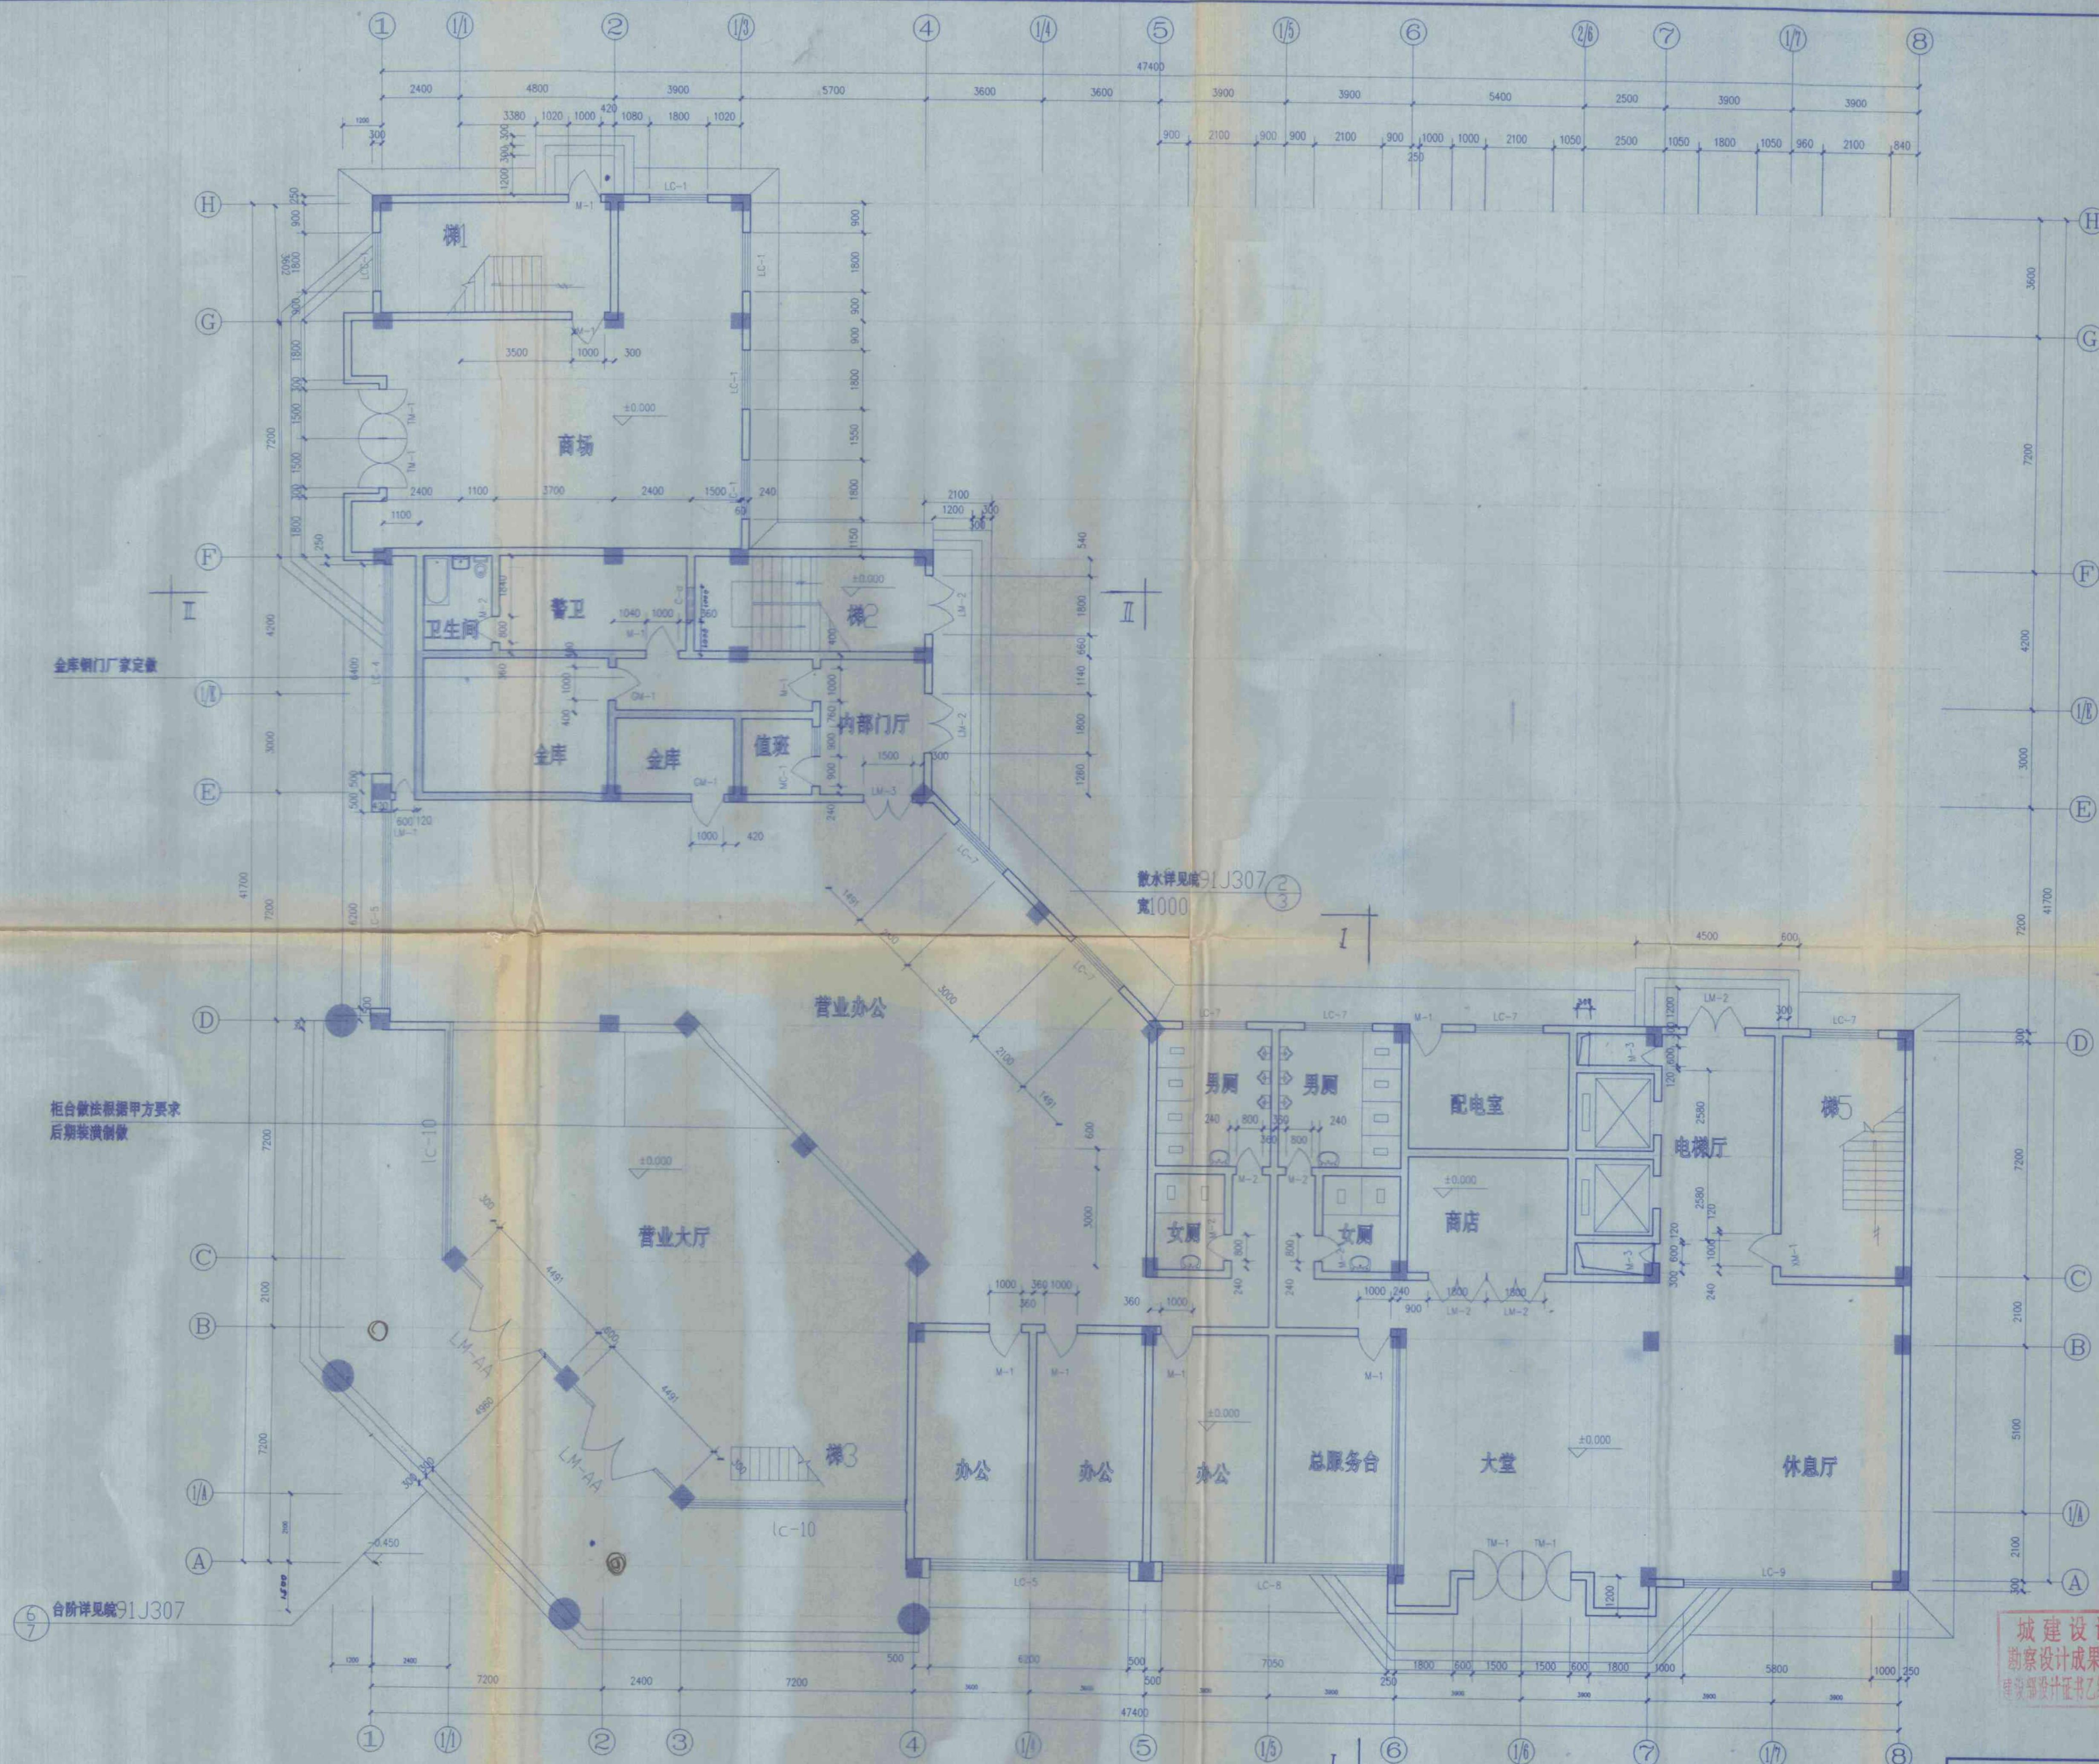

城建设计院
勘察设计成果专用章
建设部设计证书乙级1111732号

中华人民共和国一级注册建筑师


姓名: 束 伟

注册号: 1111732-001



合肥高新技术产业开发区城市建设院			工程编号	98027
建设单位	城东乡信用社	图 名	日 期 1998.11	
子项名称	东城大厦		总 号 总 一 图 号 建施—2	

给排水
电气
暖通
消防
结构
项目负责
工种负责
设计制图
审核
审定
审核
审核

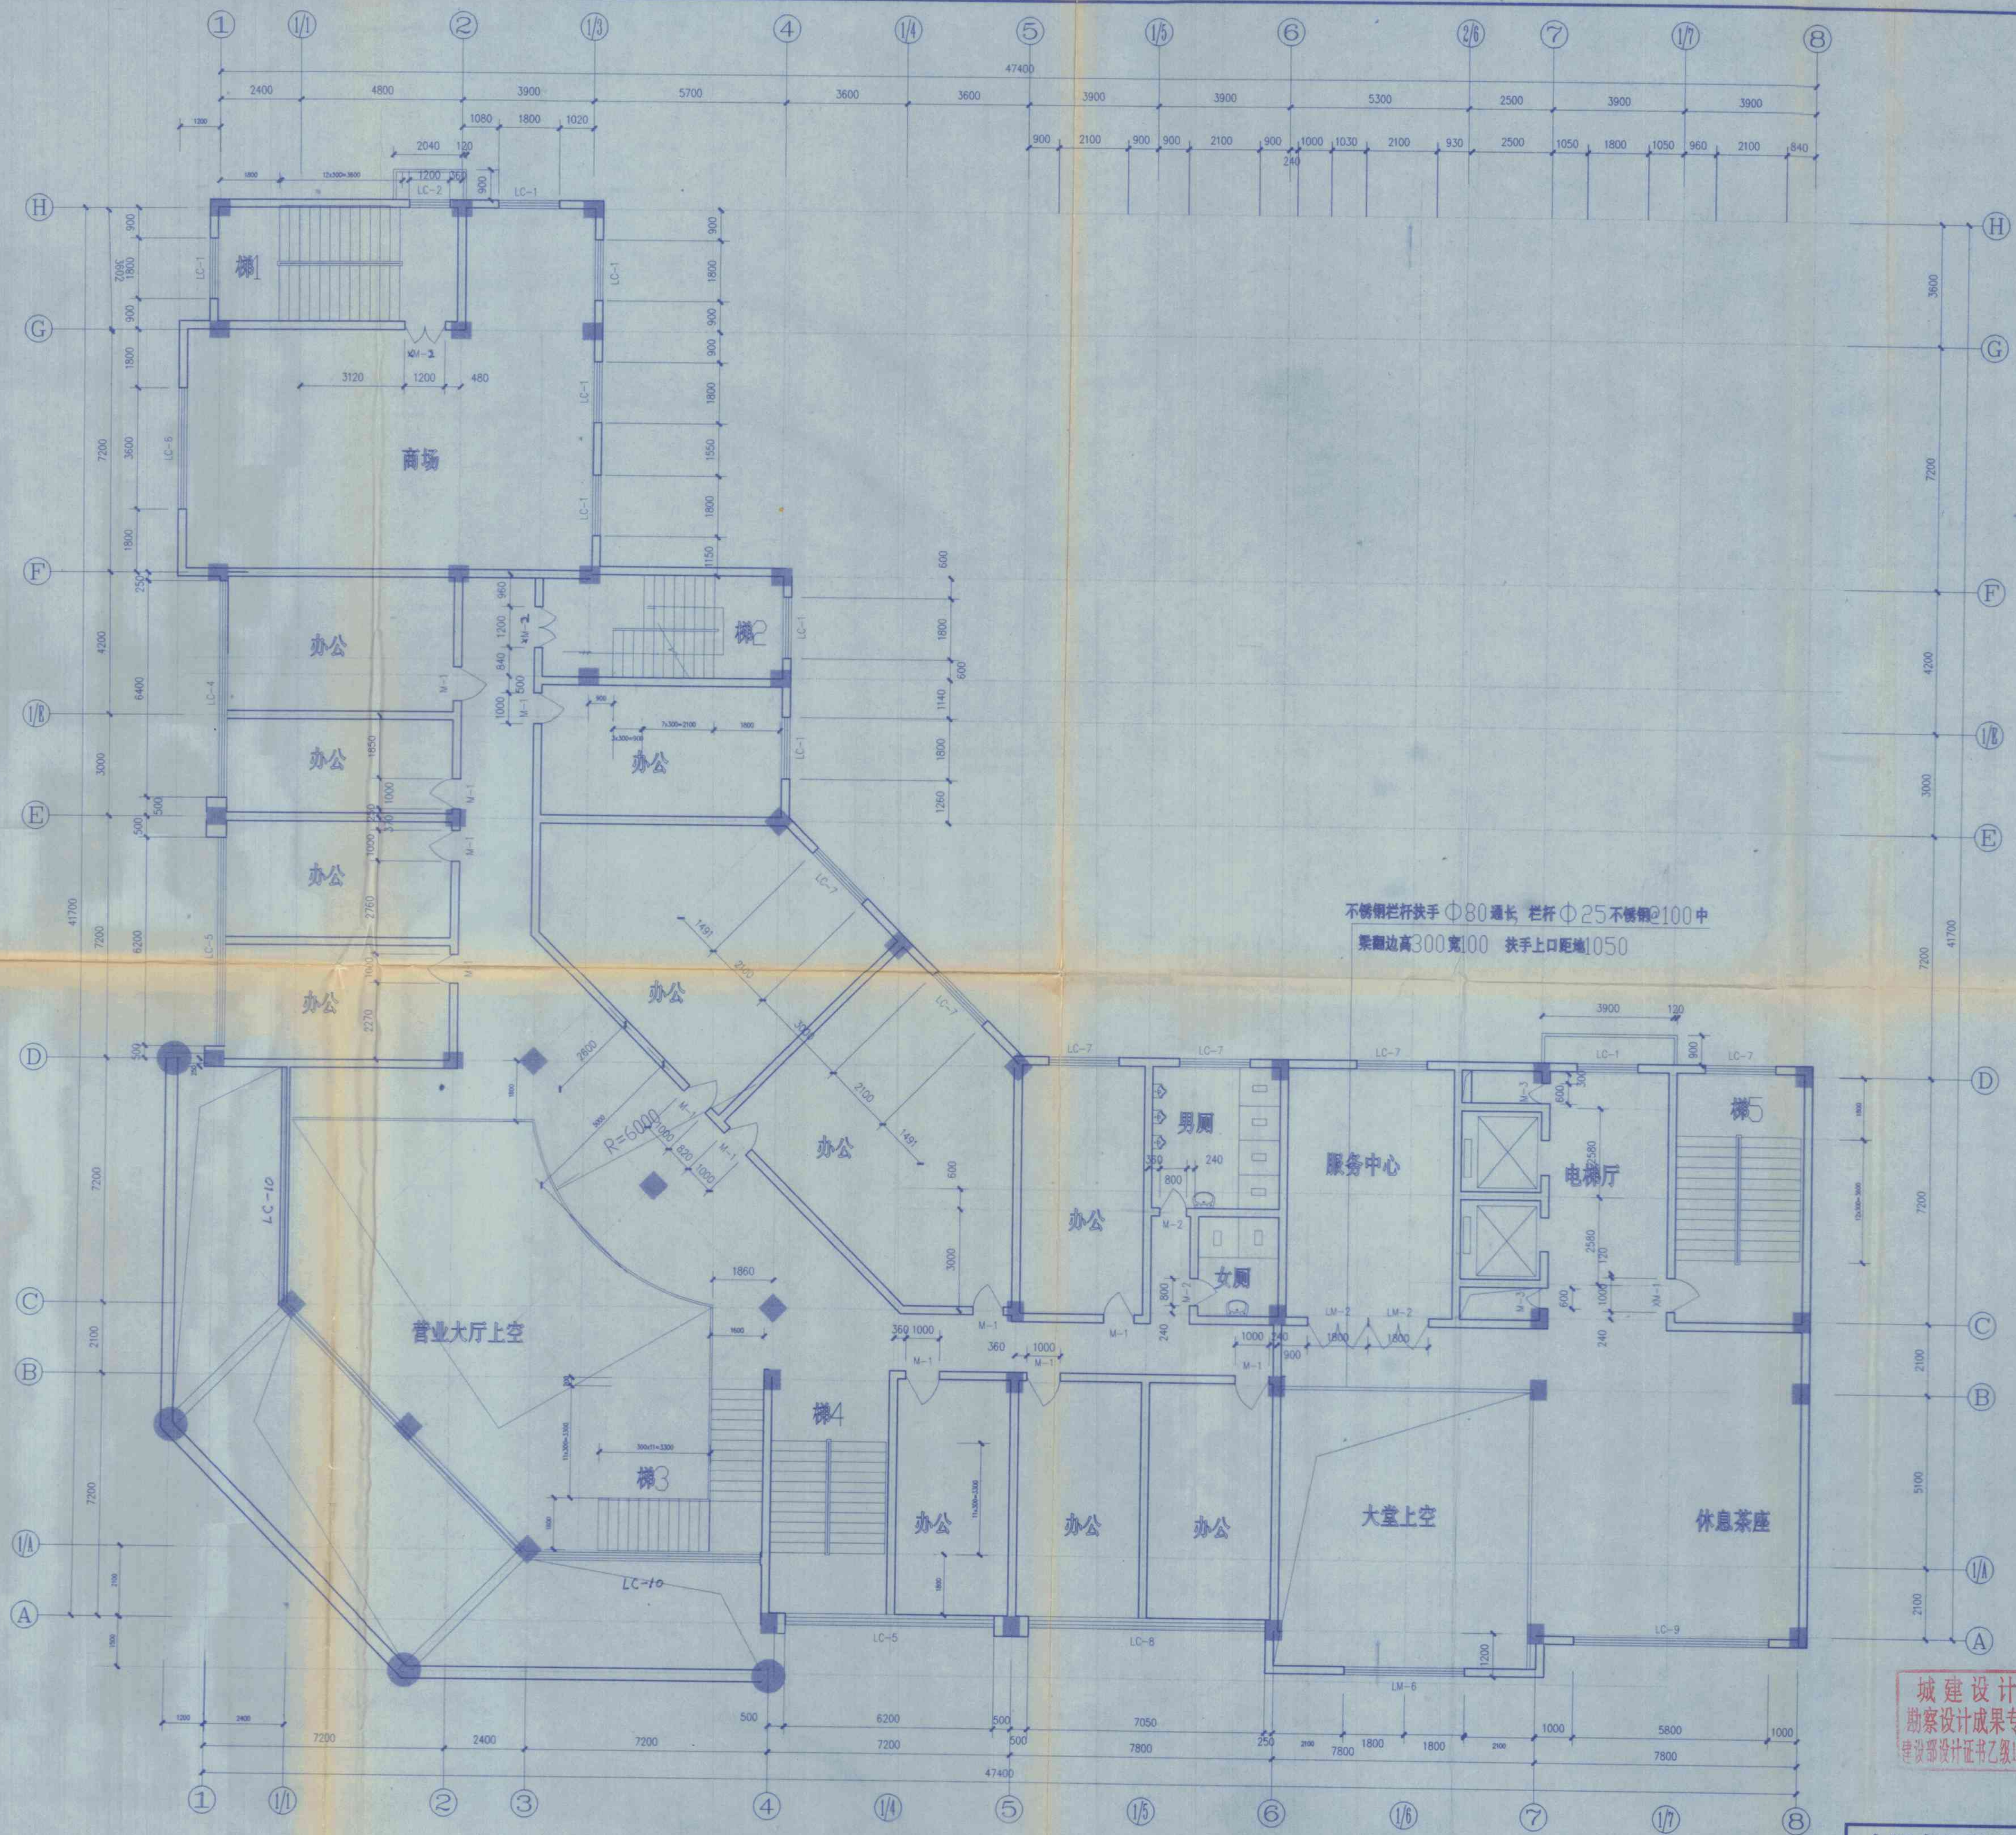

不锈钢栏杆扶手 $\Phi 80$ 通长 栏杆 $\Phi 25$ 不锈钢 $\Phi 100$ 中
梁翻边高300宽100 扶手上口距地1050

城建设计院
勘察成果专用章
建设部设计证书乙级1111732号


中华人民共和国一级注册建筑师
姓名: 董伟
注册号: 1111732-001

二层平面 1:100

合肥高新技术产业开发区城建设计院		工程编号	98027
建设单位	城东乡信用社	图名	二层平面
子项目名称	东城大厦	日期	1998.11
		总号	总 -
		图号	建施-3

给排水	暖通	电气	结构
项目负责	设计	审核	审核
工种负责	设计	审核	审核
审核	审核	审核	审核


落水 $\phi 35$ L=200 伸出100排水

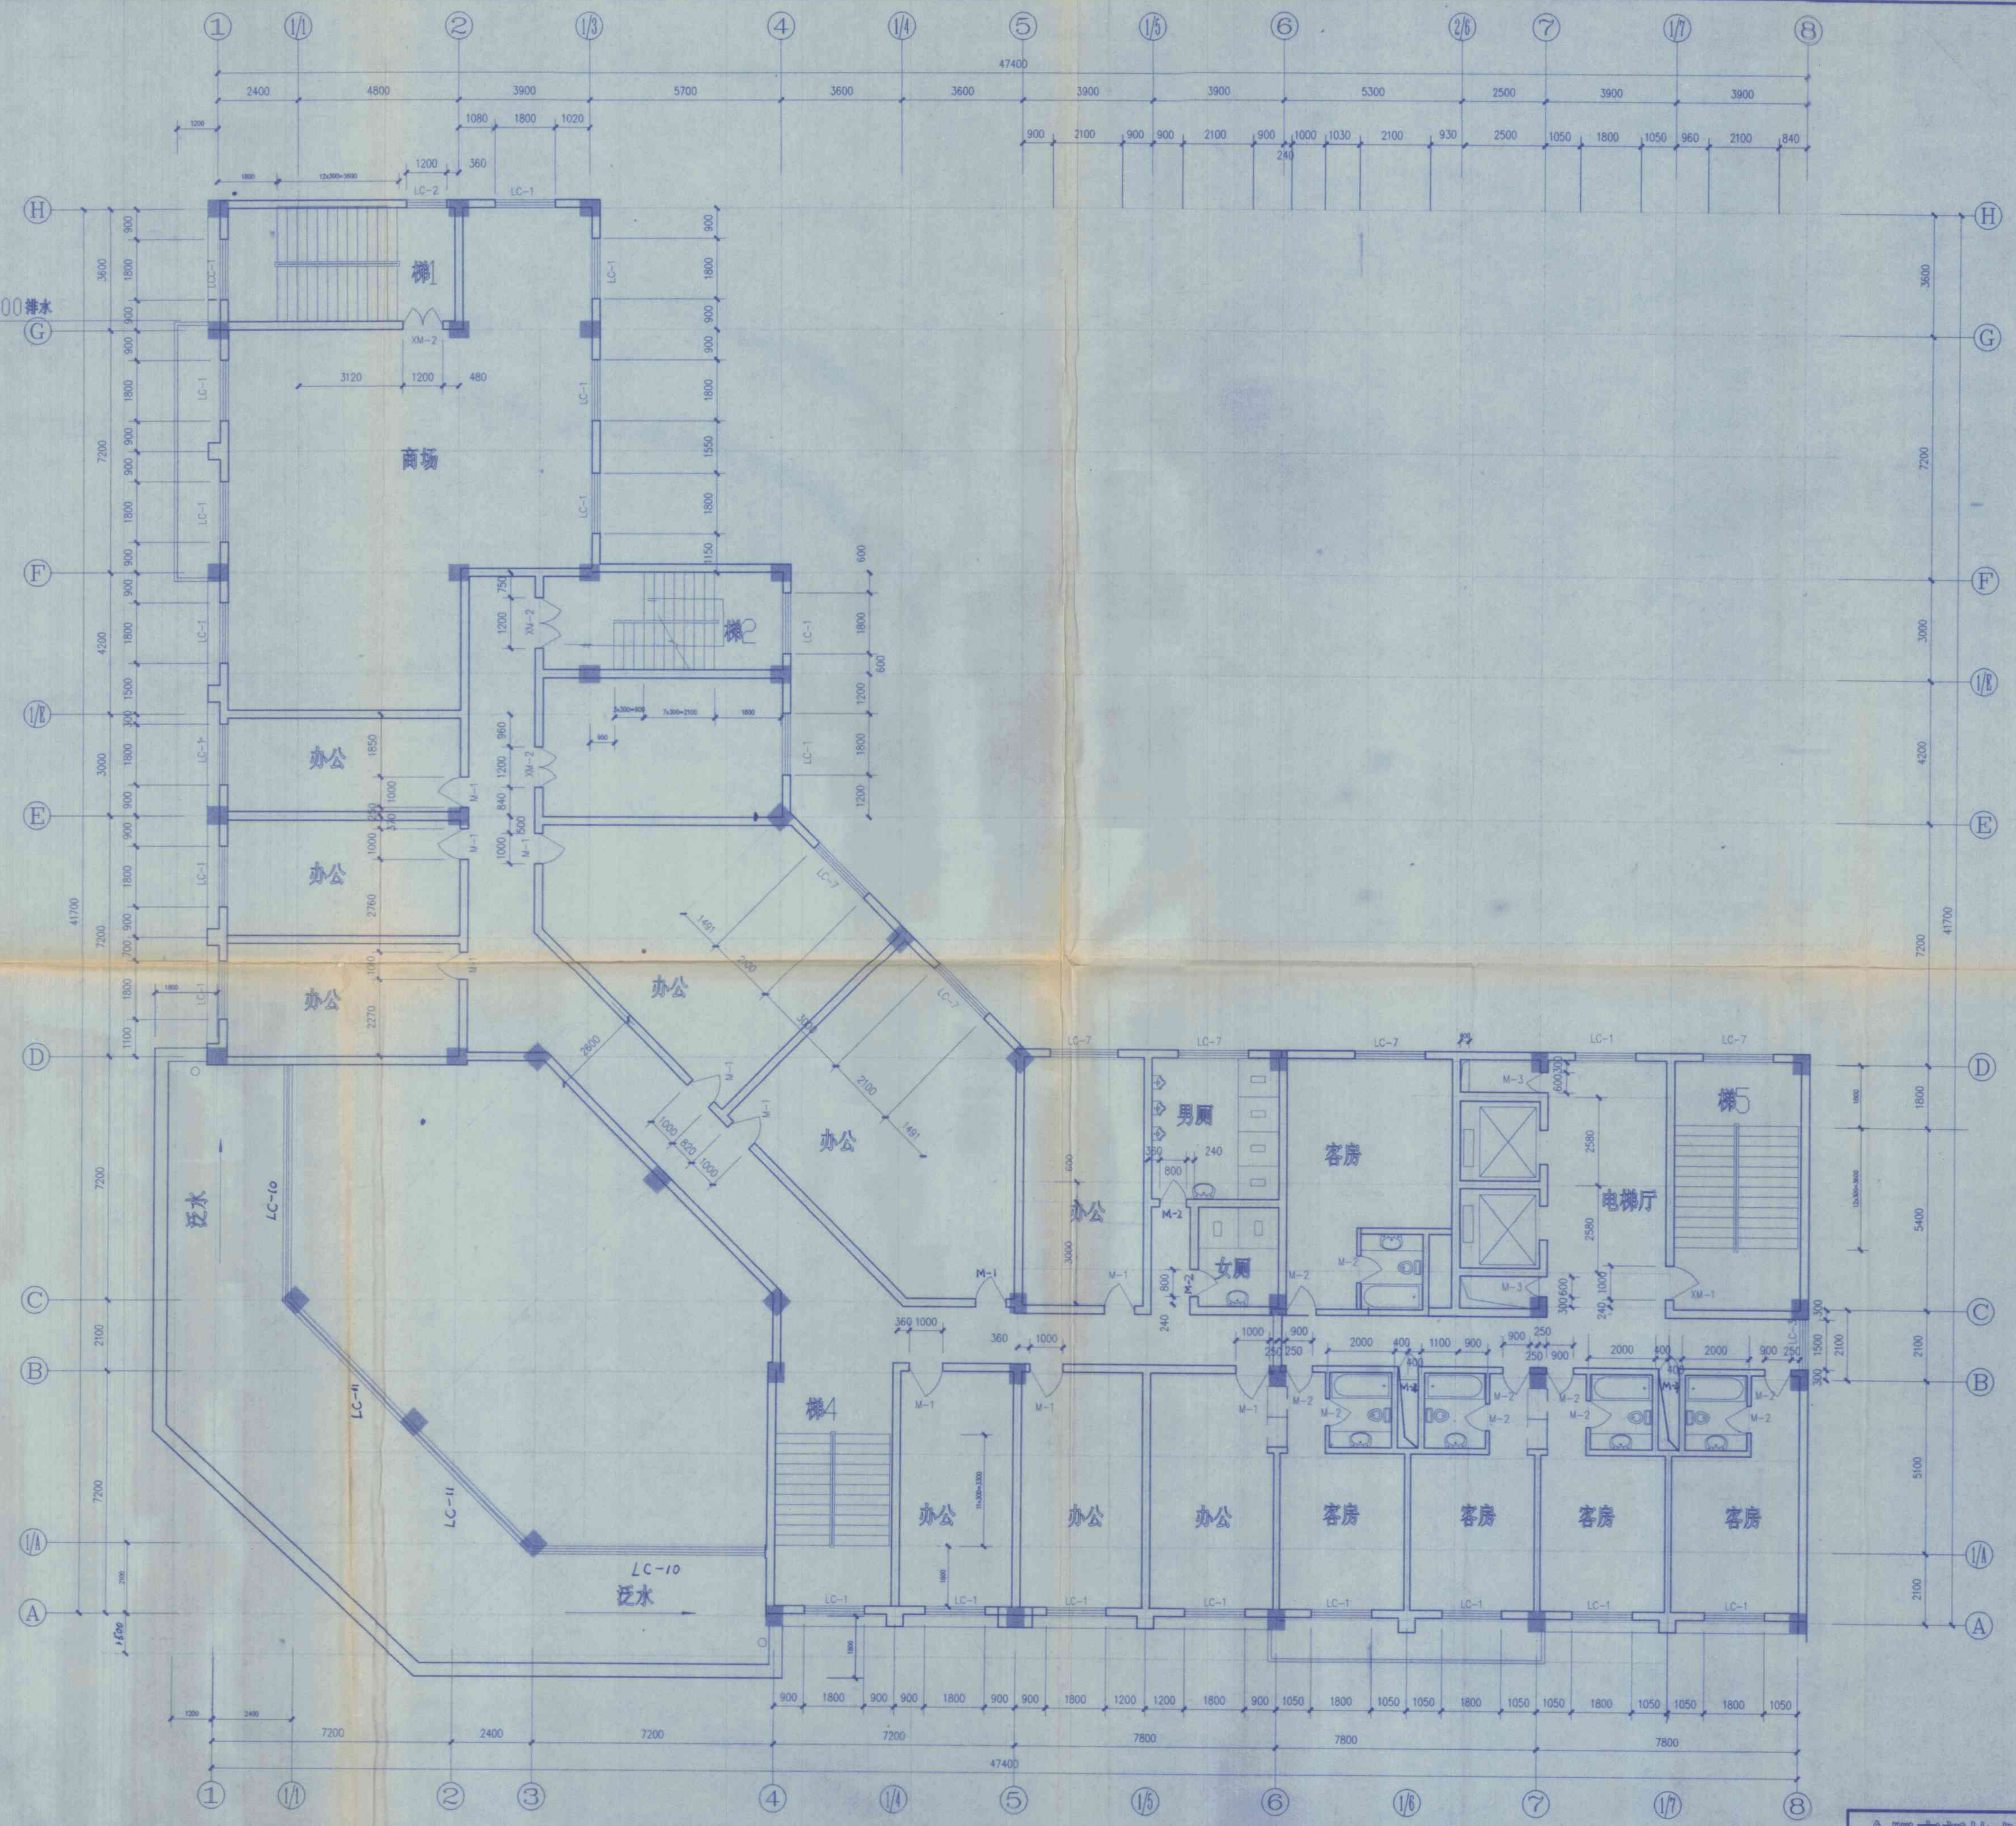

三层平面 1:100

合肥高新技术产业开发区建筑设计院		工程编号	98027
建设单位	城东乡信用社	图名	三层平面
子项名称	东城大厦	日期	1998.11
		总号	—
		图号	建筑—4


给排水工程	结论	合格	项目负责人 王志刚	项目负责 王志刚	审核 李永
-------	----	----	--------------	-------------	----------

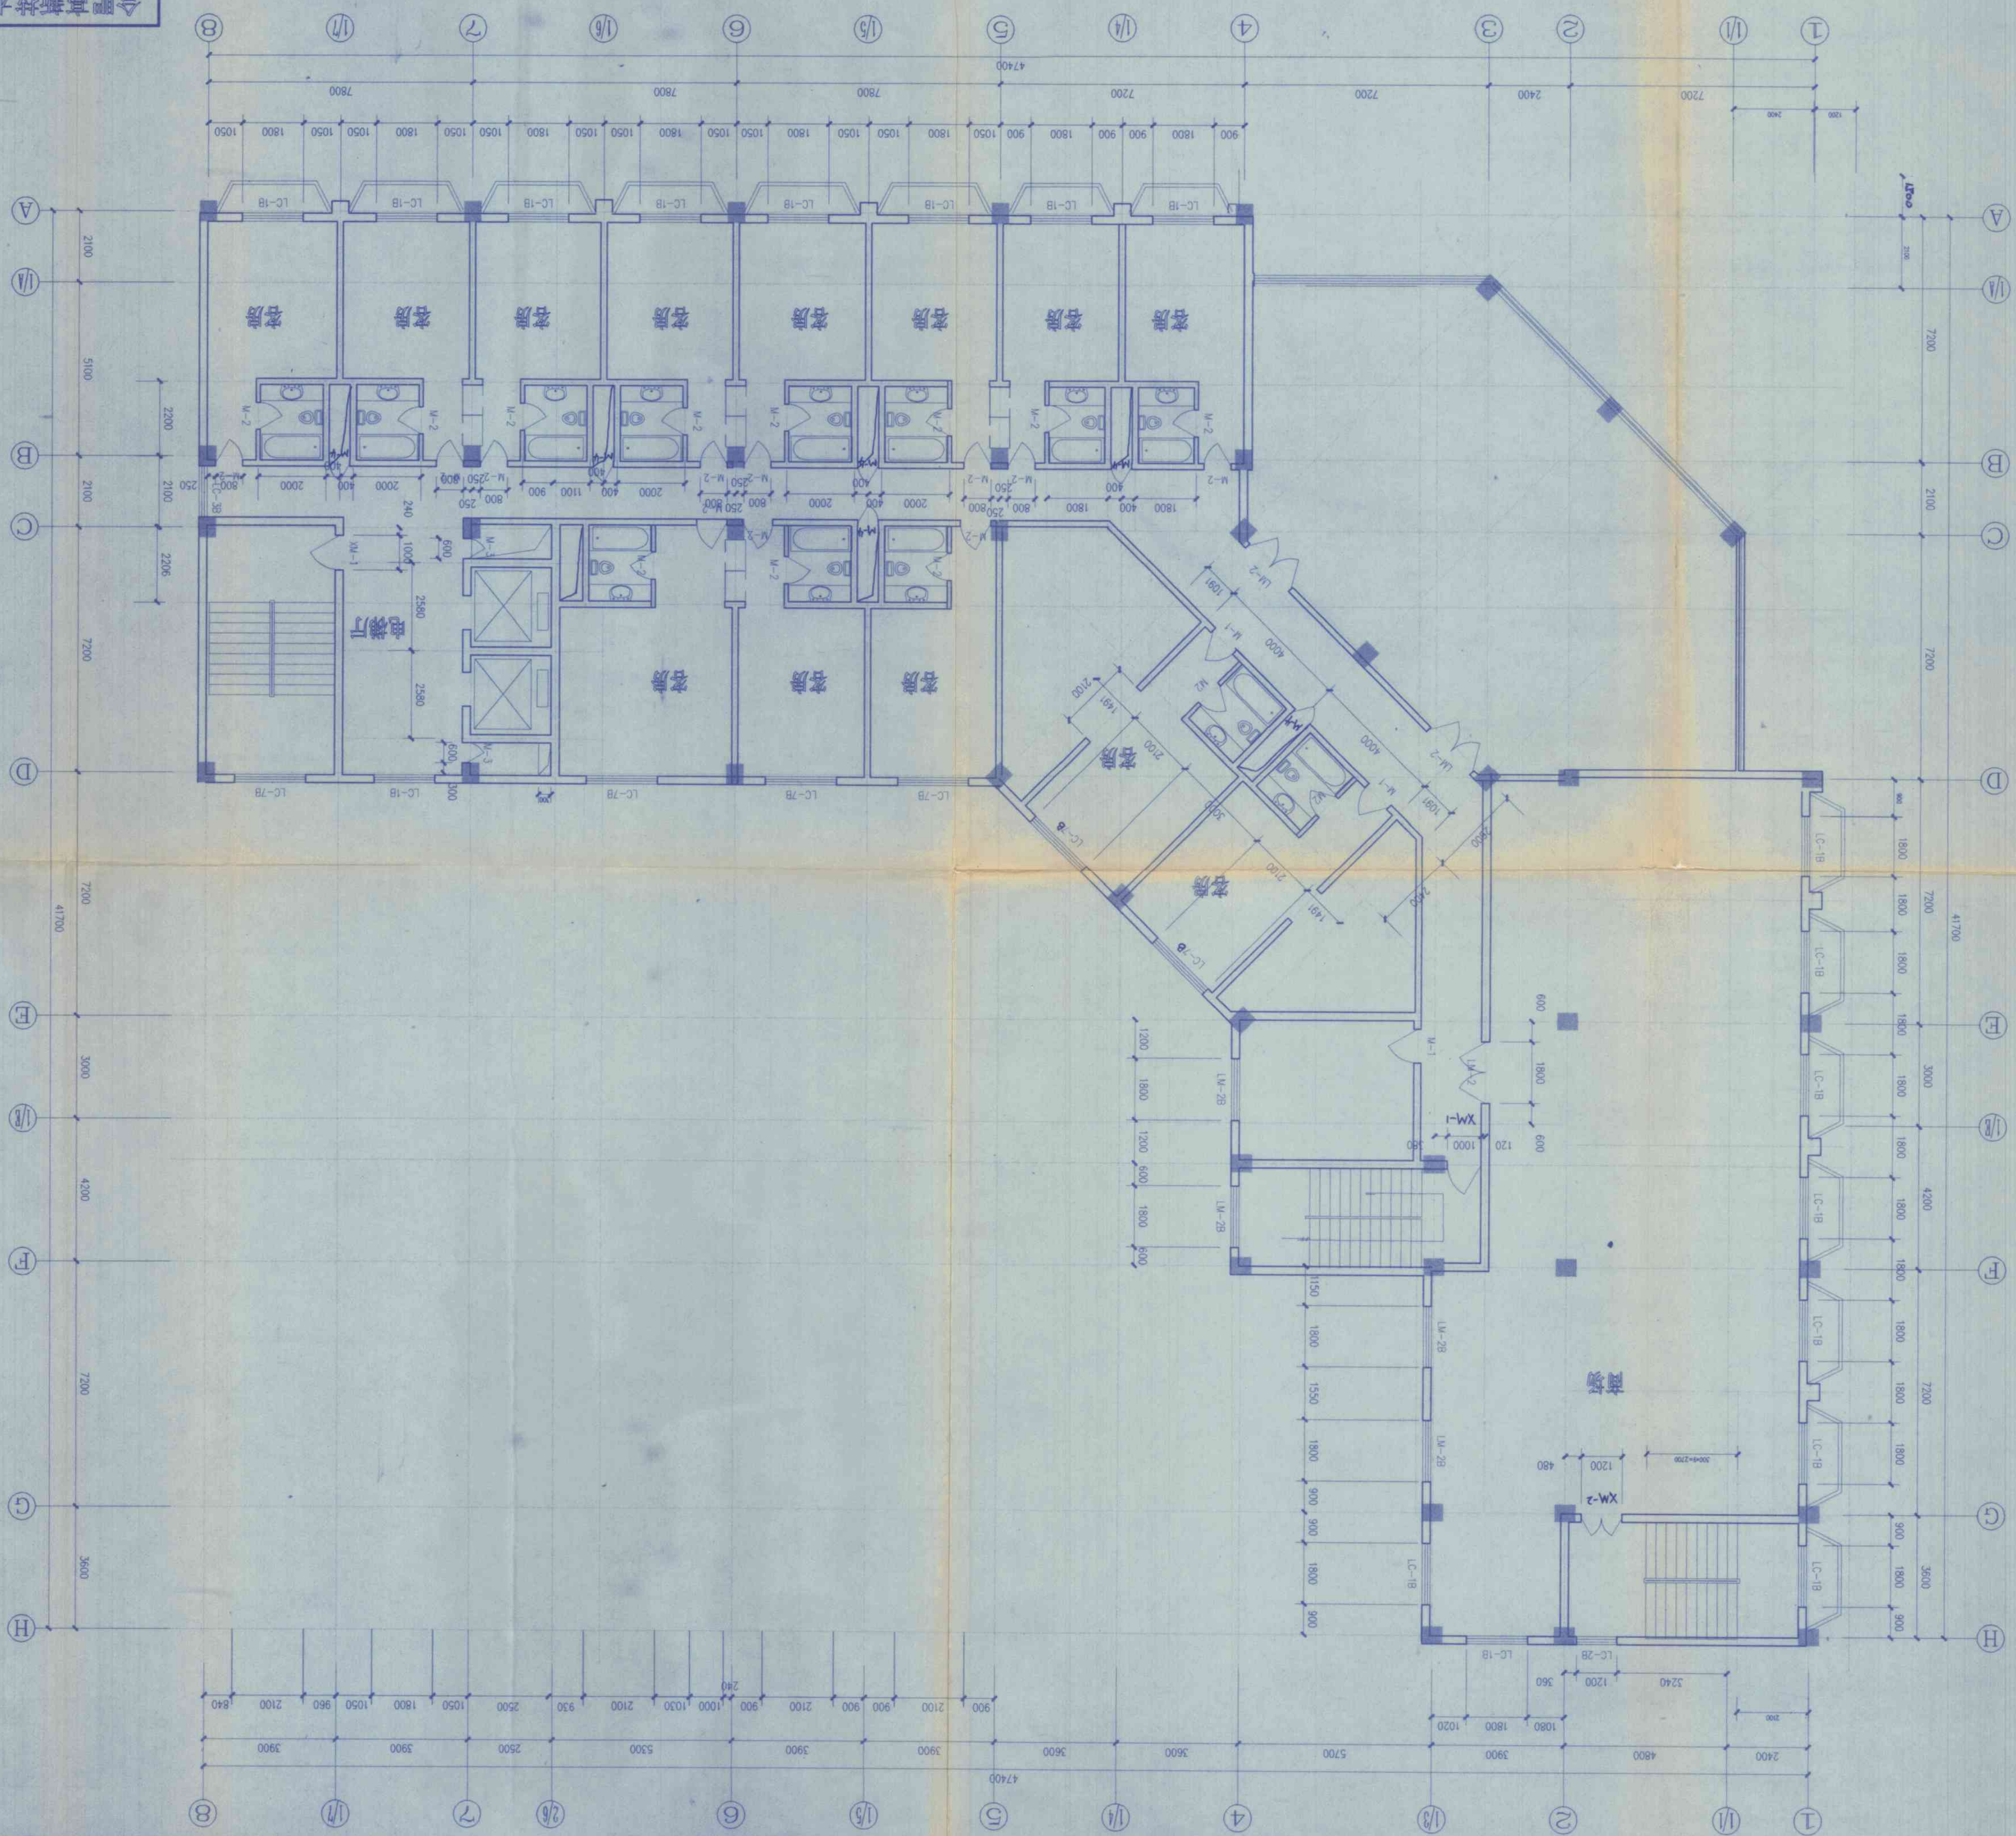

興業第一

0011

[illegible]

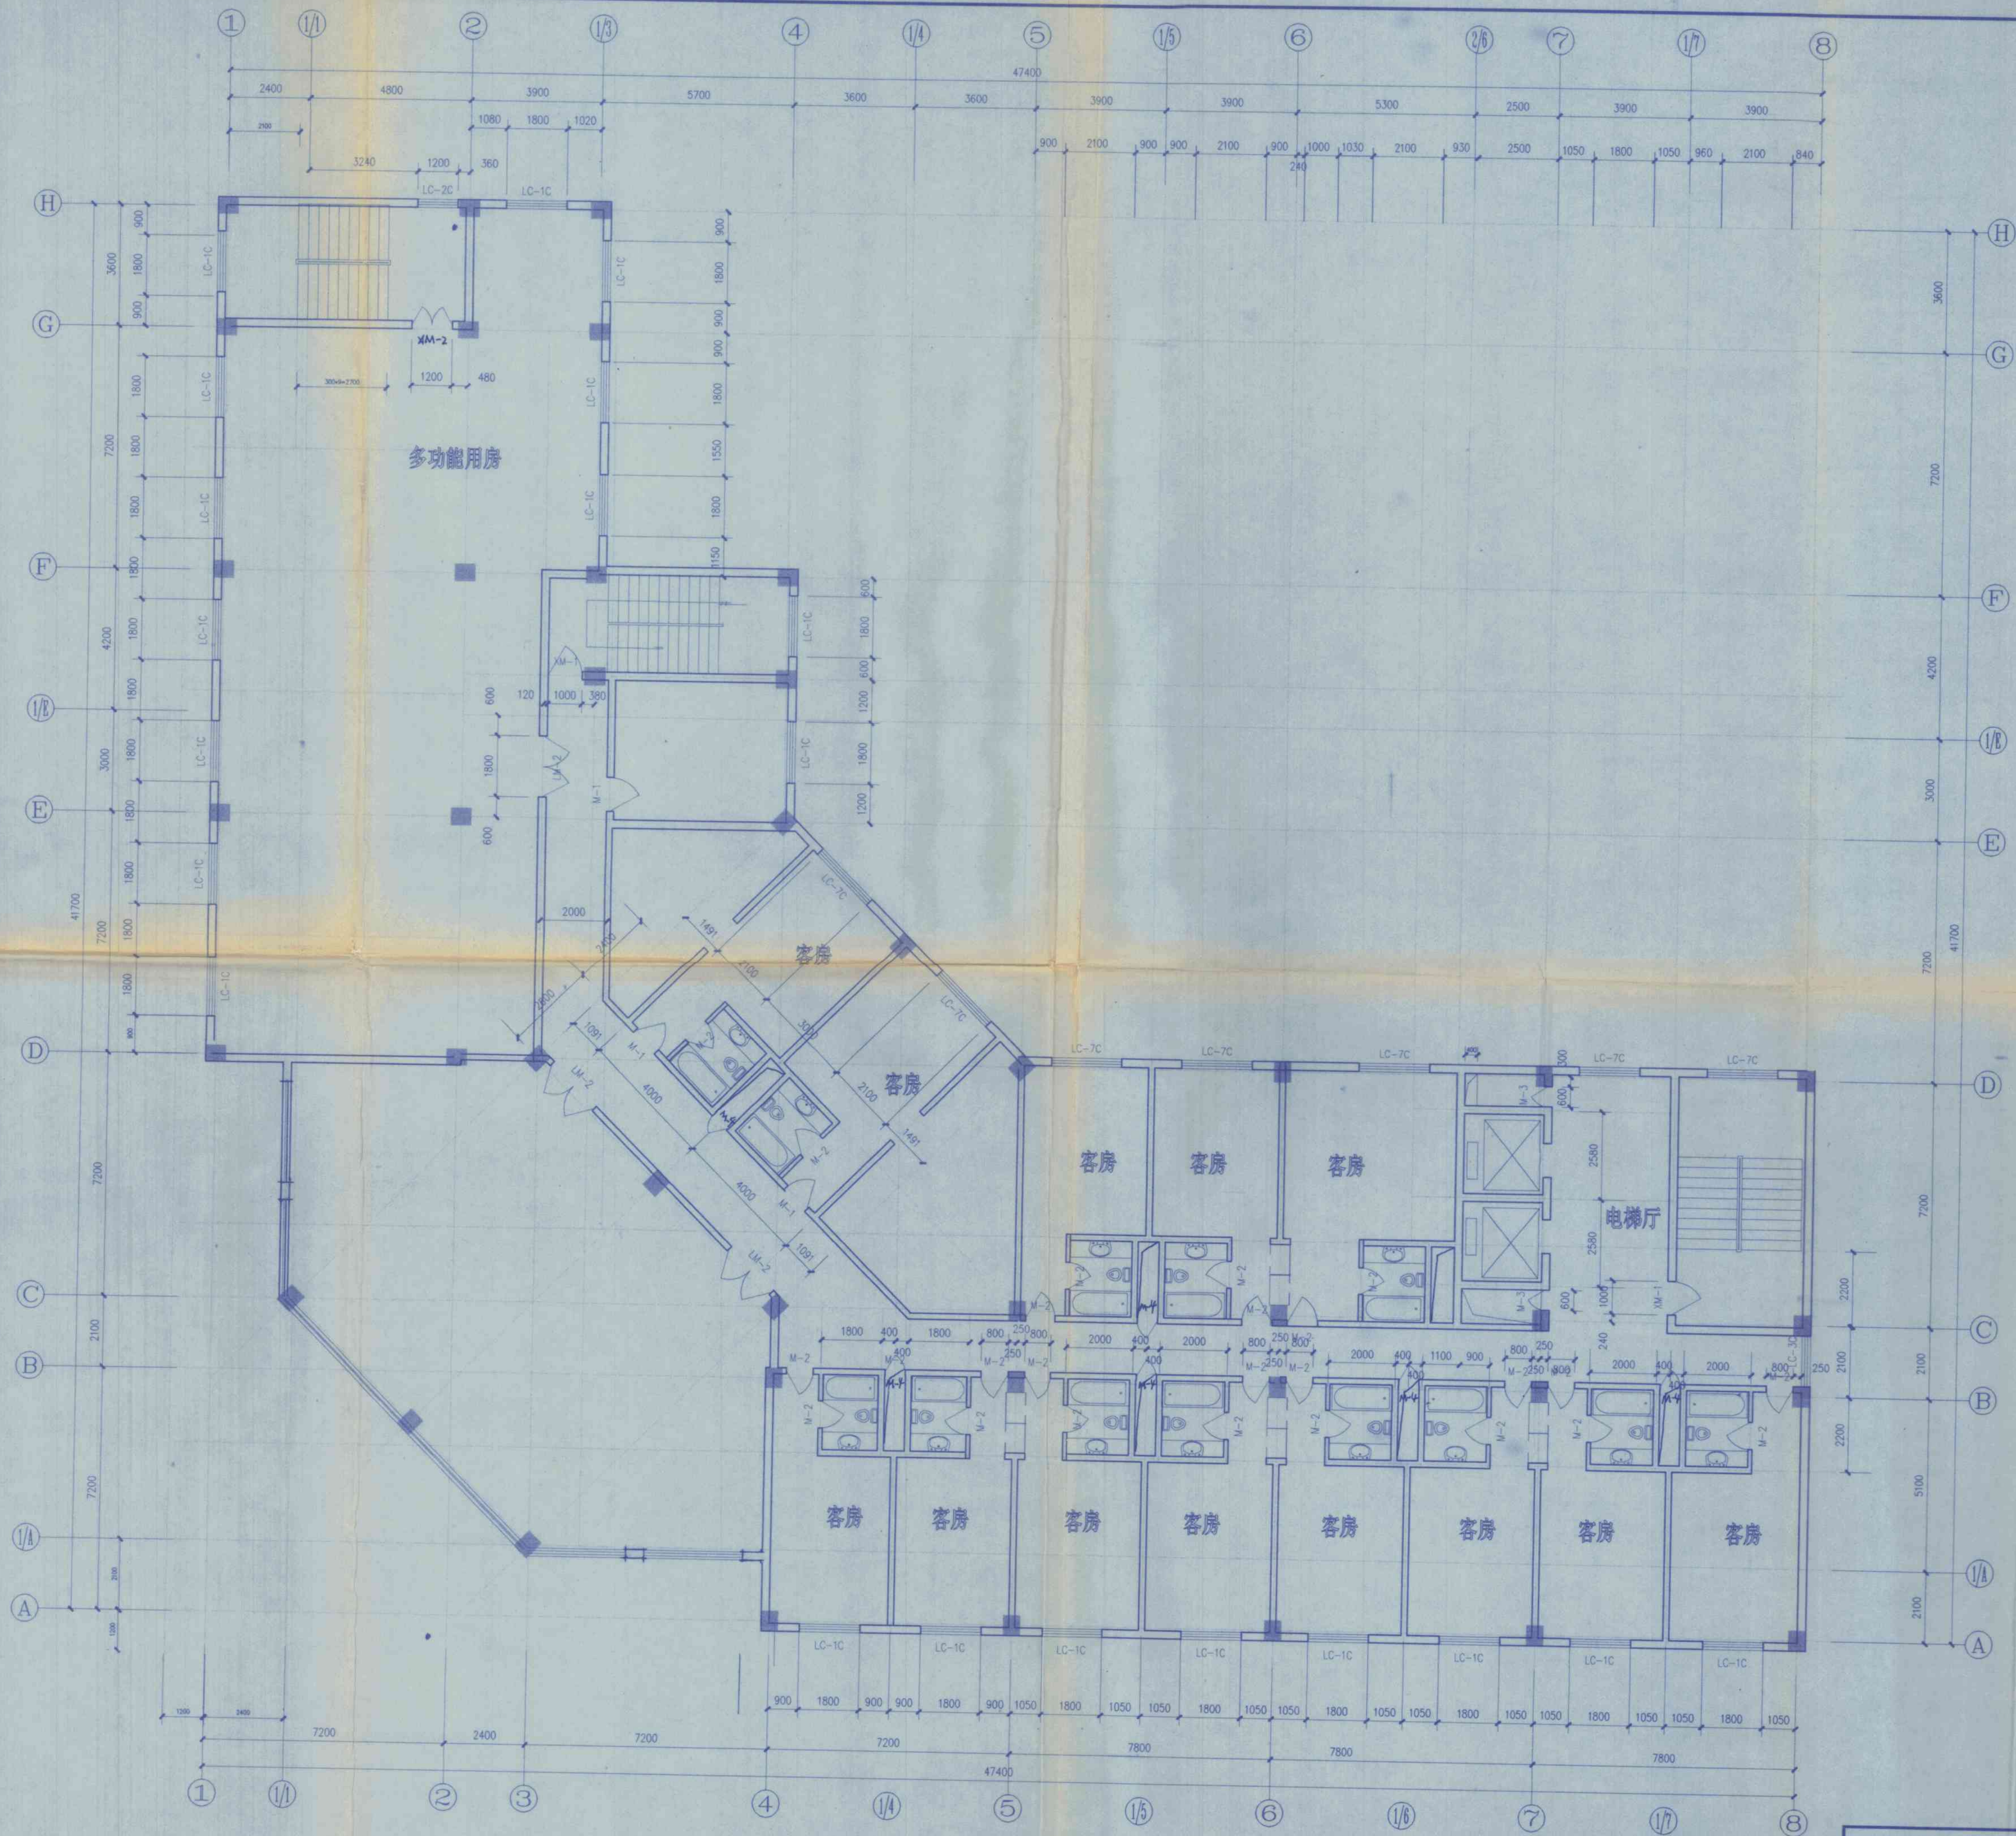


合肥高新技术产业开发区城建设计院		工程编号	98027
建设单位	城东乡信用社	图名	七层平面
子项名称	东城大厦	日期	1998.11
		总号	—
		图号	建施-6

审 定	项目负责	消防	给排水
审 核	工种负责	防 筑	电 气
校 对	设计制图	构	通

屋顶平面 1:100

合肥高新技术产业开发区城市建设院		工程编号	98027	
建设单位	城东乡信用社	图 屋 顶 平 面	日 期	1998.11
项目名称	东城大厦		总 号	总 一
			图 号	建施—7

给排水	暖通	电气	结构	装饰	其他
项目	专业	工种	姓名	日期	备注
审核	设计	校对	制图	审核	审批
单位	姓名	日期	备注	审批	审批

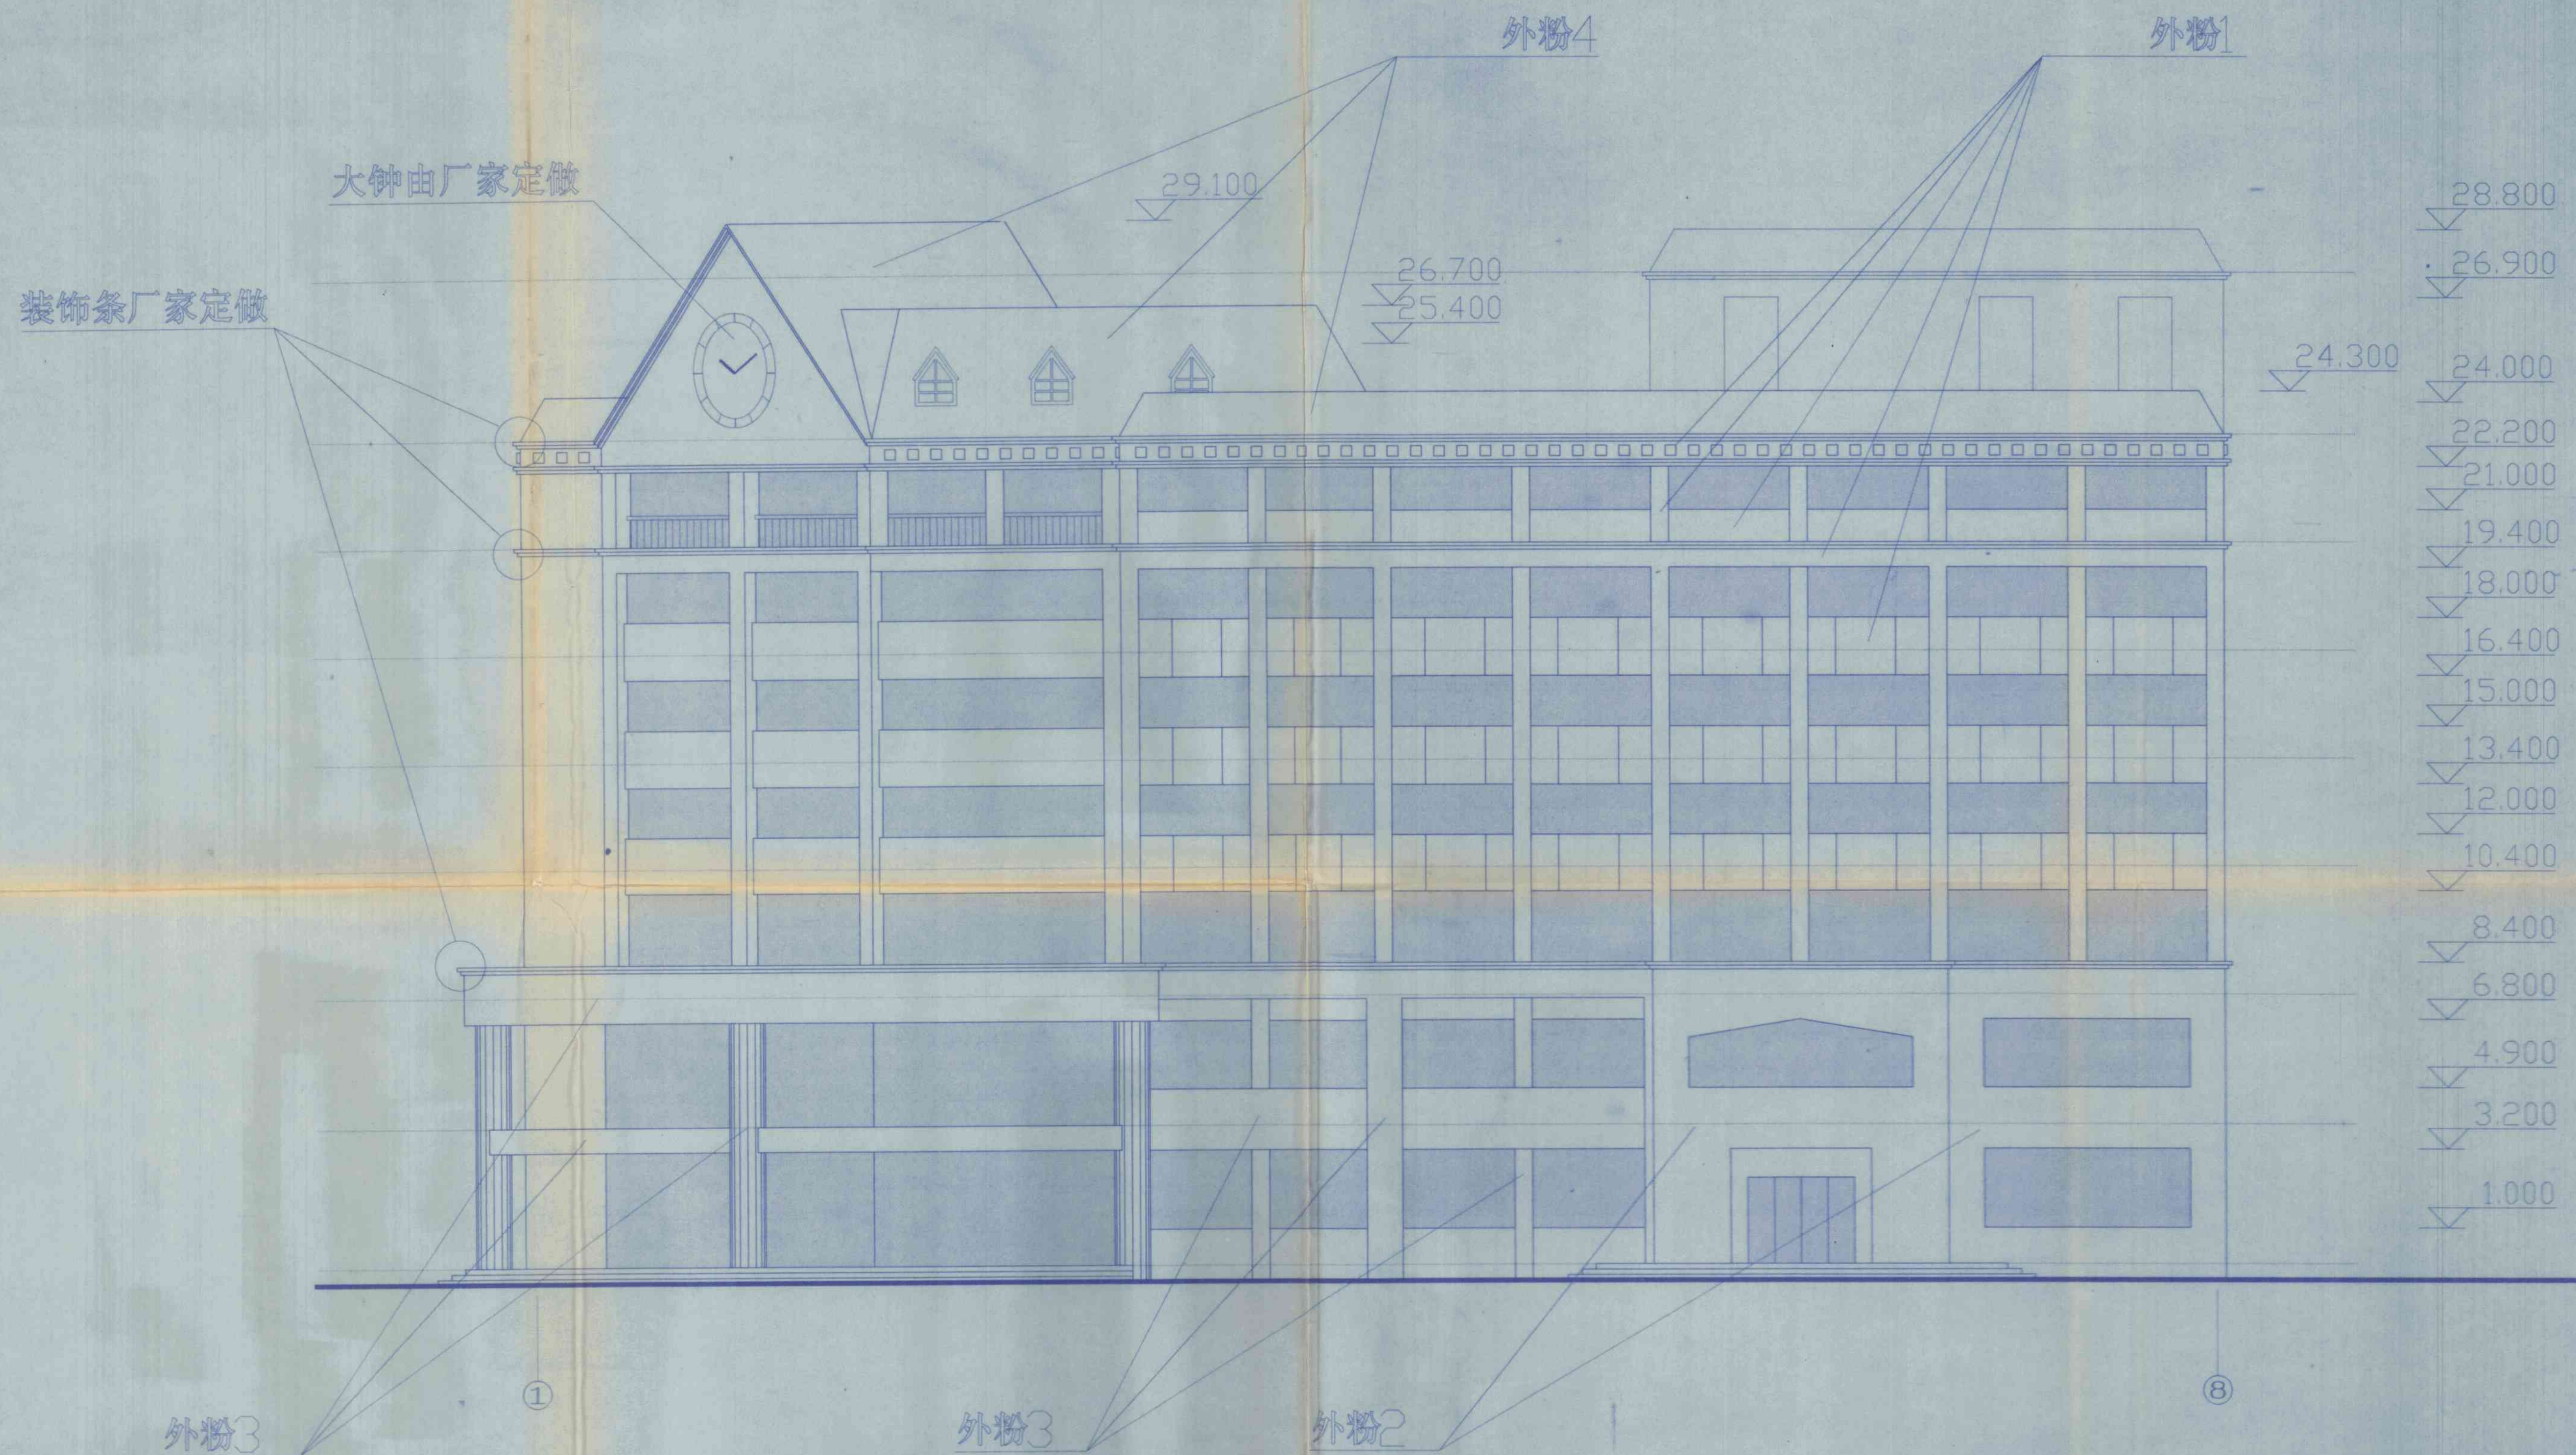


南立面 1:100


合肥高新技术产业开发区建筑设计院			工程编号	98027
建设单位	城东乡信用社	图	日期	1998.11
子项名称	东城大厦	名	总号	—
			图号	建施—8

给排水	暖通	防结	结构	设计	审核	校核	审批
通	气	电	暖	水	电	暖	水
电	暖	水	电	暖	水	电	暖
暖	水	电	暖	水	电	暖	水
水	电	暖	水	电	暖	水	电
电	暖	水	电	暖	水	电	暖
暖	水	电	暖	水	电	暖	水
水	电	暖	水	电	暖	水	电
电	暖	水	电	暖	水	电	暖
暖	水	电	暖	水	电	暖	水

工程编号	98027	日期	1998.11	图号	总图	图名	西立面
建设单位	合肥市高新技术开发区城市建设设计院	设计单位	合肥市高新技术开发区城市建设设计院	设计人	王强	审核人	王强
子项名称	东大门	图名	西立面	图号	总图	图名	西立面

西立面 1:100

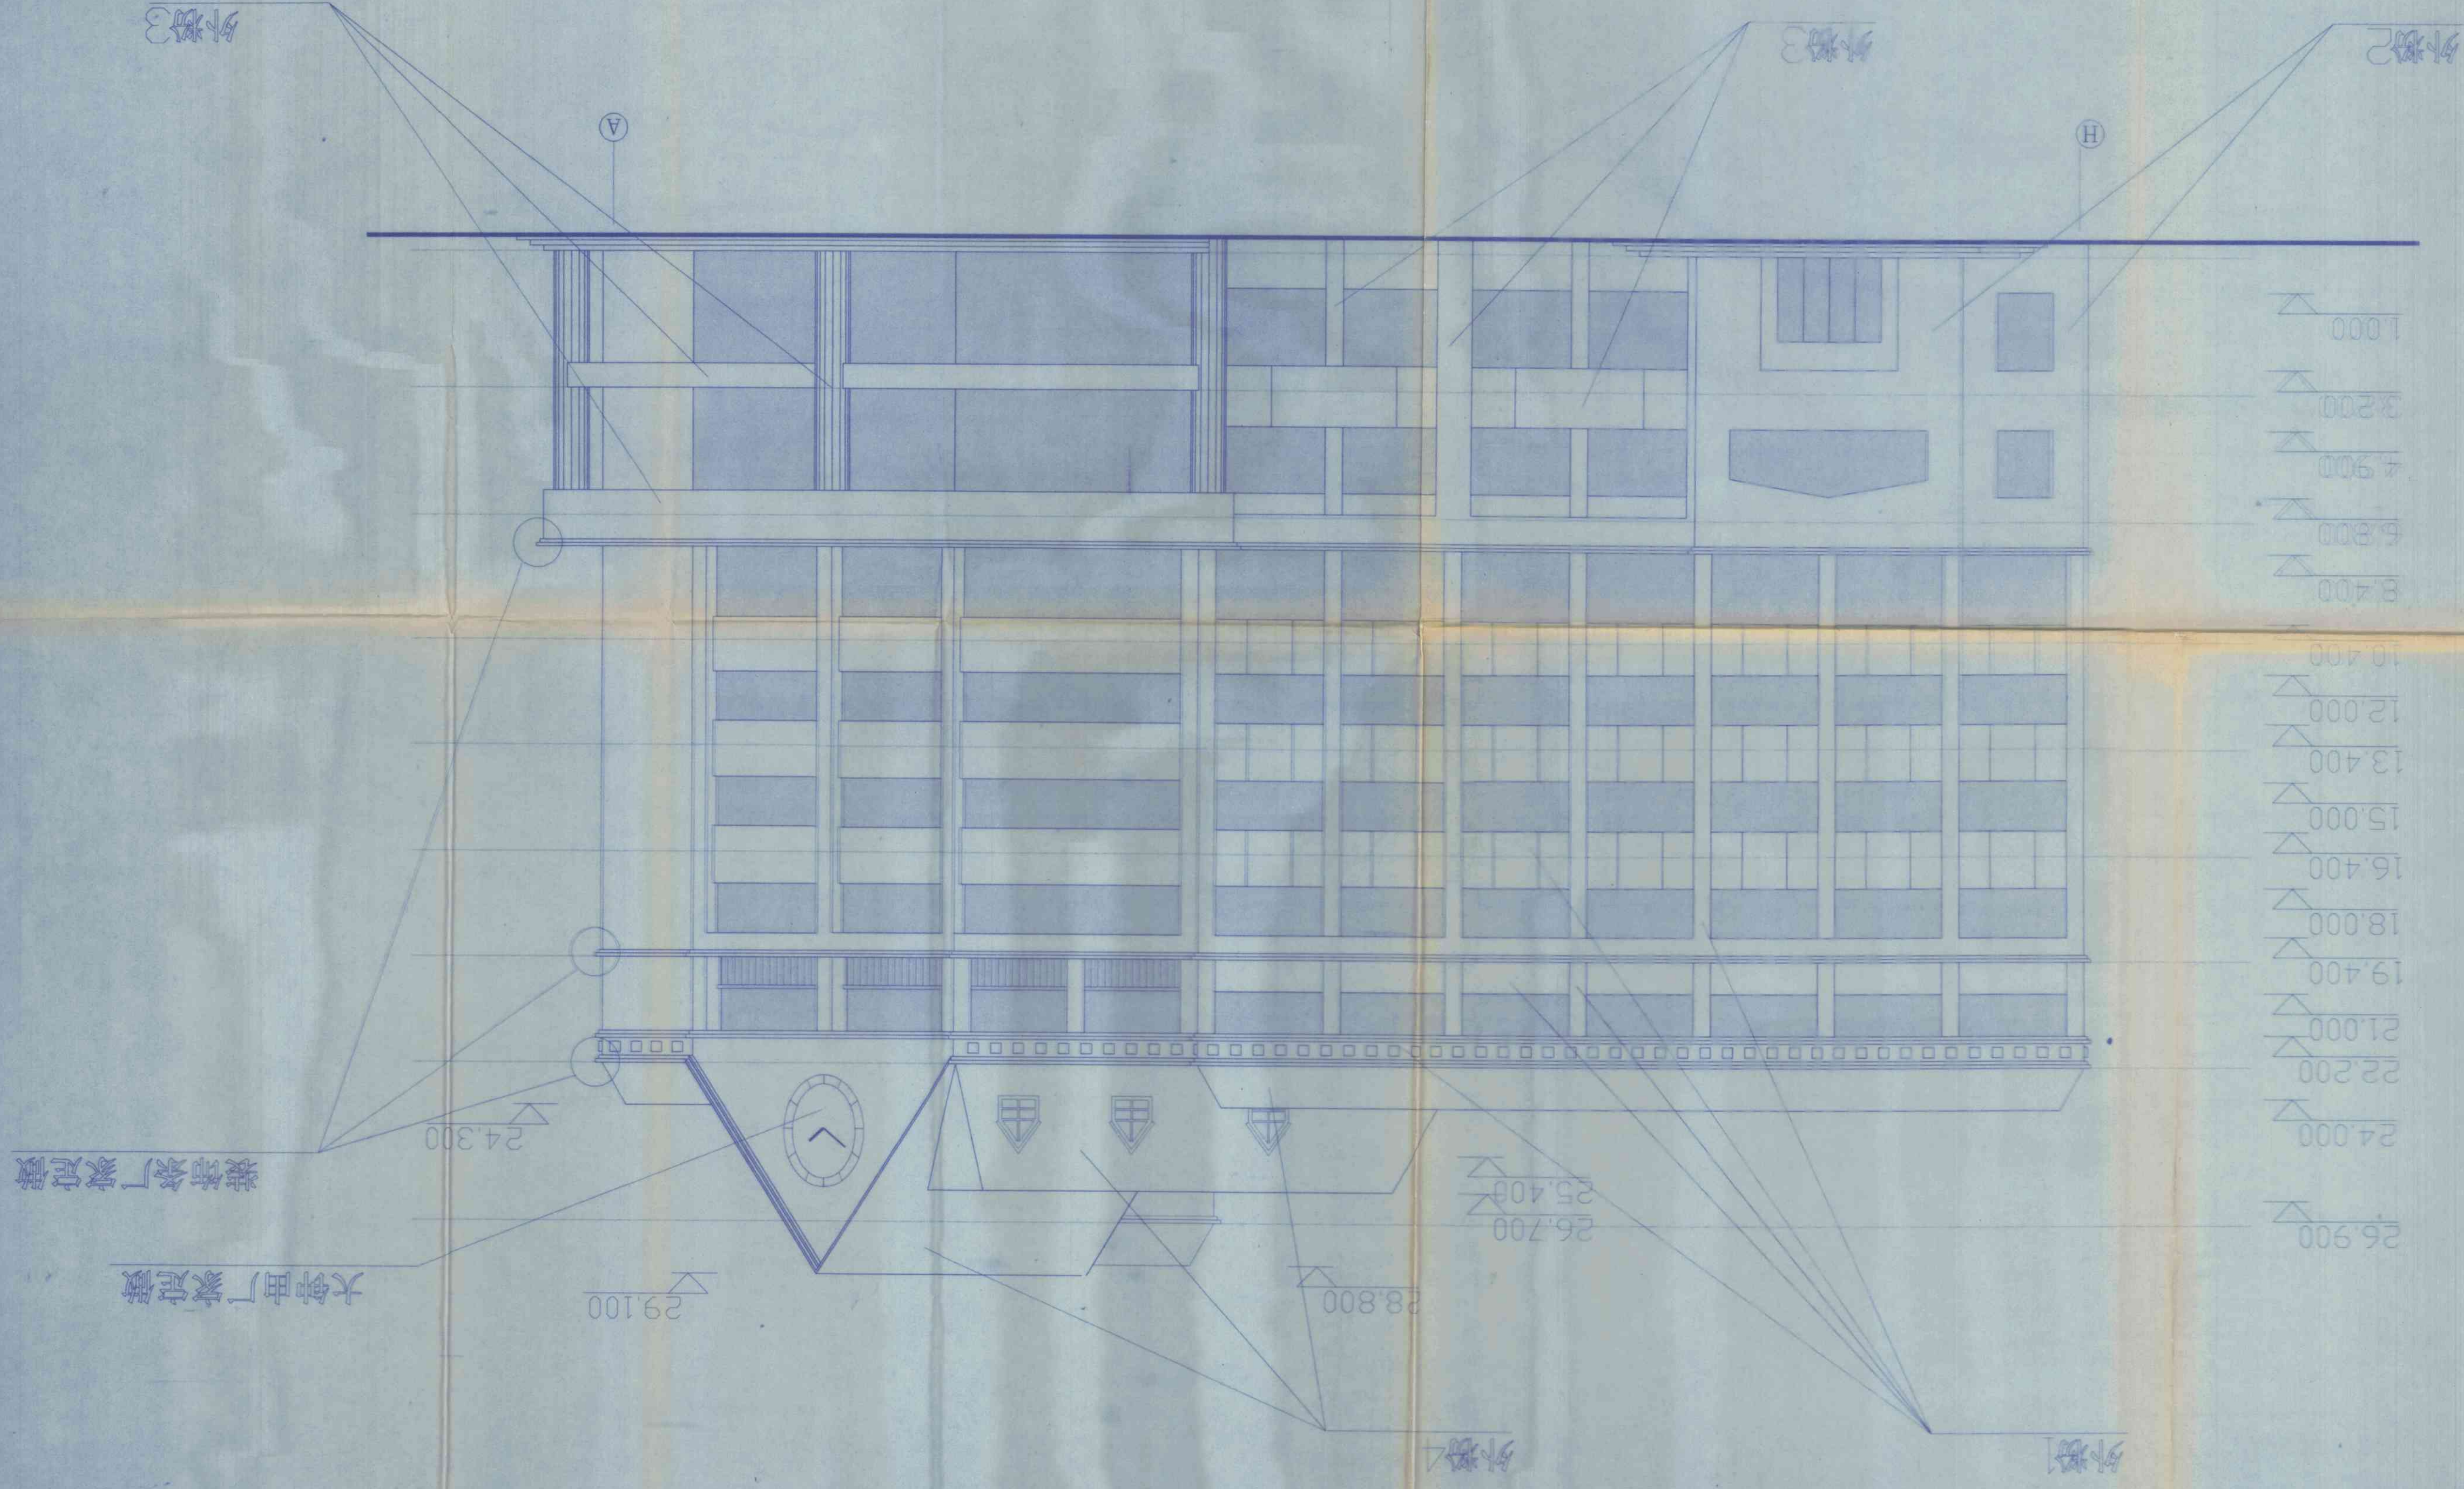

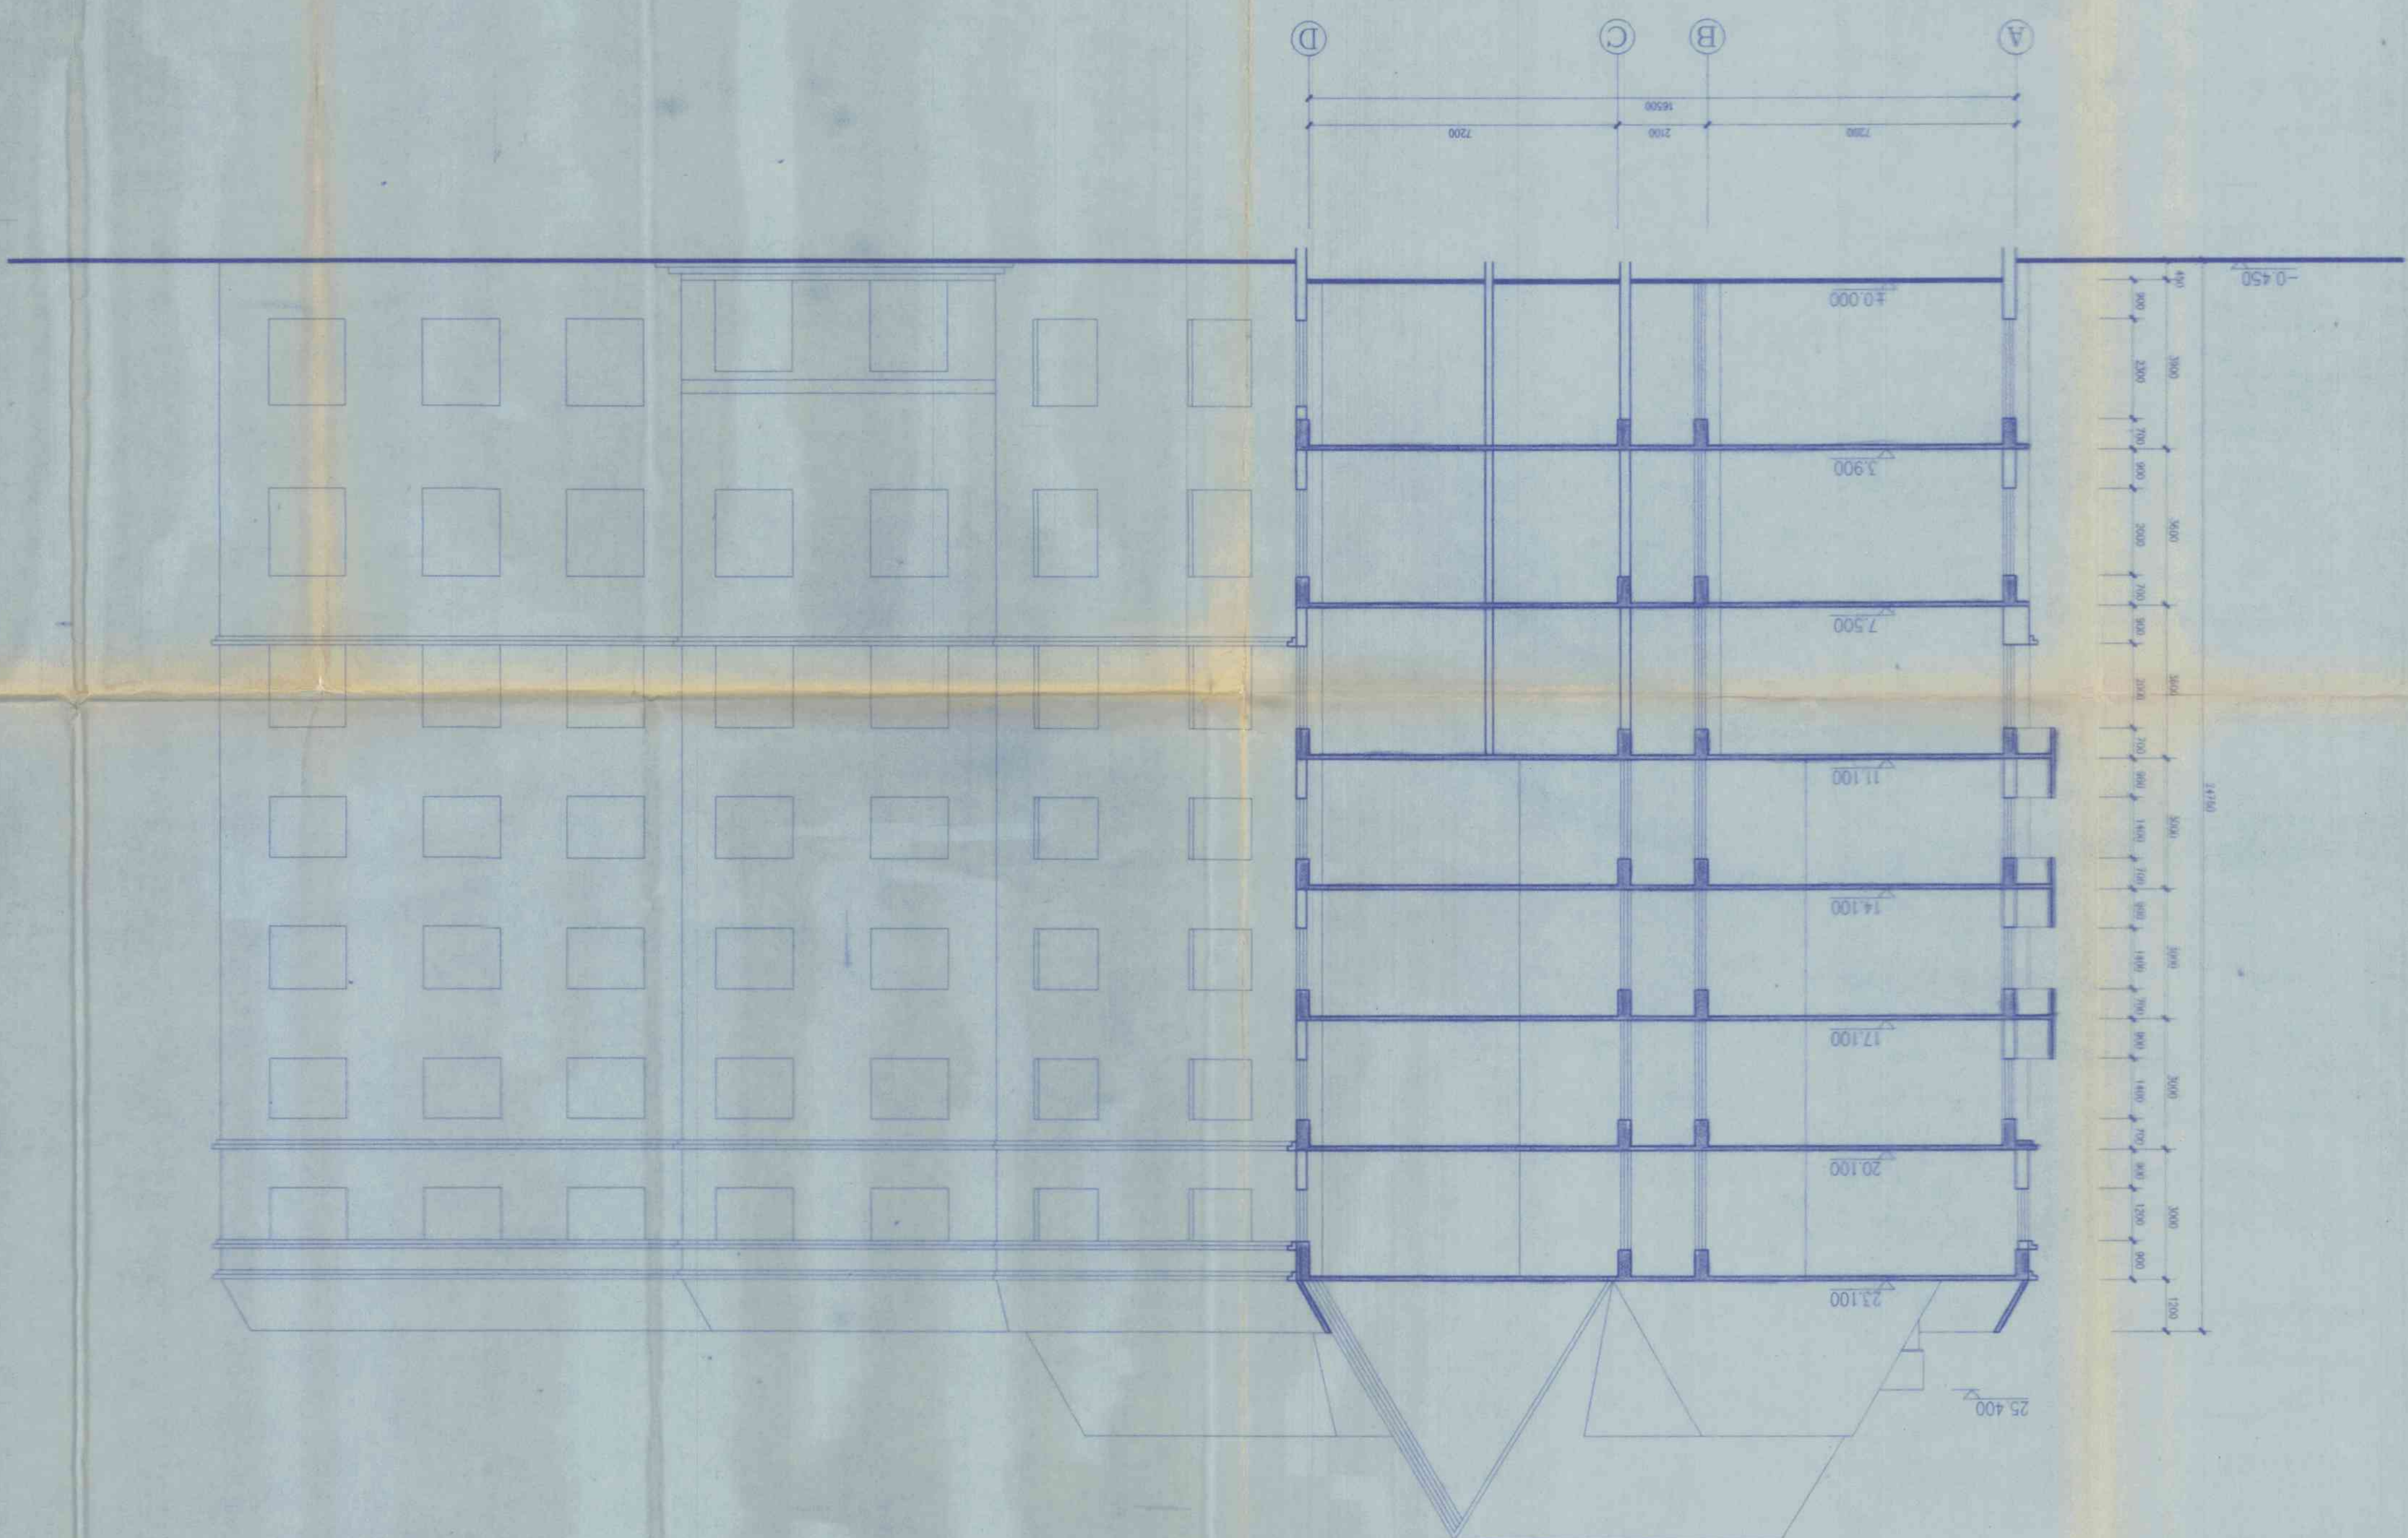[illegible]

001:1 興保 I—I



分類	圖書	圖號	98027
著者	日語	日期	1998.11
刊行者	紅印	頁數	—
冊數	4冊	附註	海藏—10

This architectural drawing is a vertical section of a building, showing the internal structure, floor levels, and room layouts. The drawing is oriented vertically on the page.


Key Features and Dimensions:

- Overall Height:** The total height of the building is indicated as 24750 on the right side.
- Floor Levels:** The drawing shows several floor levels with elevations marked on the right side:
 - ±0.000 (Ground level)
 - 3.900
 - 7.500
 - 11.100
 - 14.100
 - 17.100
 - 20.100
 - 23.100
 - 25.400 (Roof level)
- Room Layouts:** The drawing shows various rooms, including a large hall or auditorium at the top, and several smaller rooms or offices below. The layout is symmetrical around a central vertical axis.
- Dimensions:** Horizontal dimensions are provided at the bottom:
 - 5700
 - 3900
 - 4800
 - 2400
 - Total width: 16800
- Section Line:** A horizontal line is drawn across the middle of the drawing, indicating the location of the section cut.
- Orientation:** The drawing is oriented vertically, with the ground level (±0.000) at the bottom.


合肥高新技术产业开发区城市建设院		工程编号	98027	
建设单位	城东乡信用社	图 II—II 剖面	日期	1998.11
子项名称	东城大厦		总号	总 —
		图号	建筑 — 11	

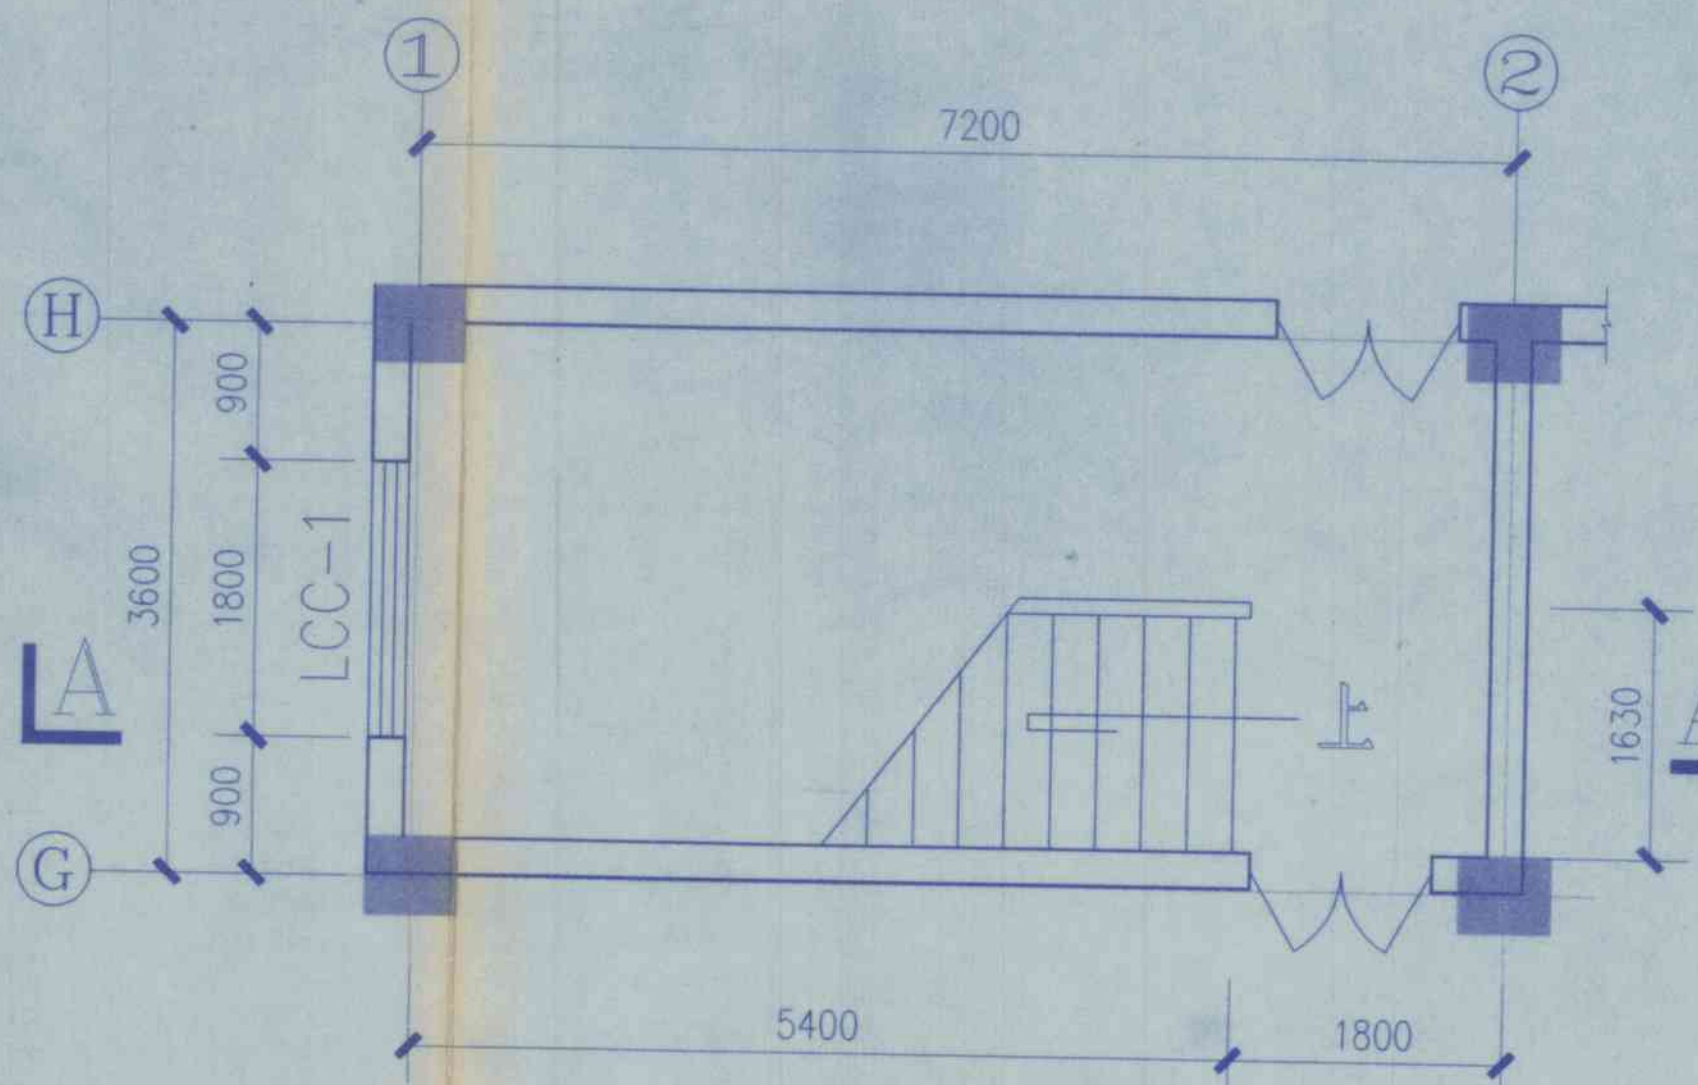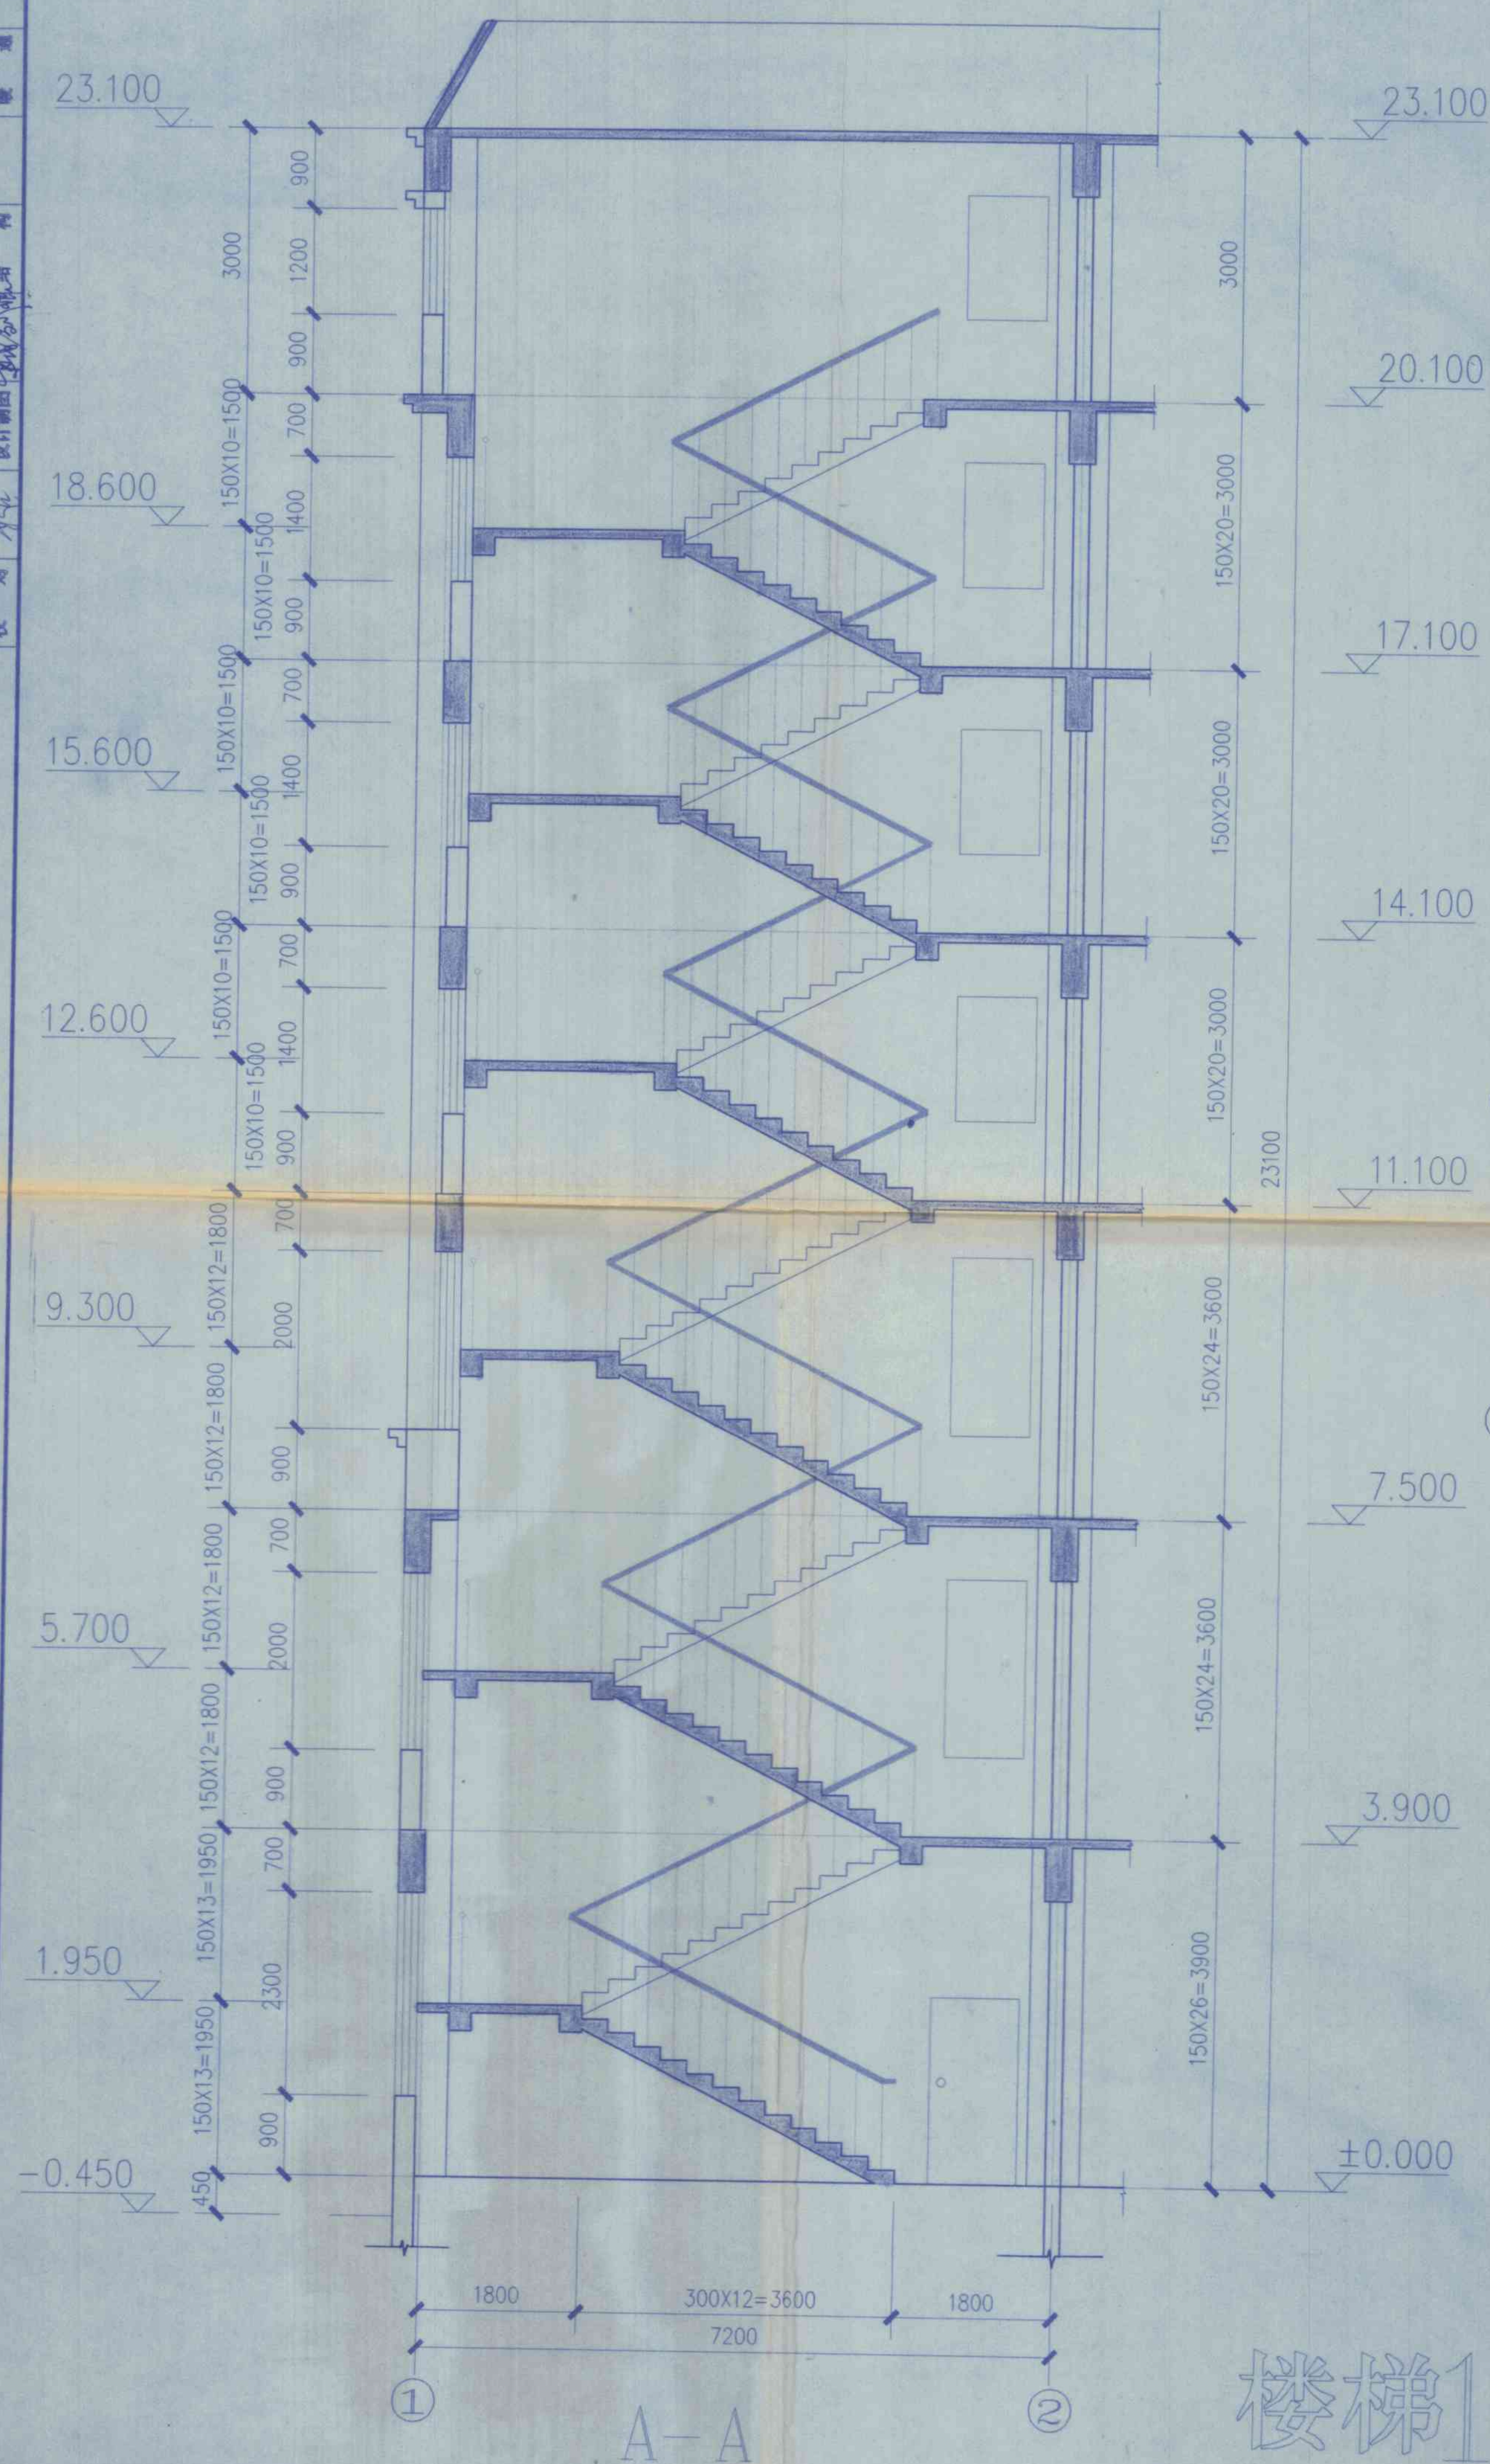


底层平面

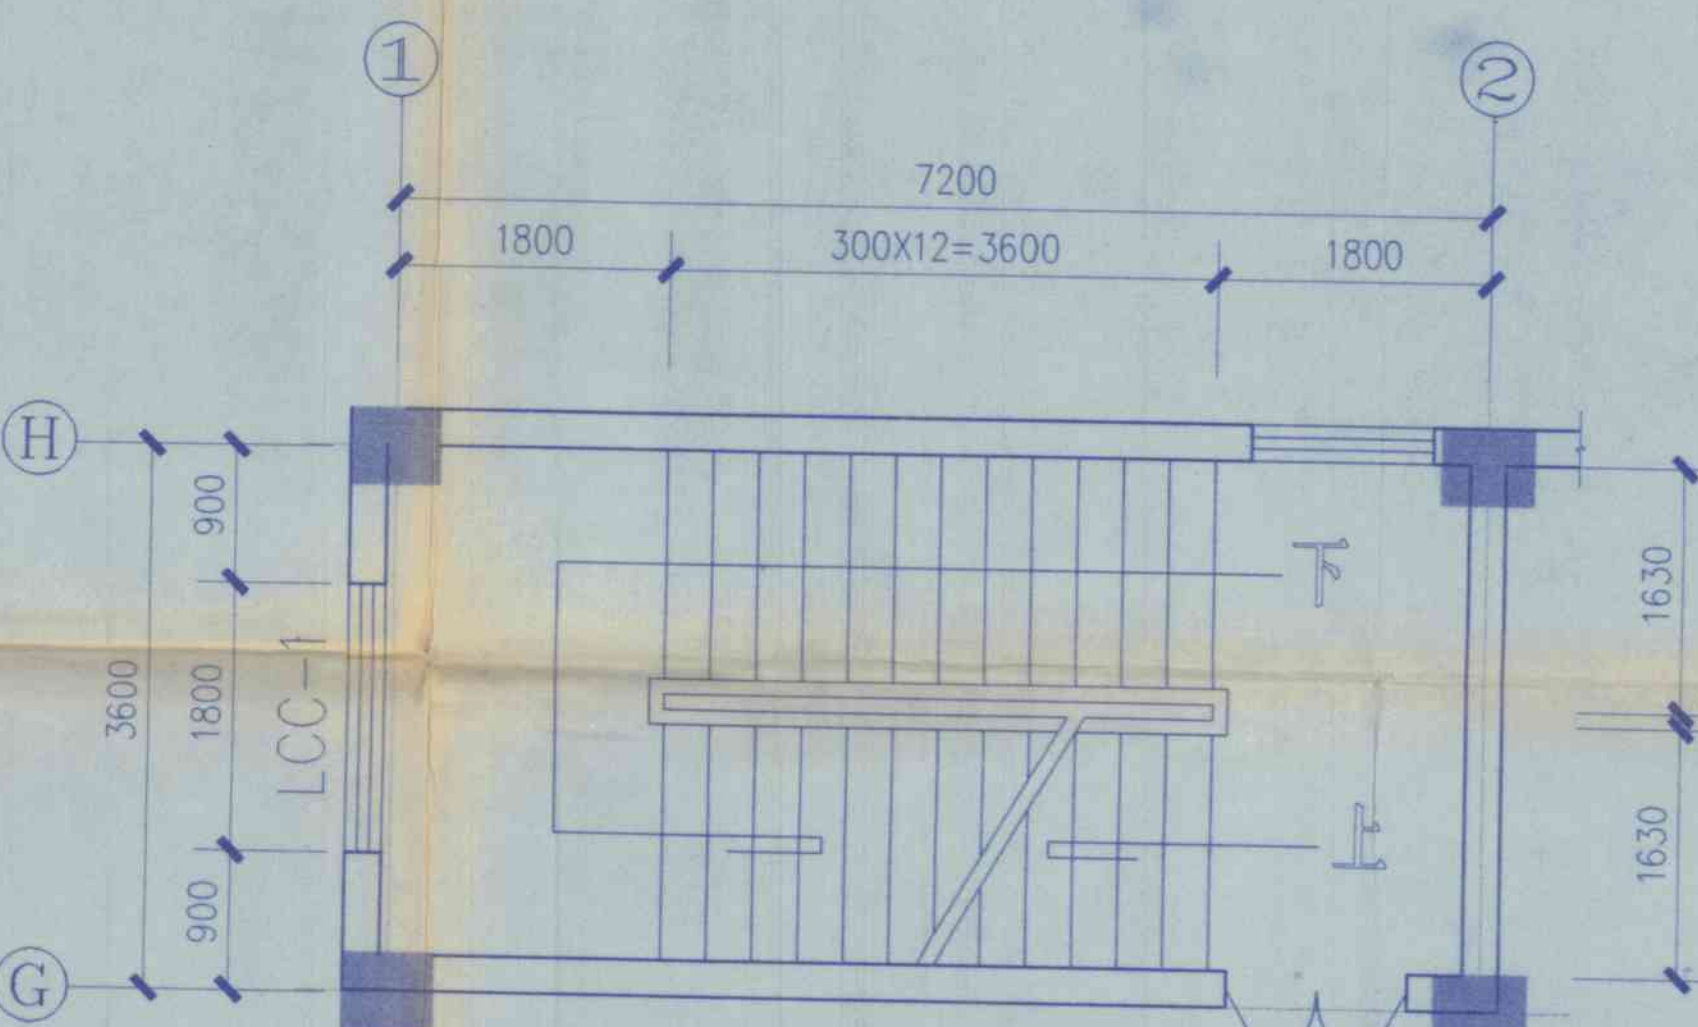


二层平面

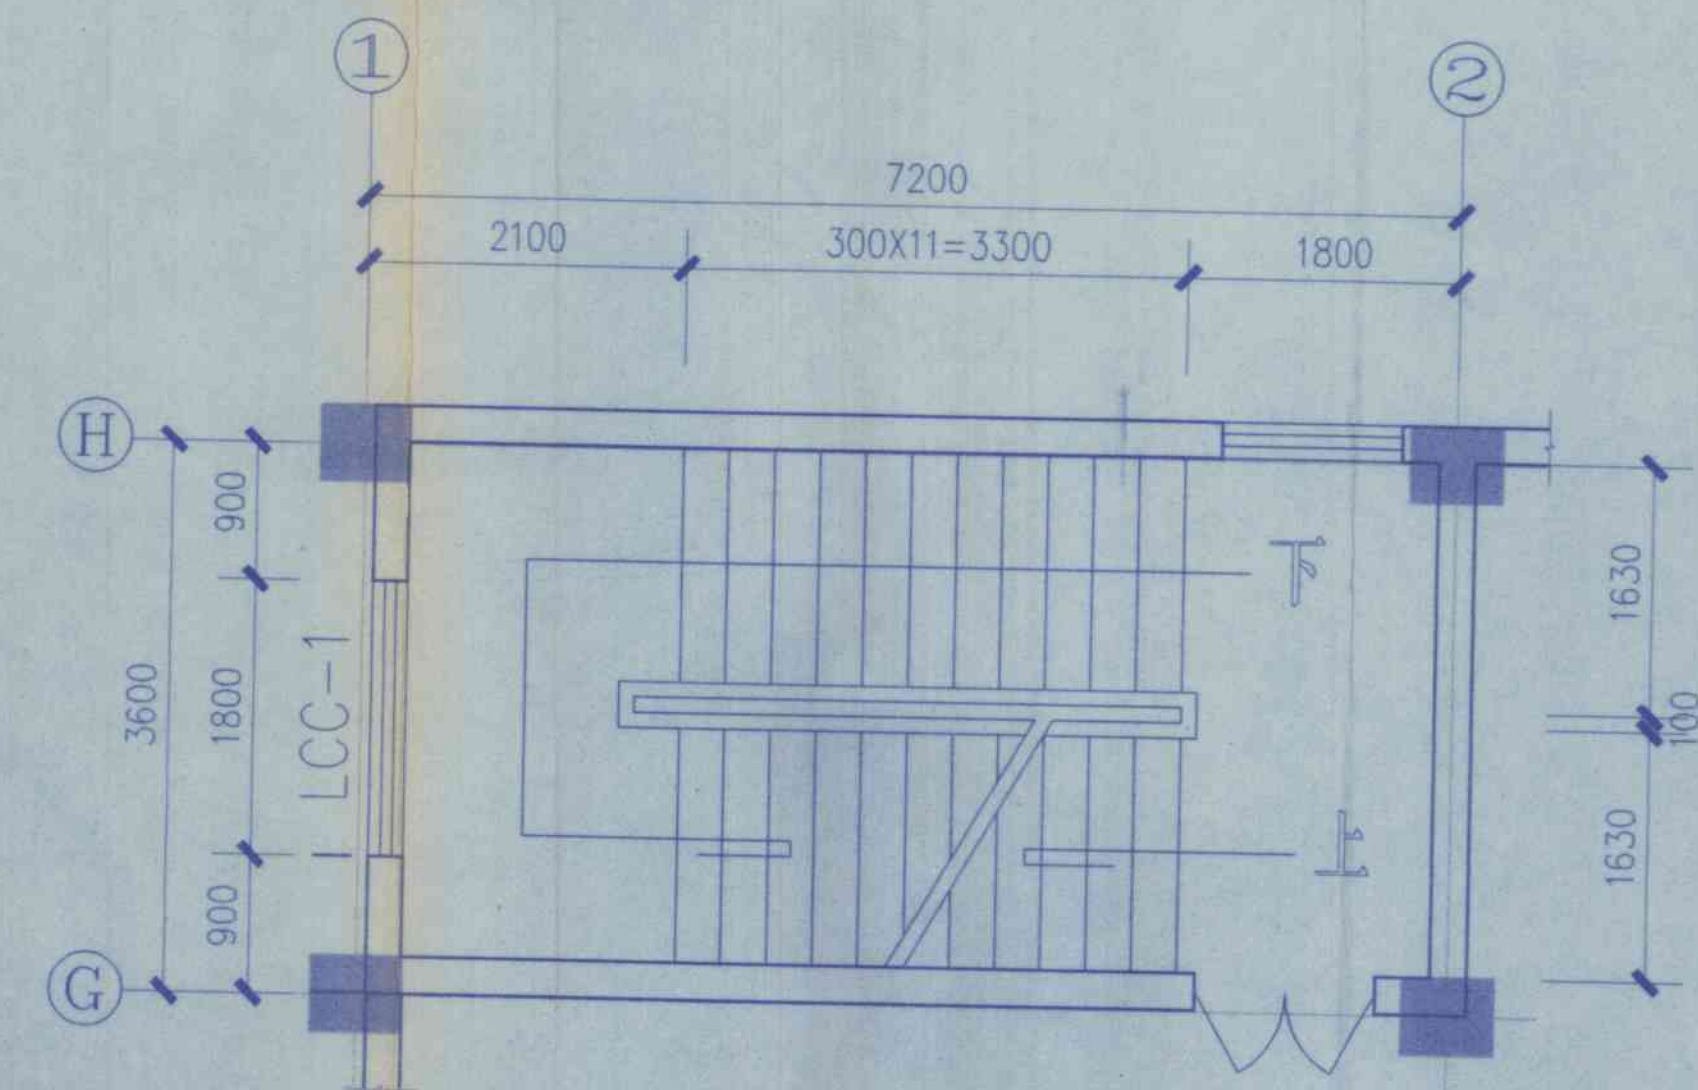

三、四层平面

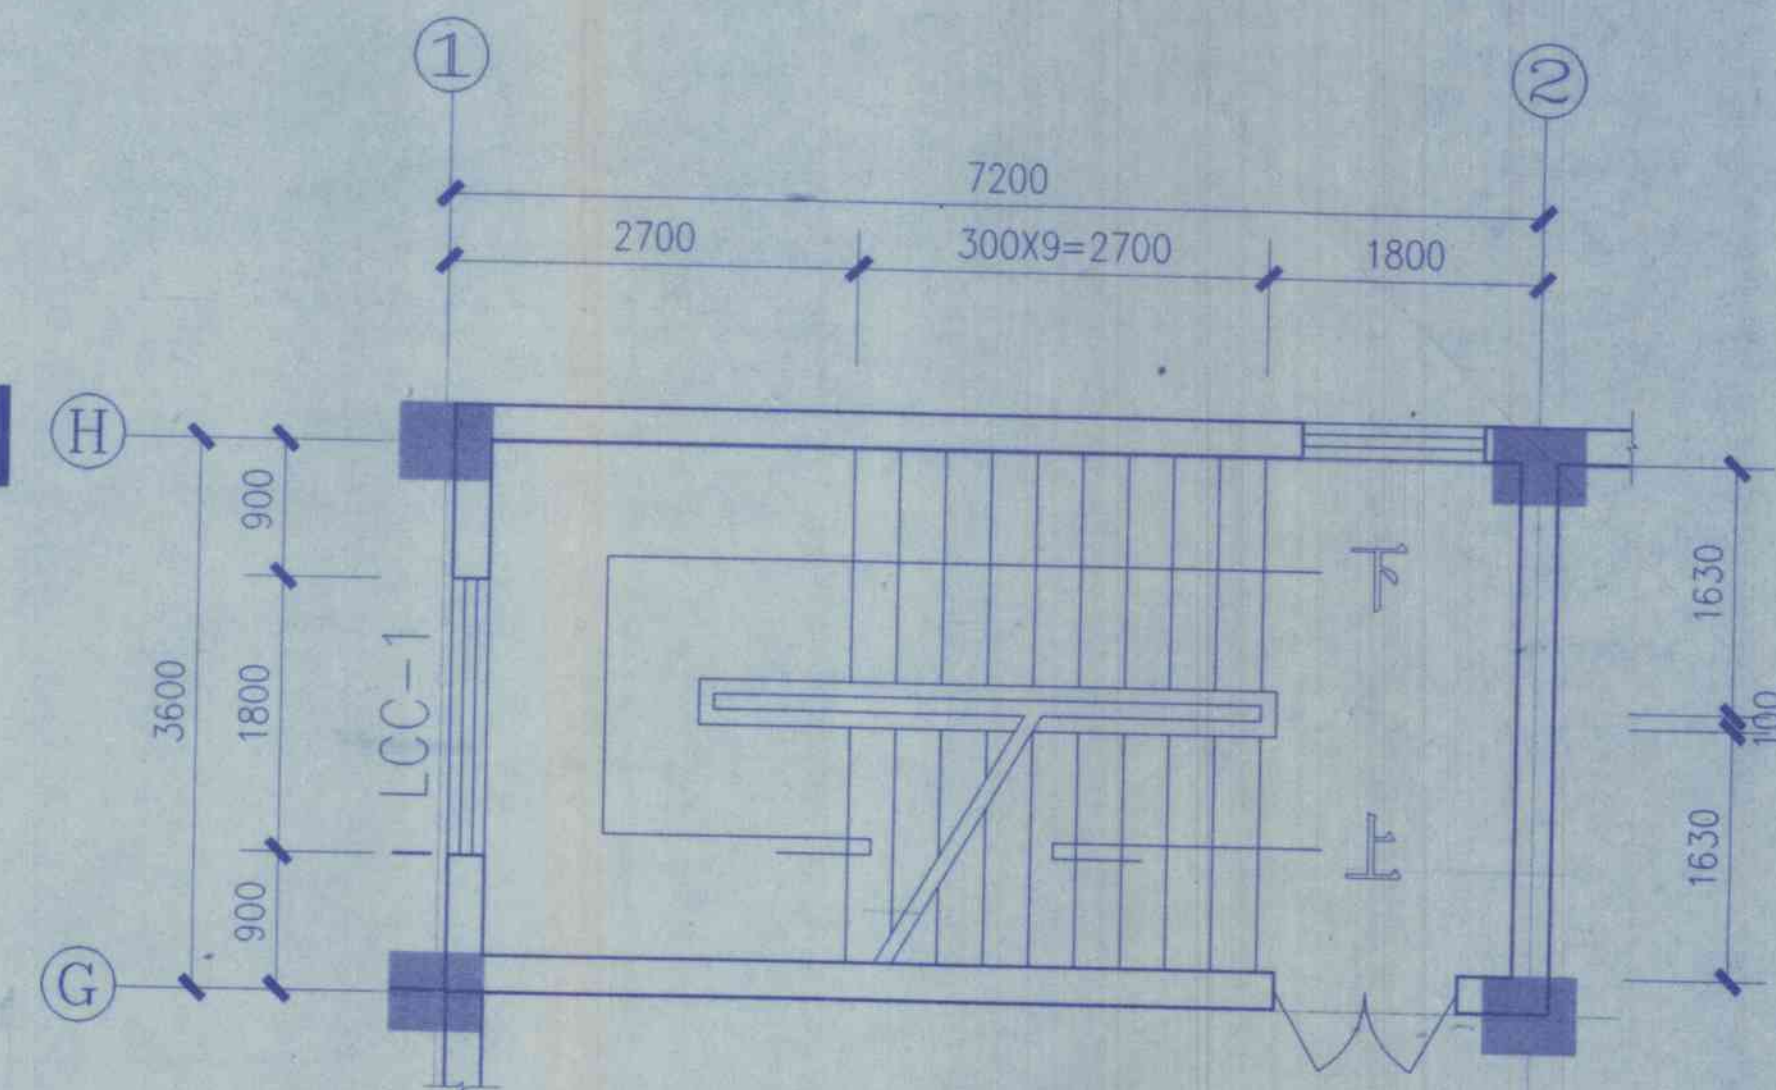

五、六层平面


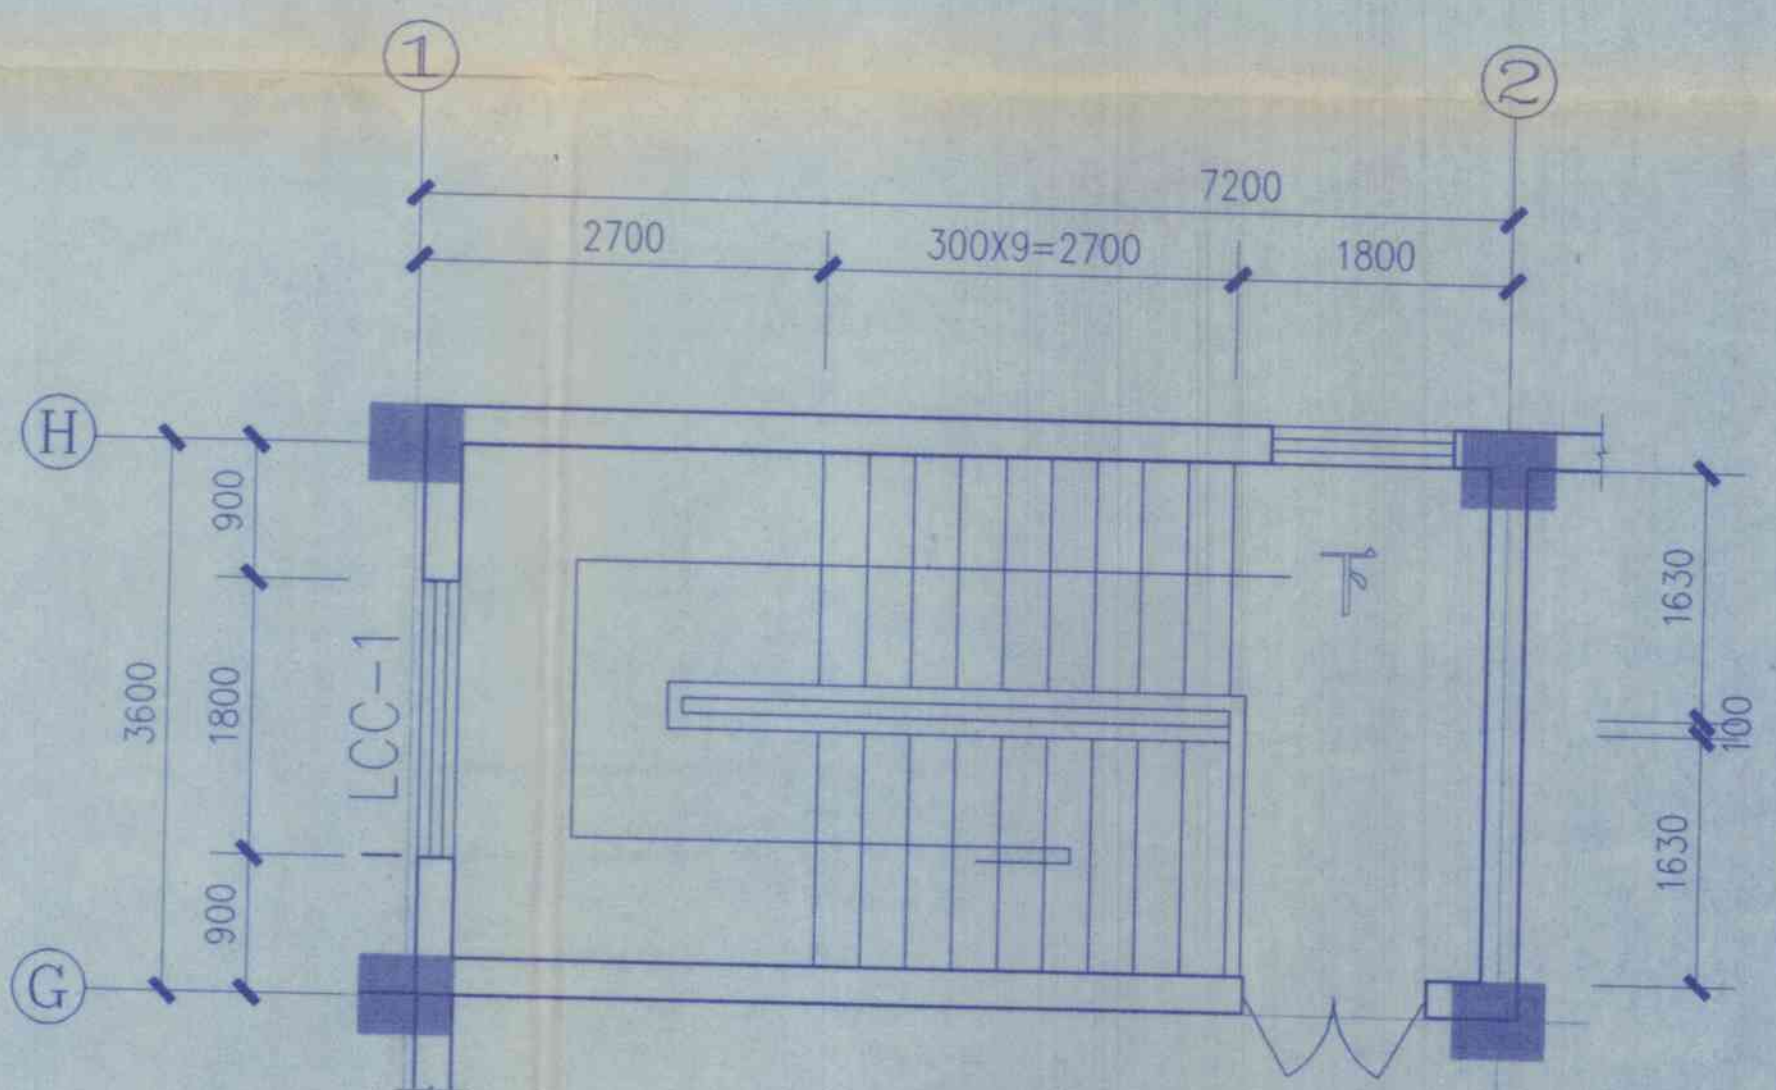


顶层平面


楼梯 1:50

合肥高新技术产业开发区建筑设计院		工程编号	98027
建设单位	城东乡信用社	图名	楼梯详图
子项名称	东城大厦	日期	1998.11
		总号	总一
		图号	建施-12


给排水
电气
暖通
消防
结构
设计
审核
校对
审核
审批

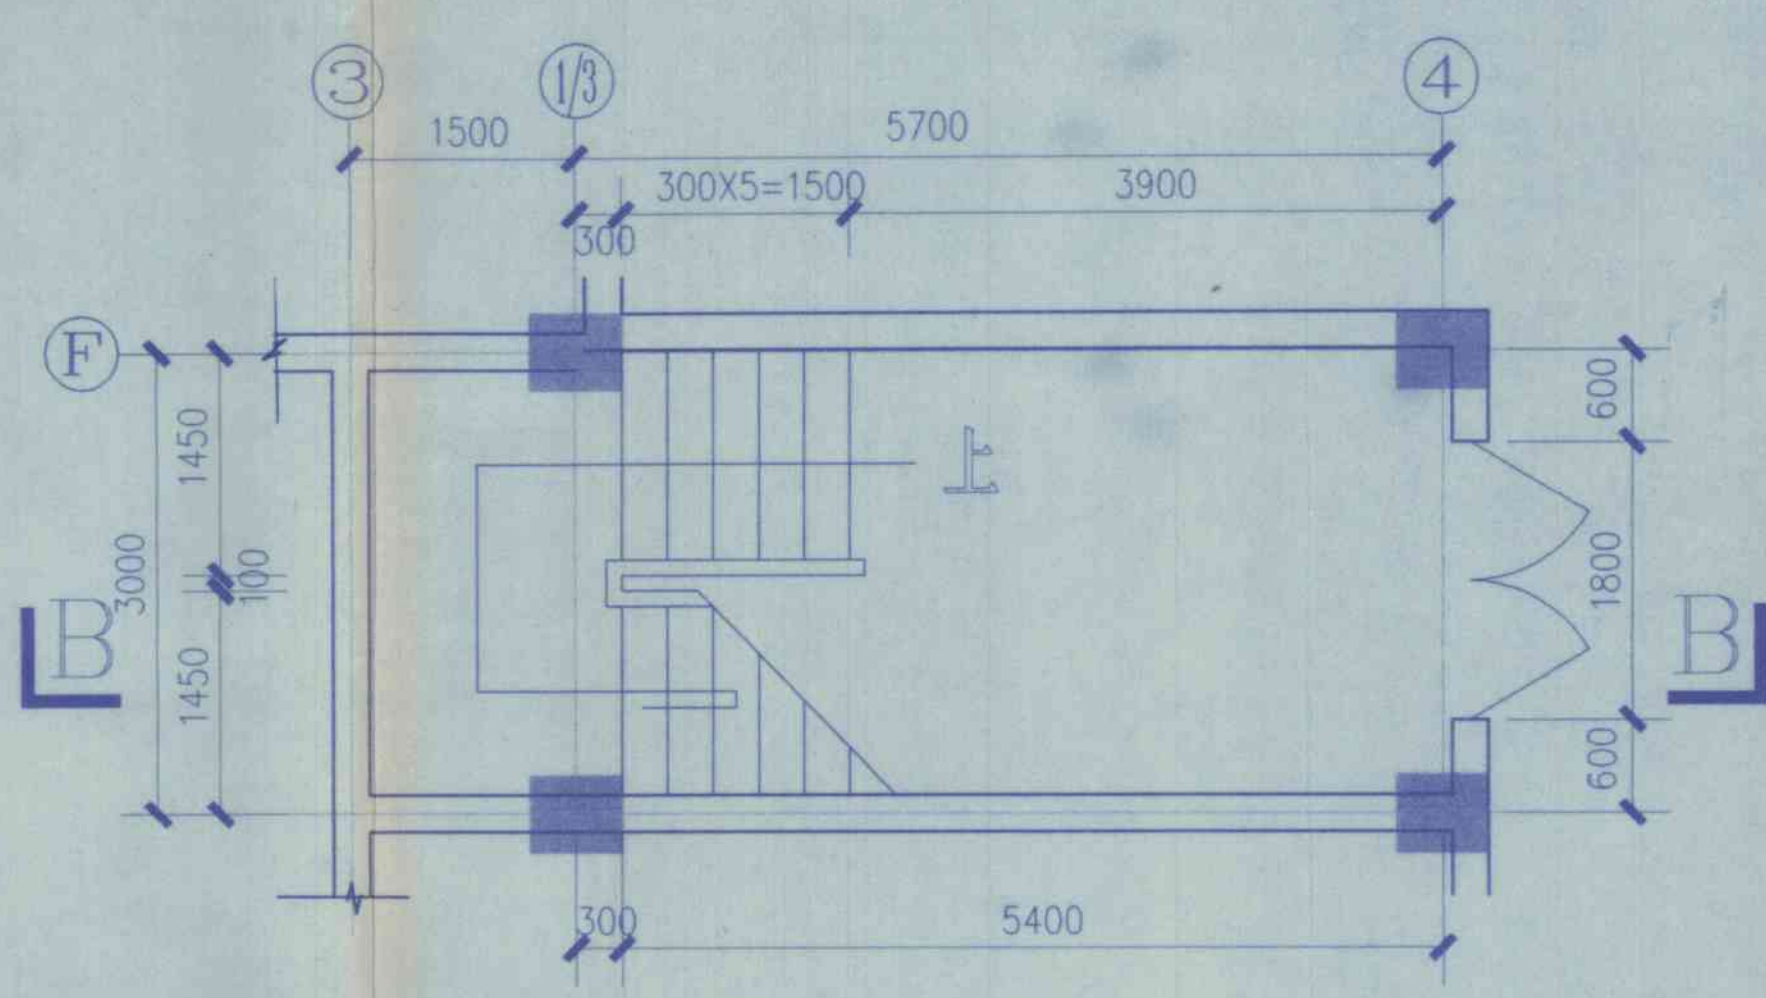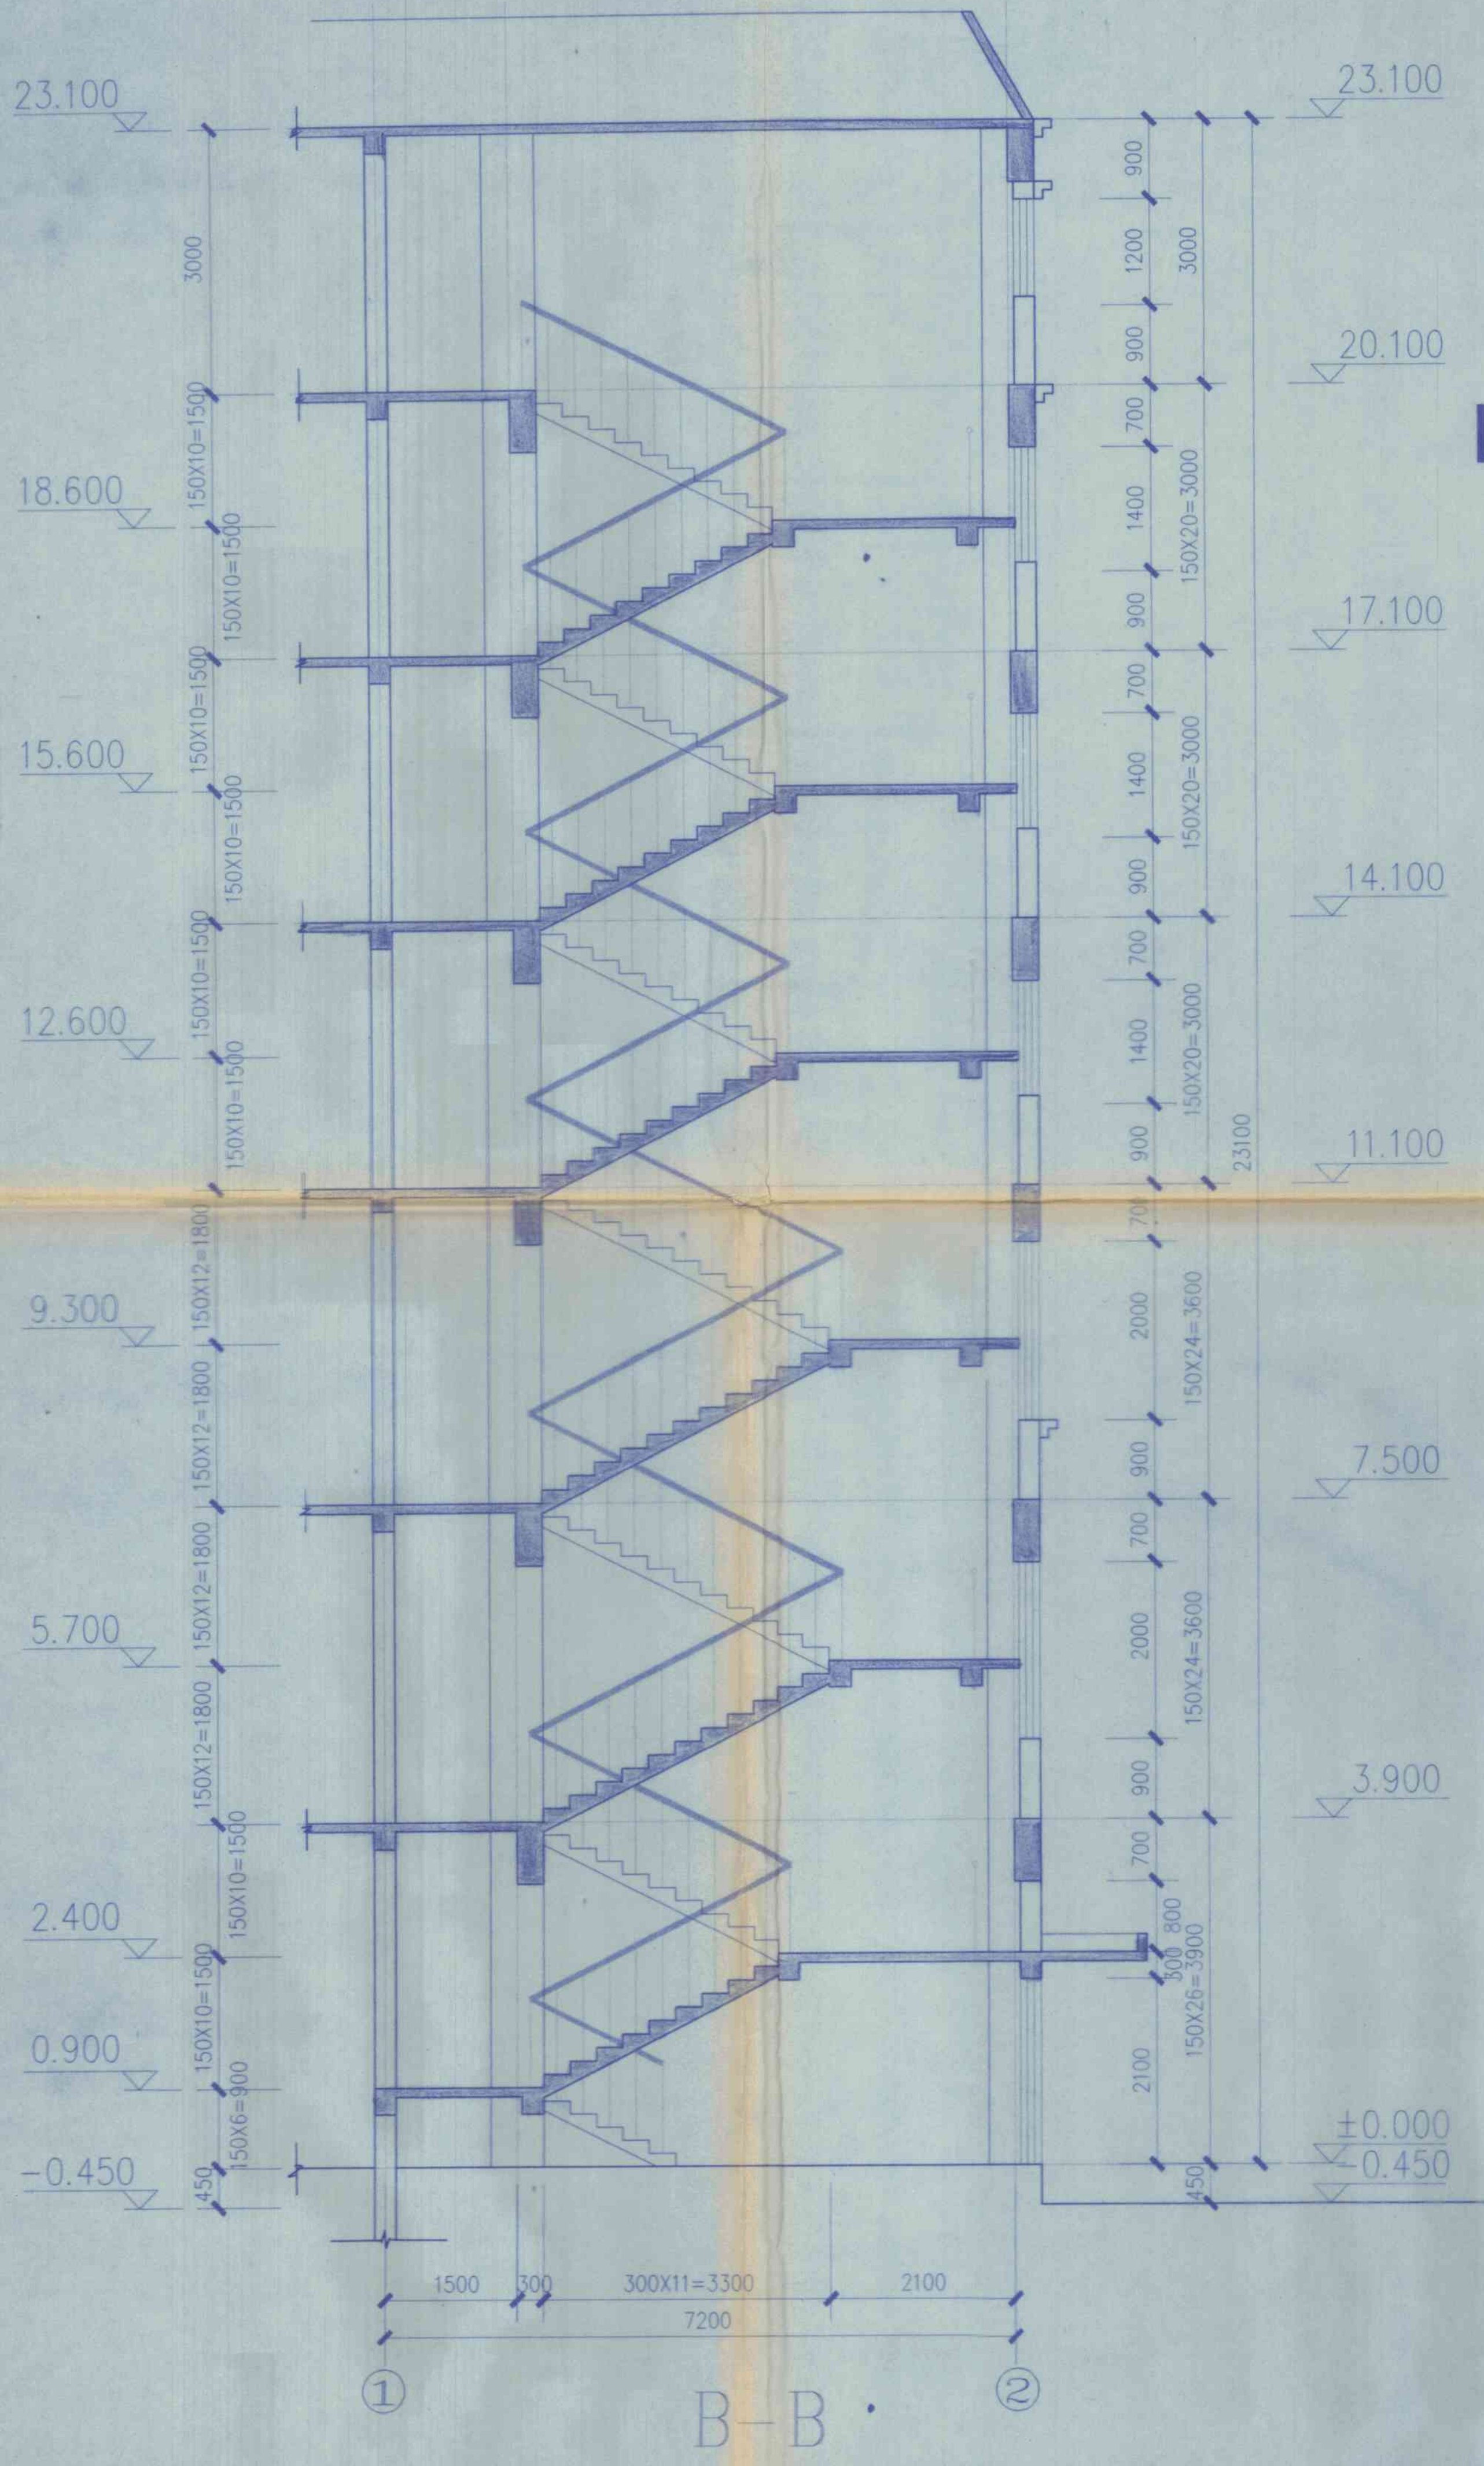


底层平面

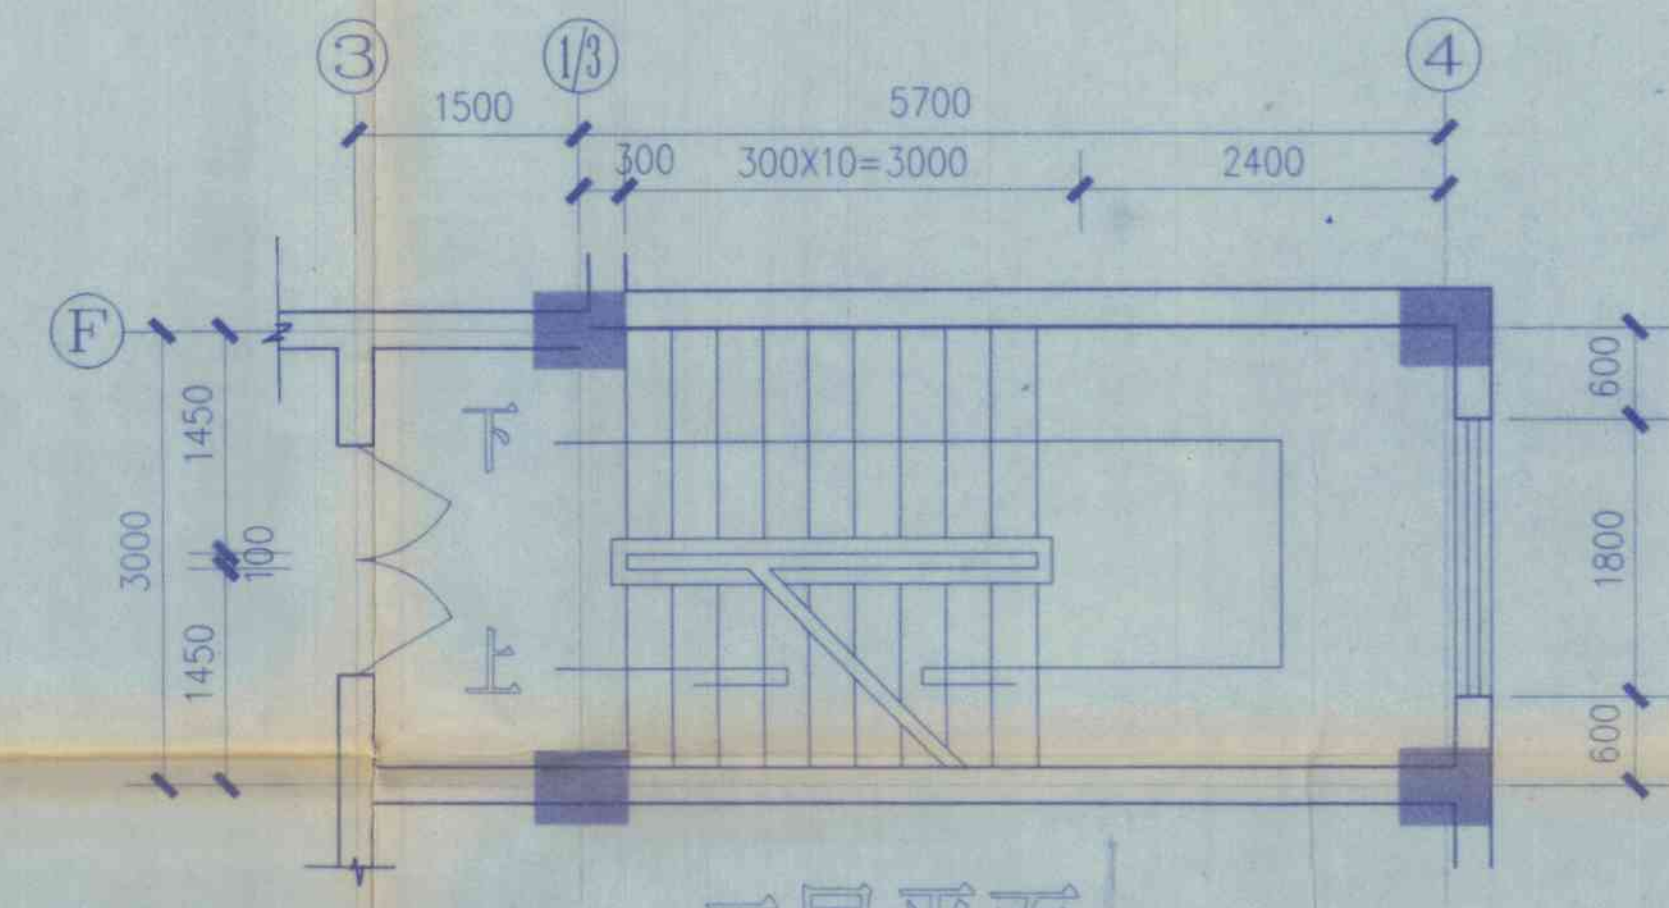


二层平面

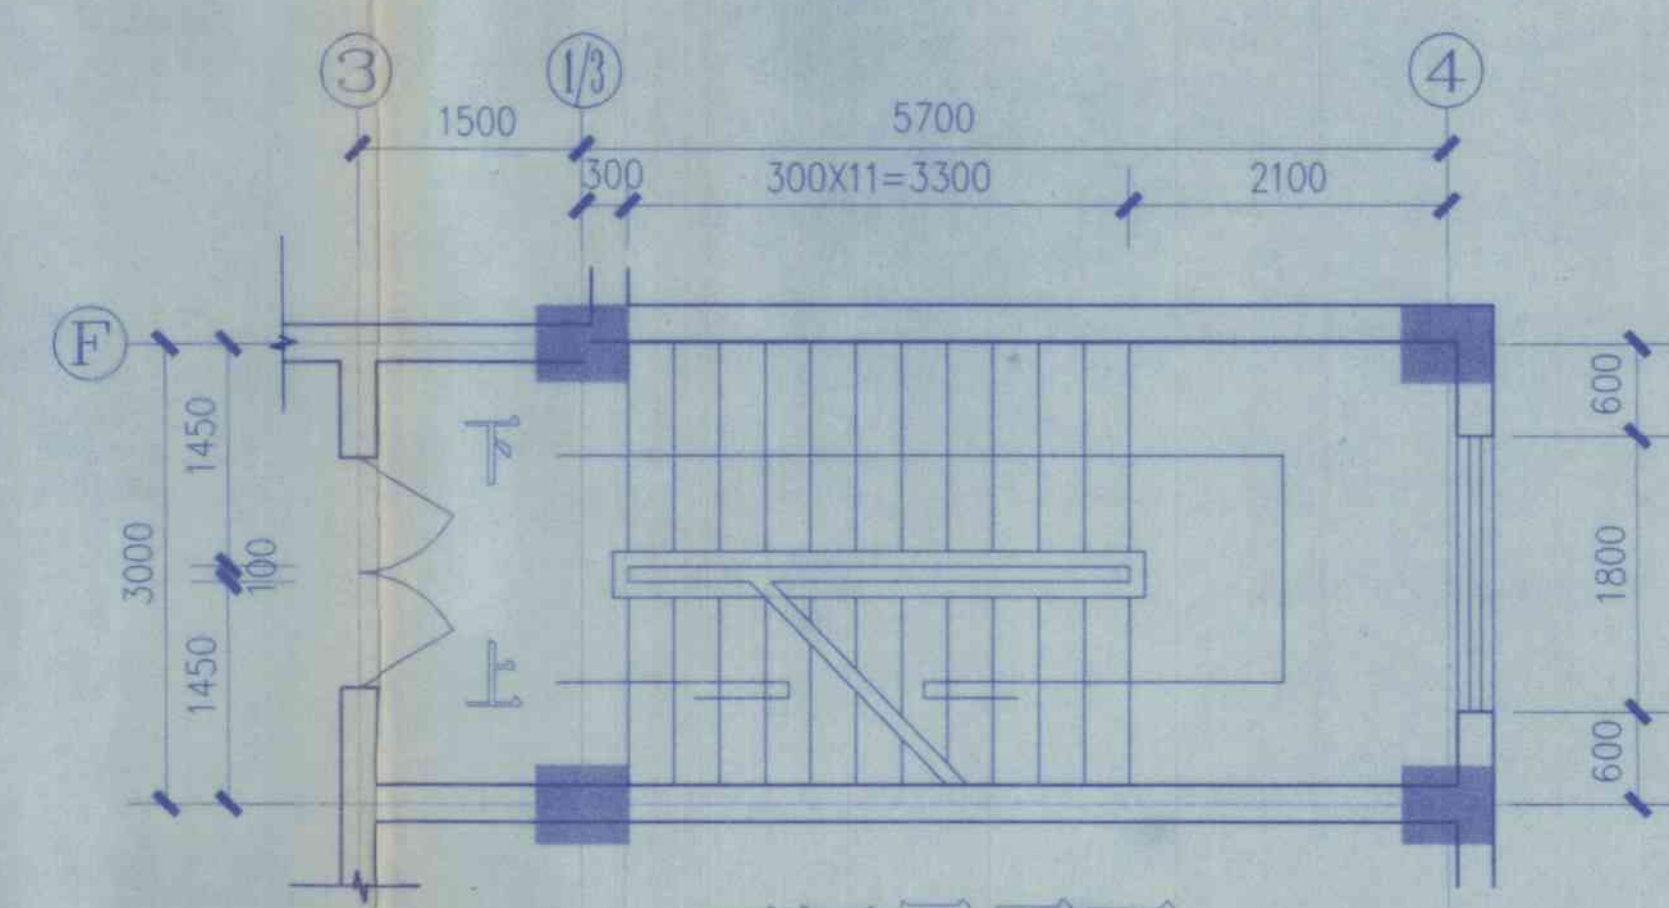

三、四层平面

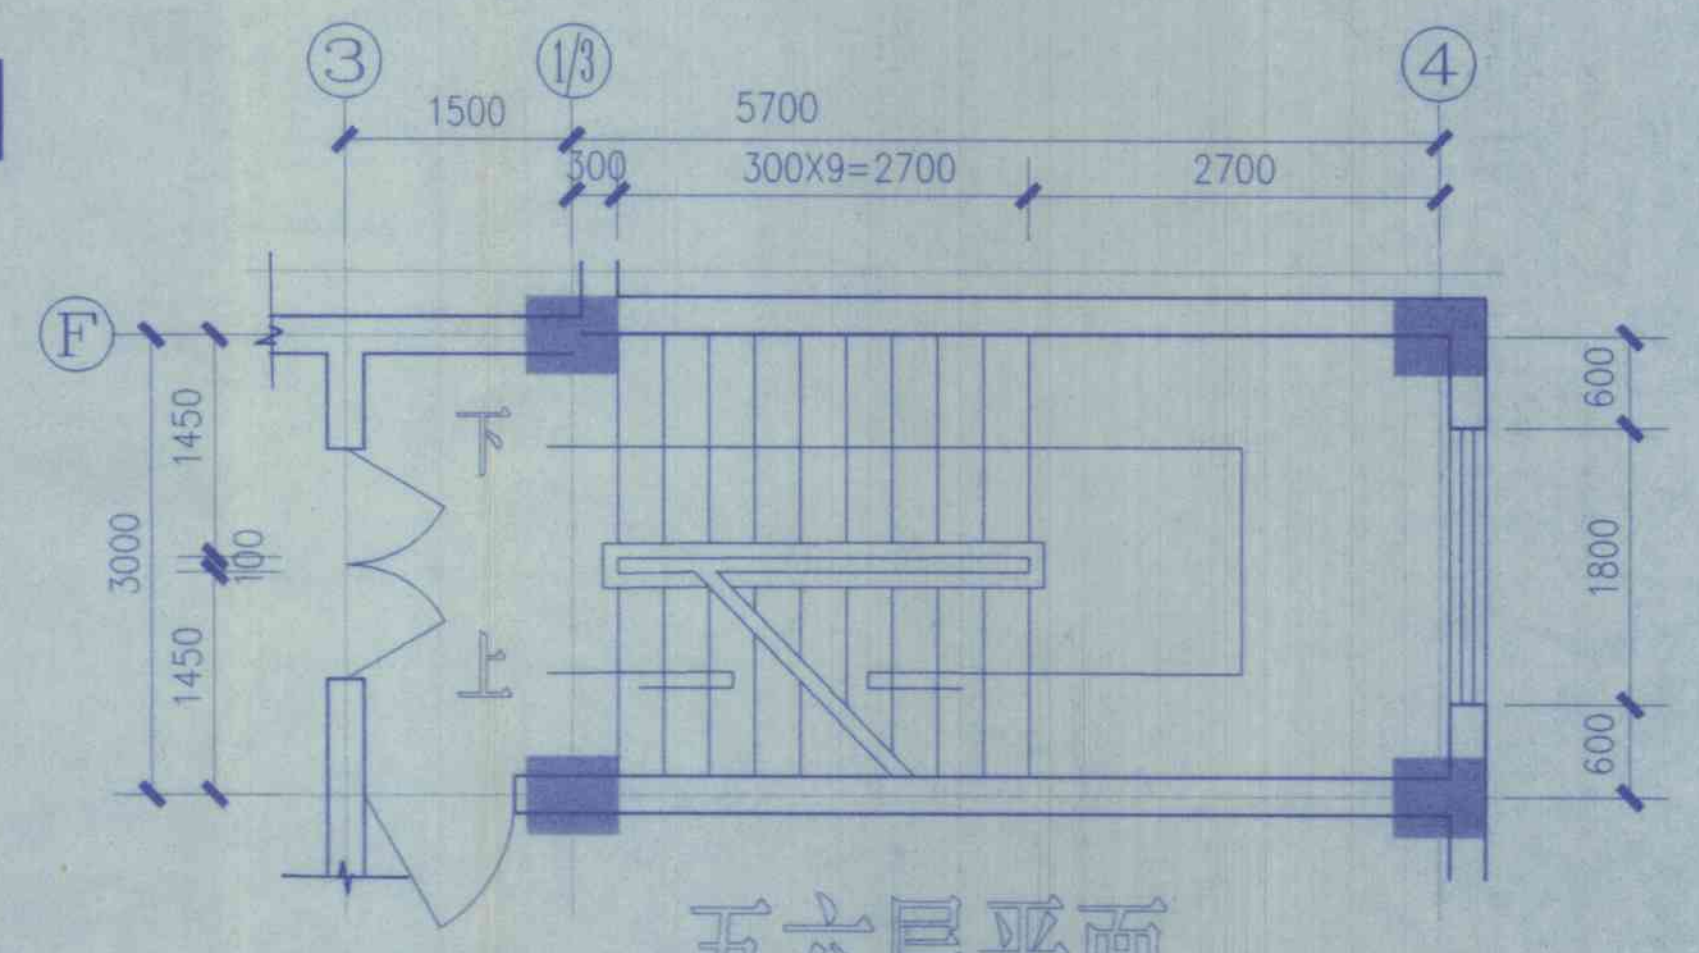

五、六层平面

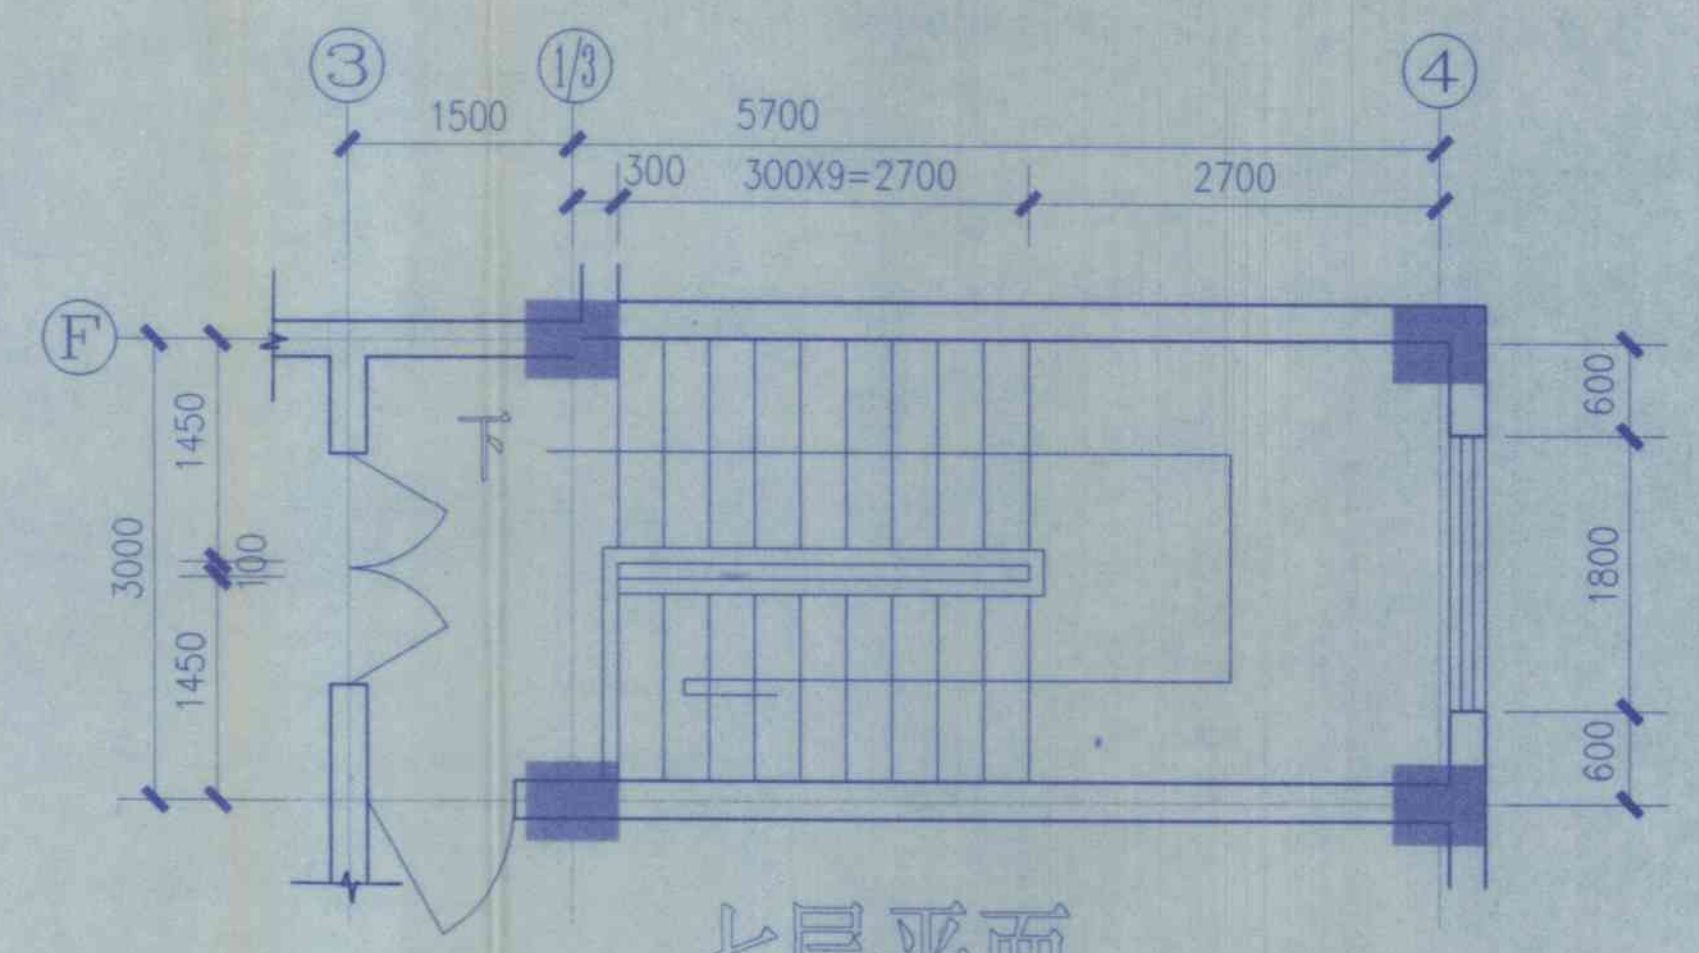


七层平面



楼梯2 1:50

合肥高新技术产业开发区城建设计院		工程编号	98027
建设单位	城东乡信用社	图名	楼梯2详图
子项名称	东城大厦	日期	1998.11
		总号	—
		图号	施施-13



给排水	暖通	防	消	项	工	审	校
电	气	火	防	目	种	核	定
通	暖	灾	结	负	制	定	校
				责	图	图	图

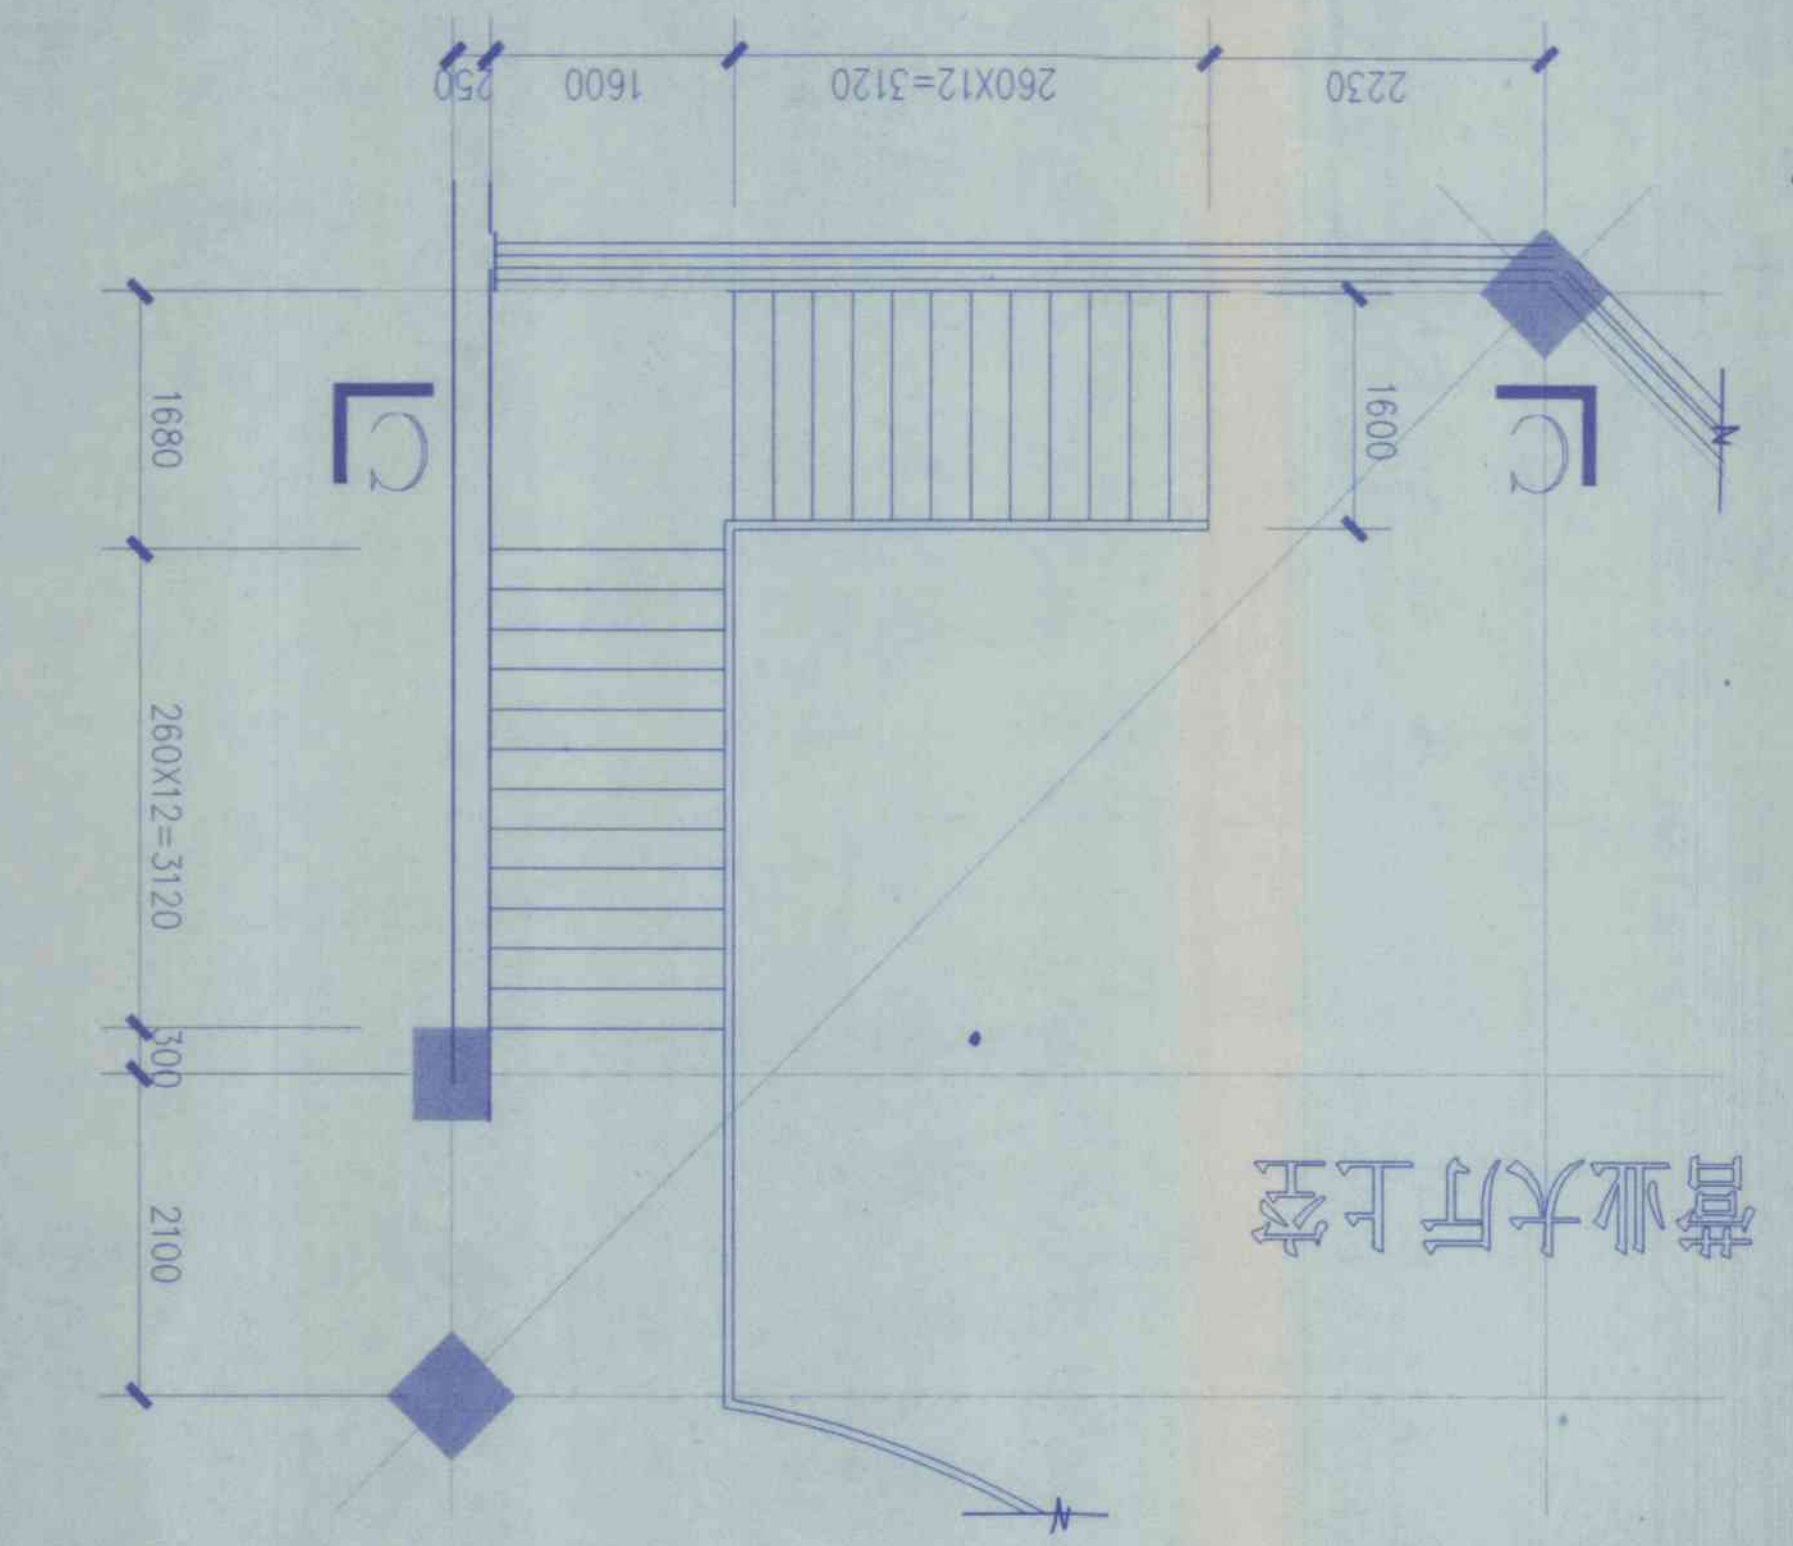

楼梯3 1:50

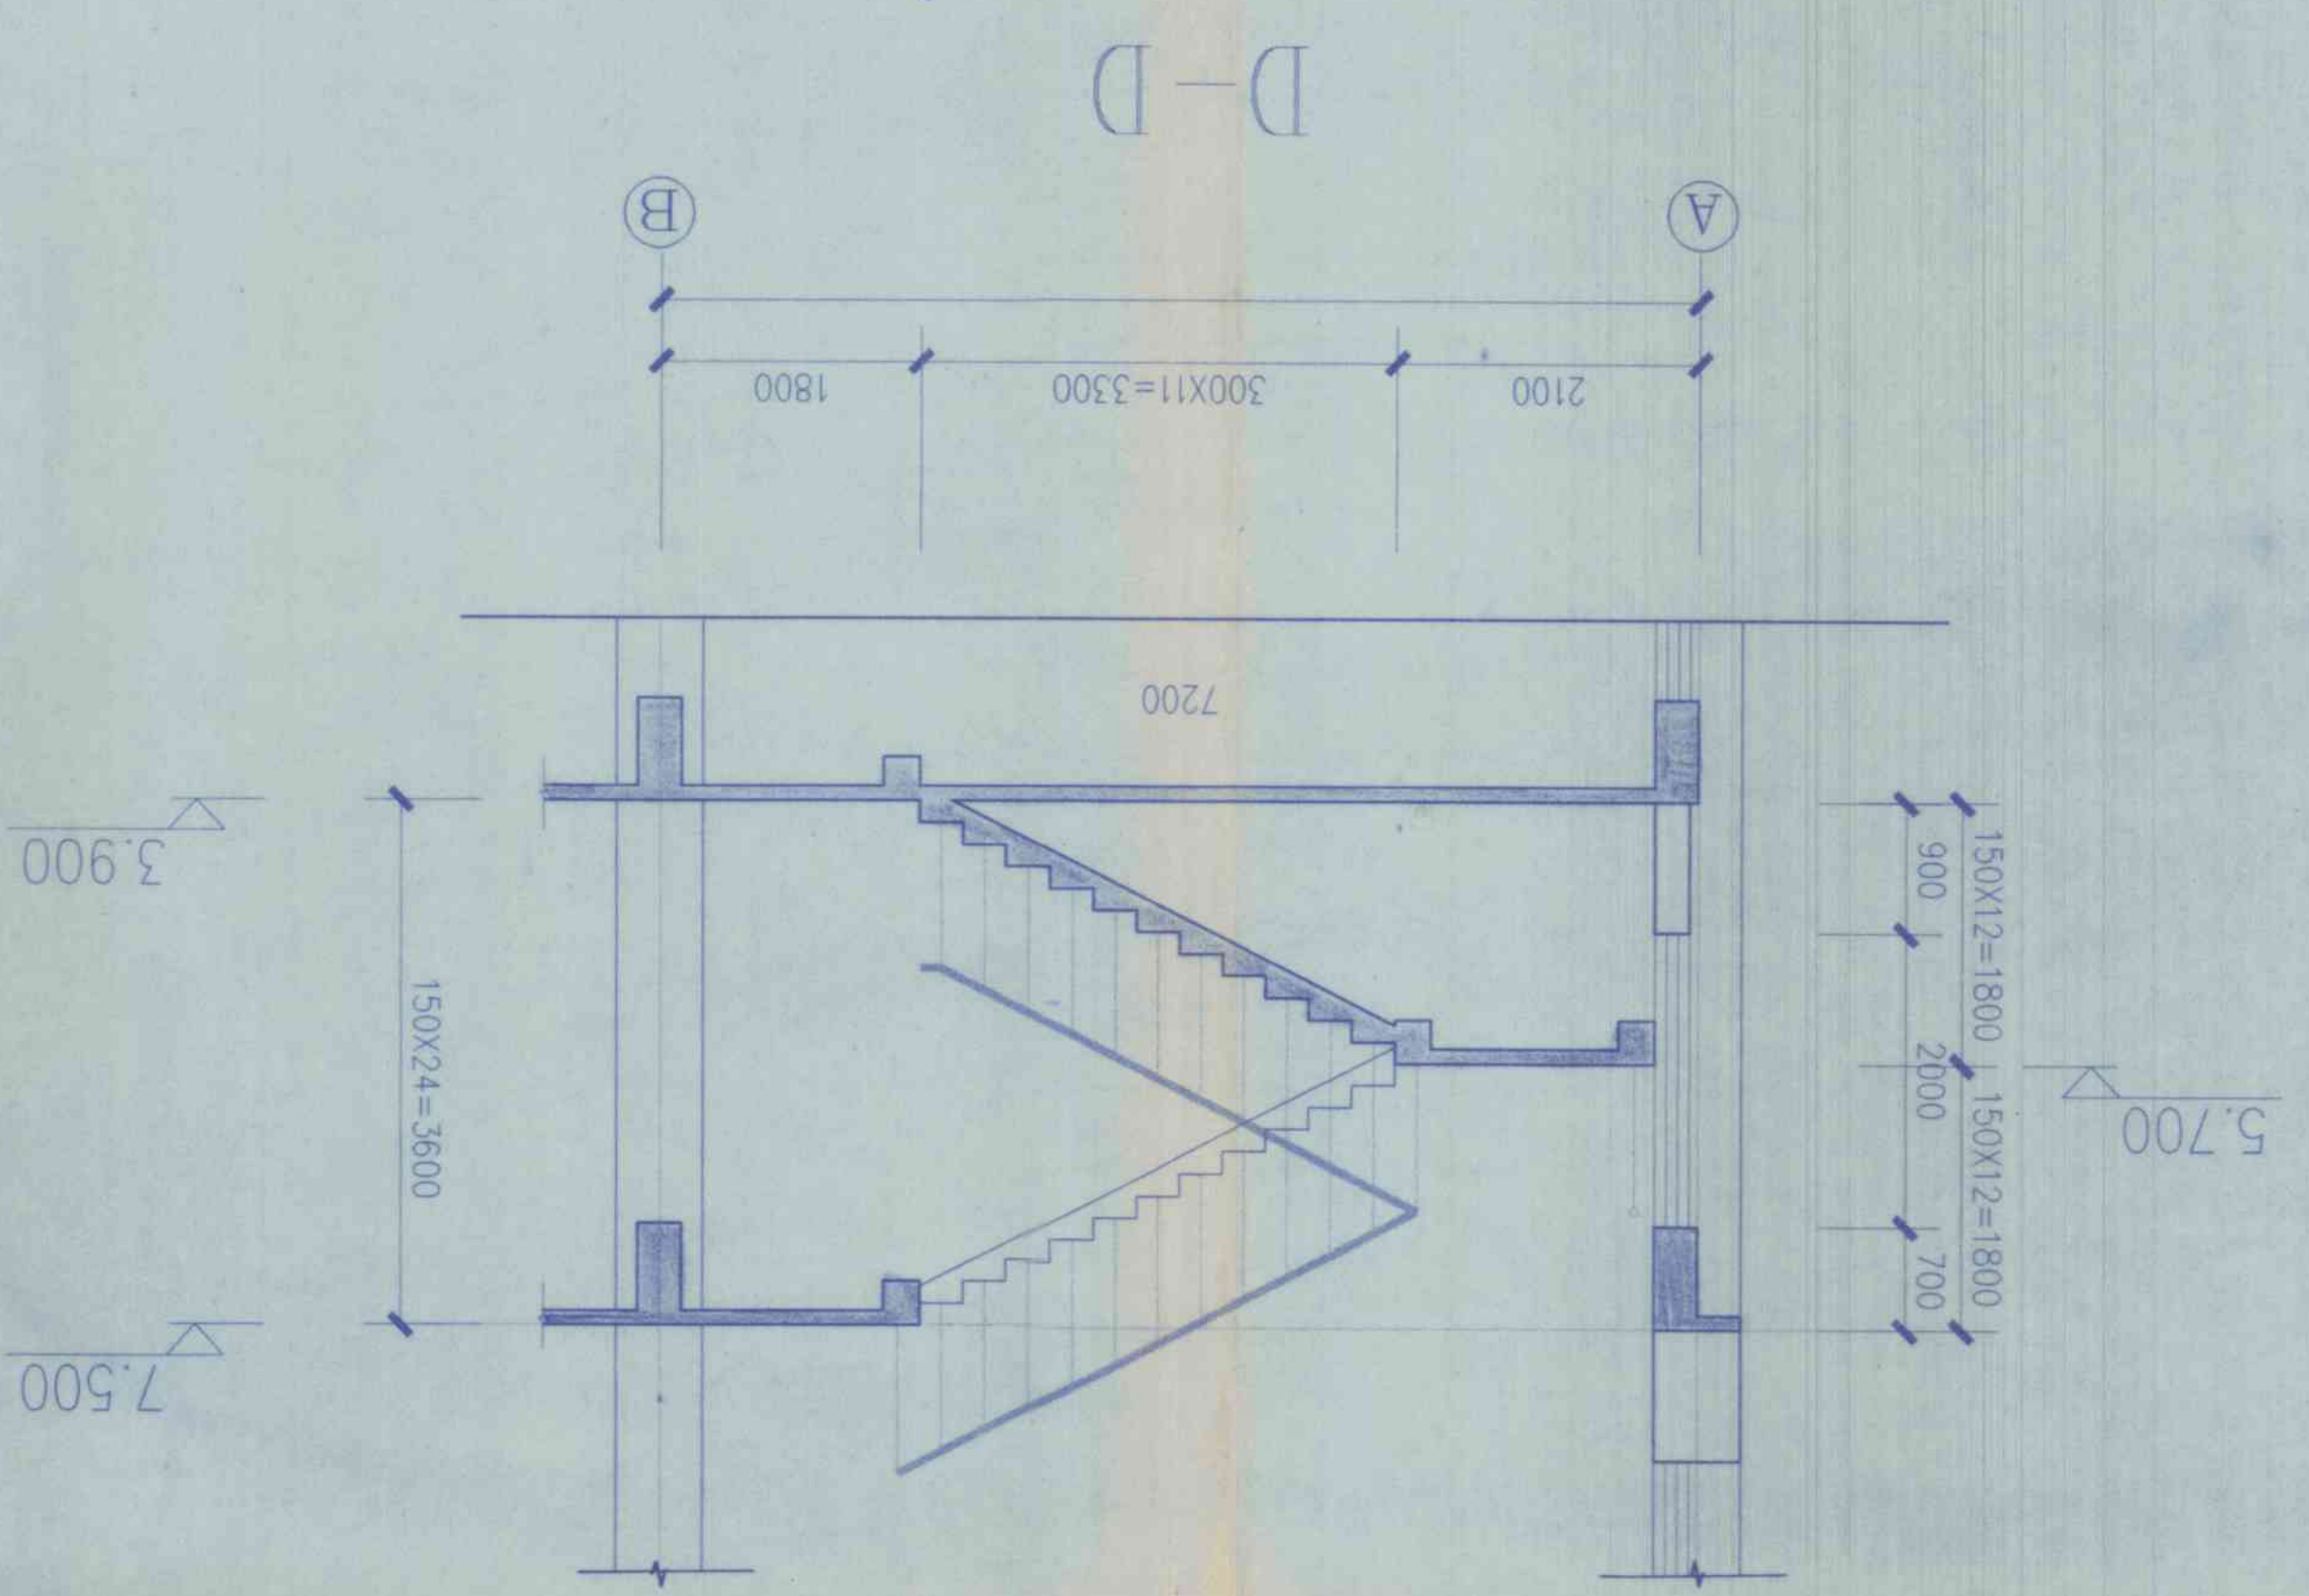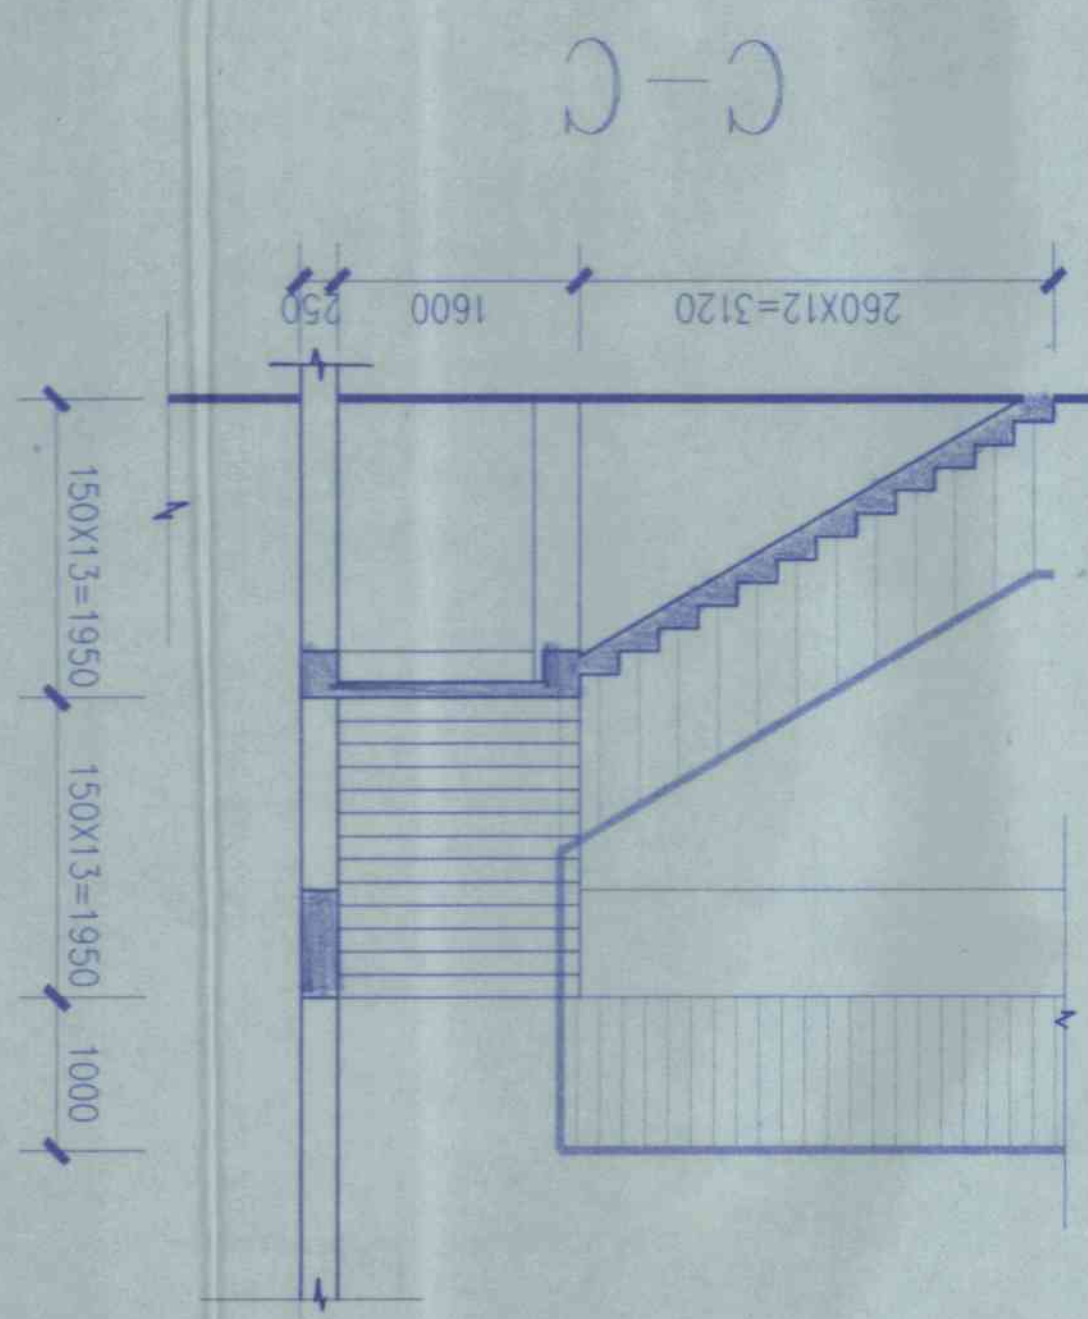


楼梯4 1:50

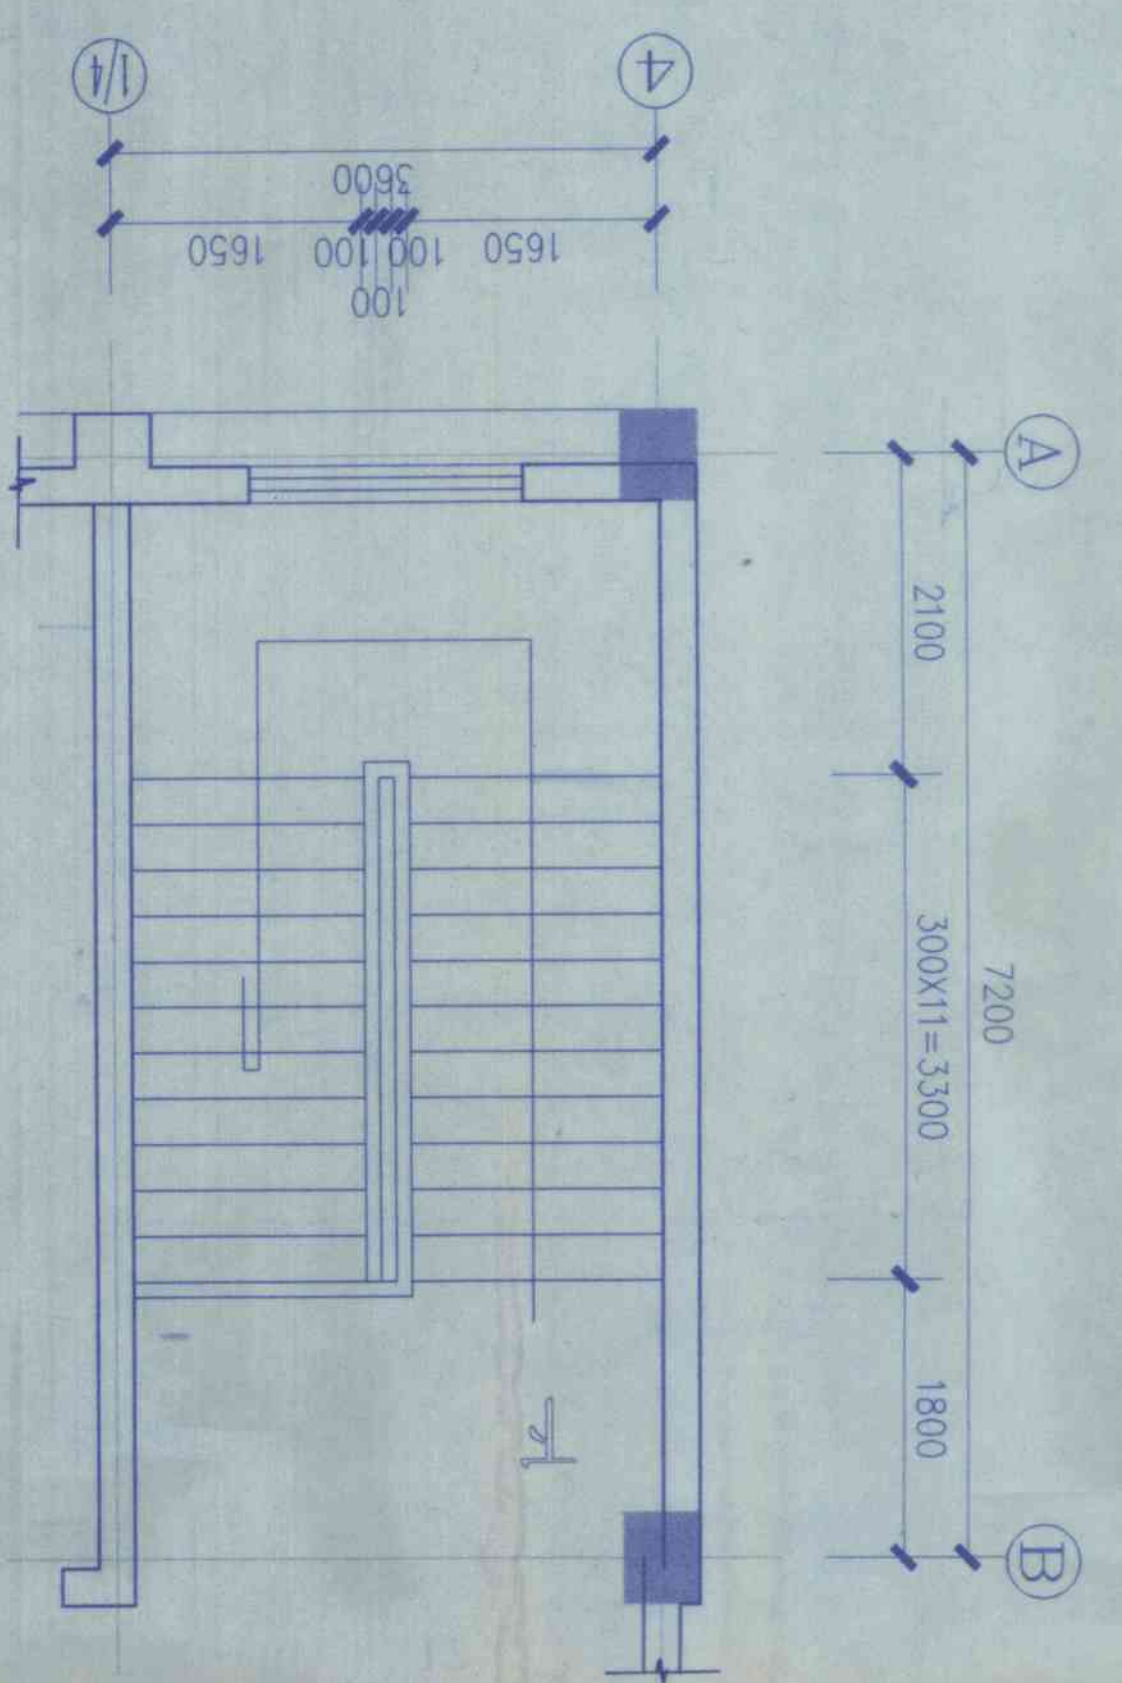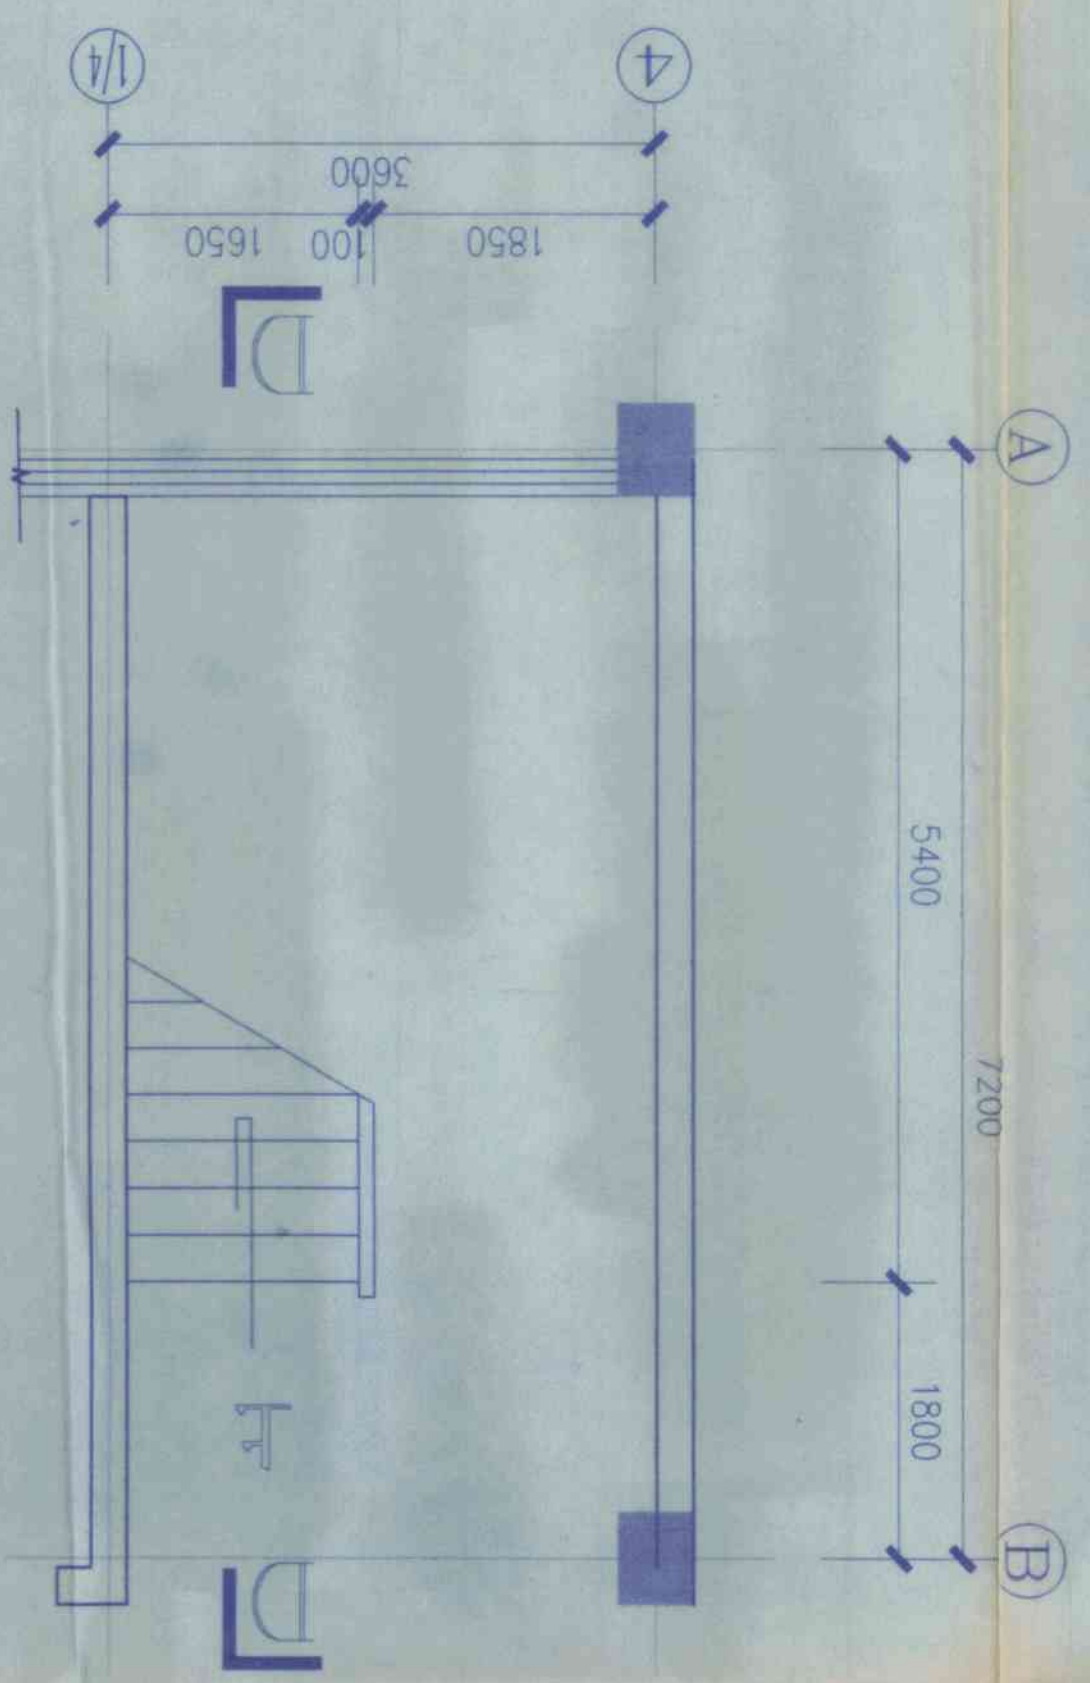

工程名称	东苑大厦	图	东苑大厦	图号	东苑-14
设计单位	东苑设计院	图	东苑设计院	图号	东苑-14
设计日期	1998.11	图	东苑设计院	图号	东苑-14
工程编号	98027	图	东苑设计院	图号	东苑-14


给排水	暖通	电气	消防	结构	建筑	项目负责	设计	审核	审批
						张	李	王	赵
						张	李	王	赵
						张	李	王	赵

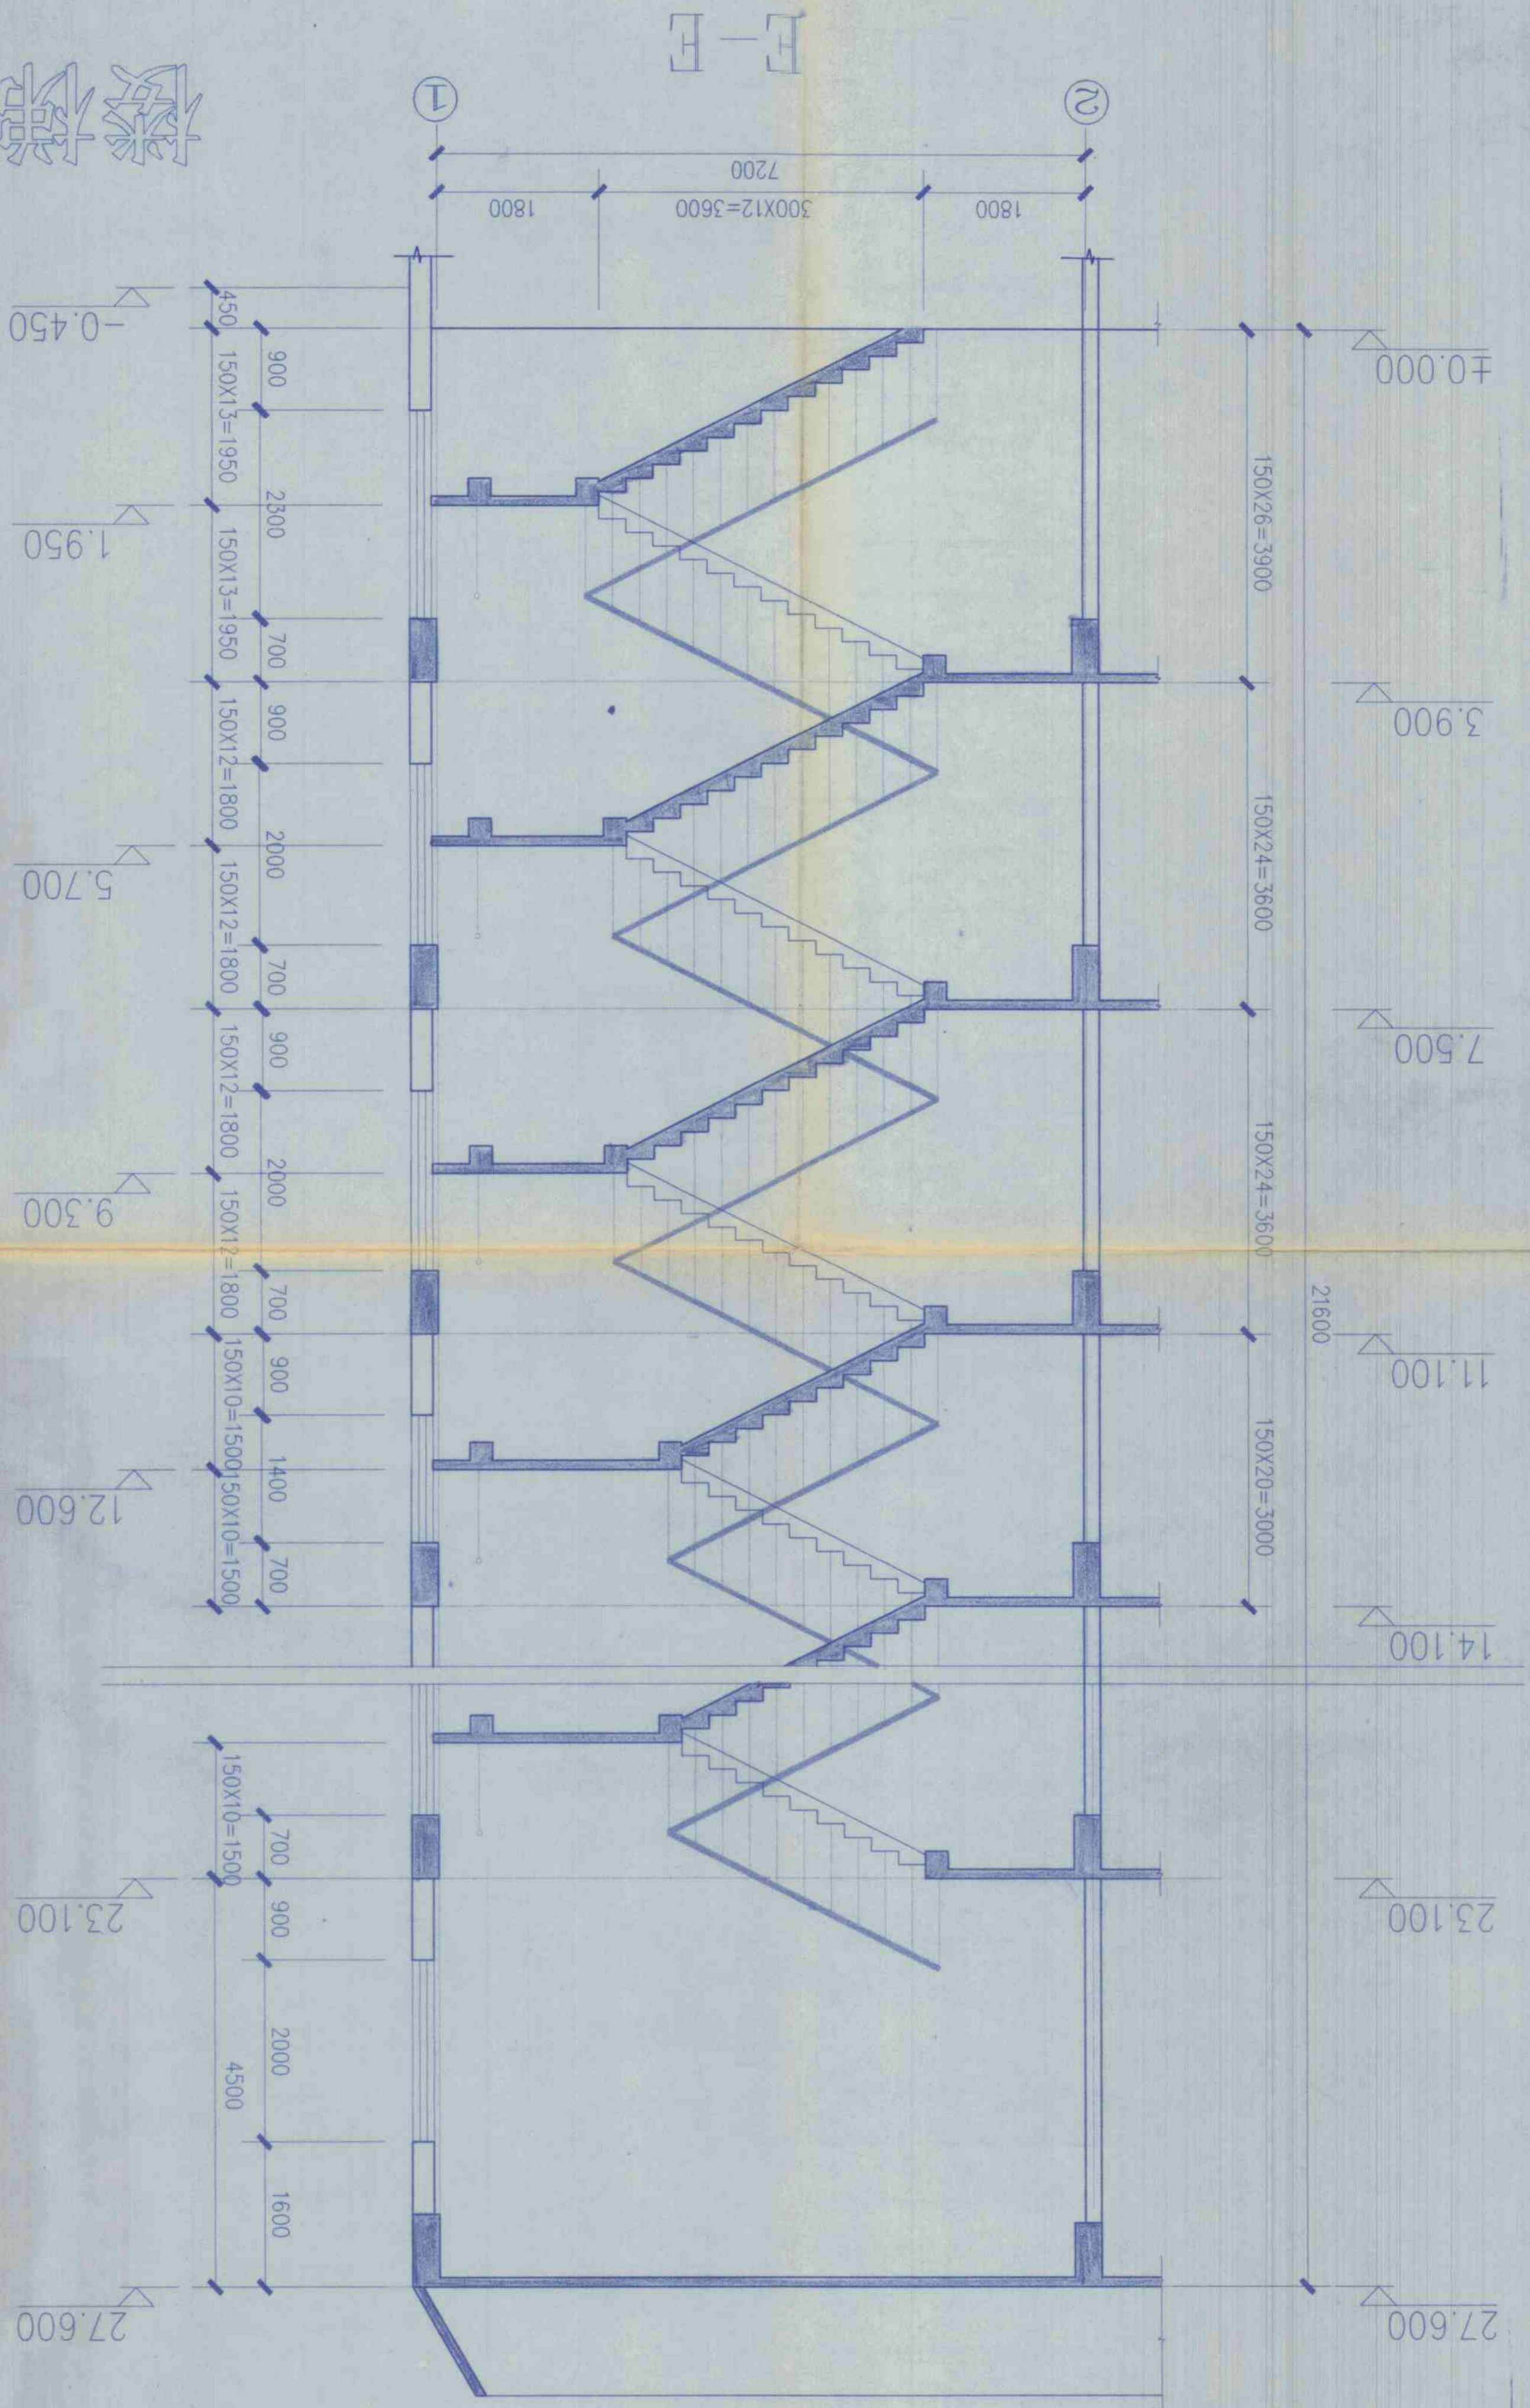


楼梯5

1:50


三、四层平面

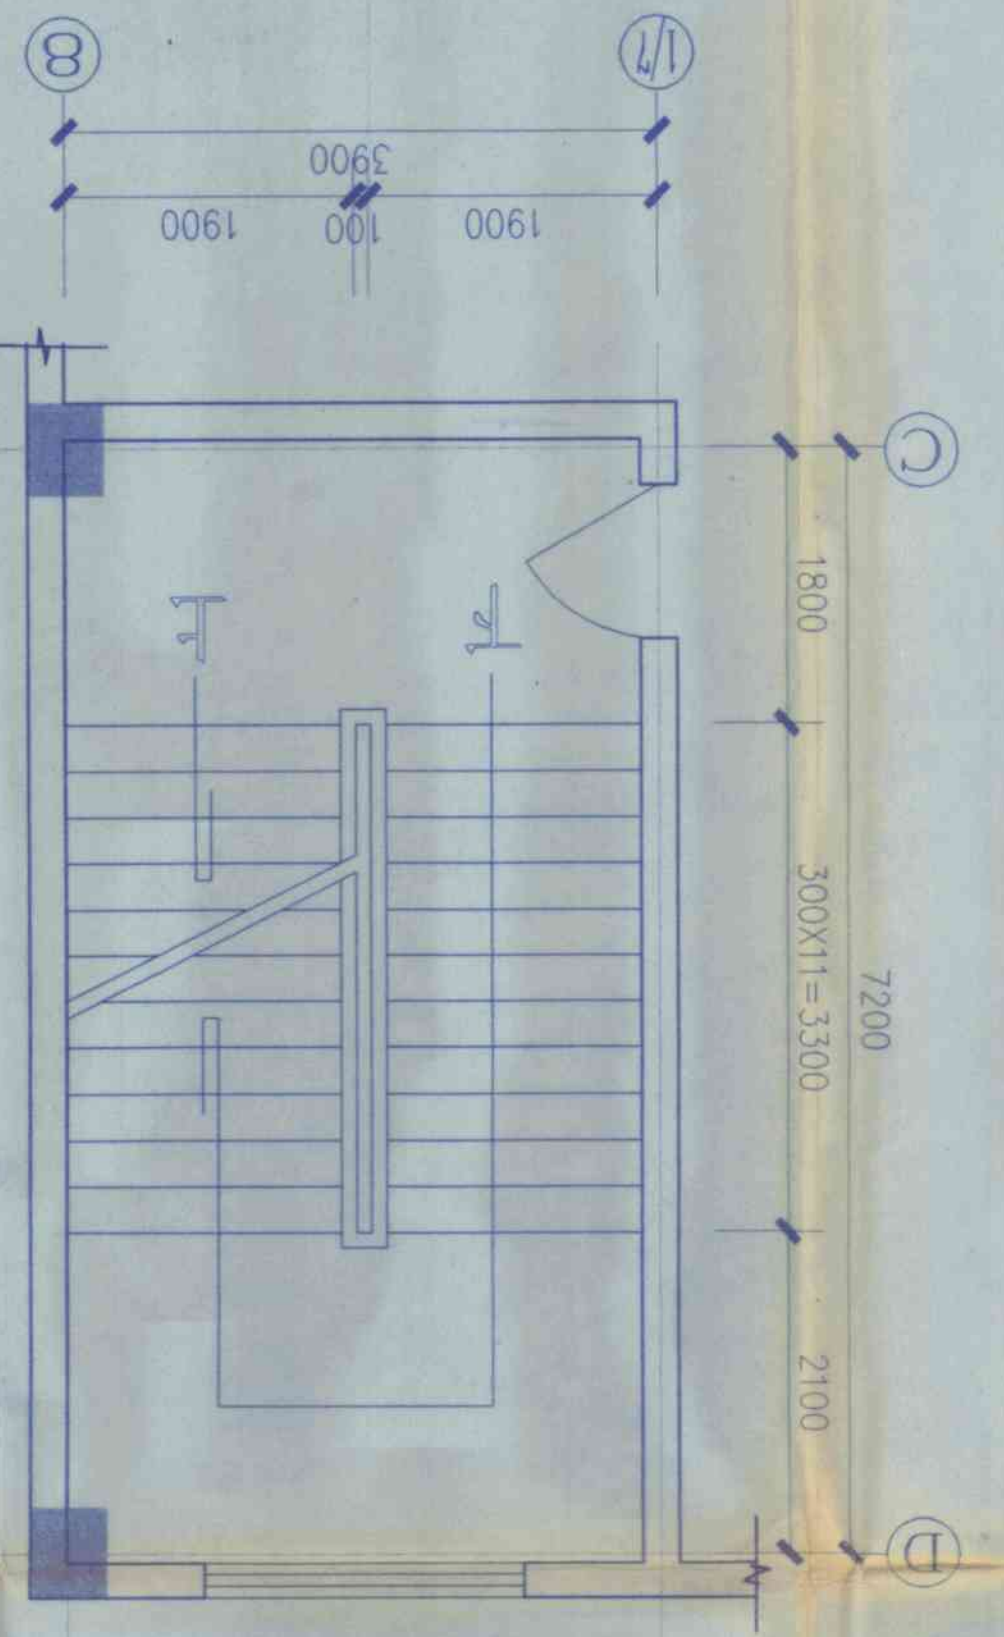


底层平面

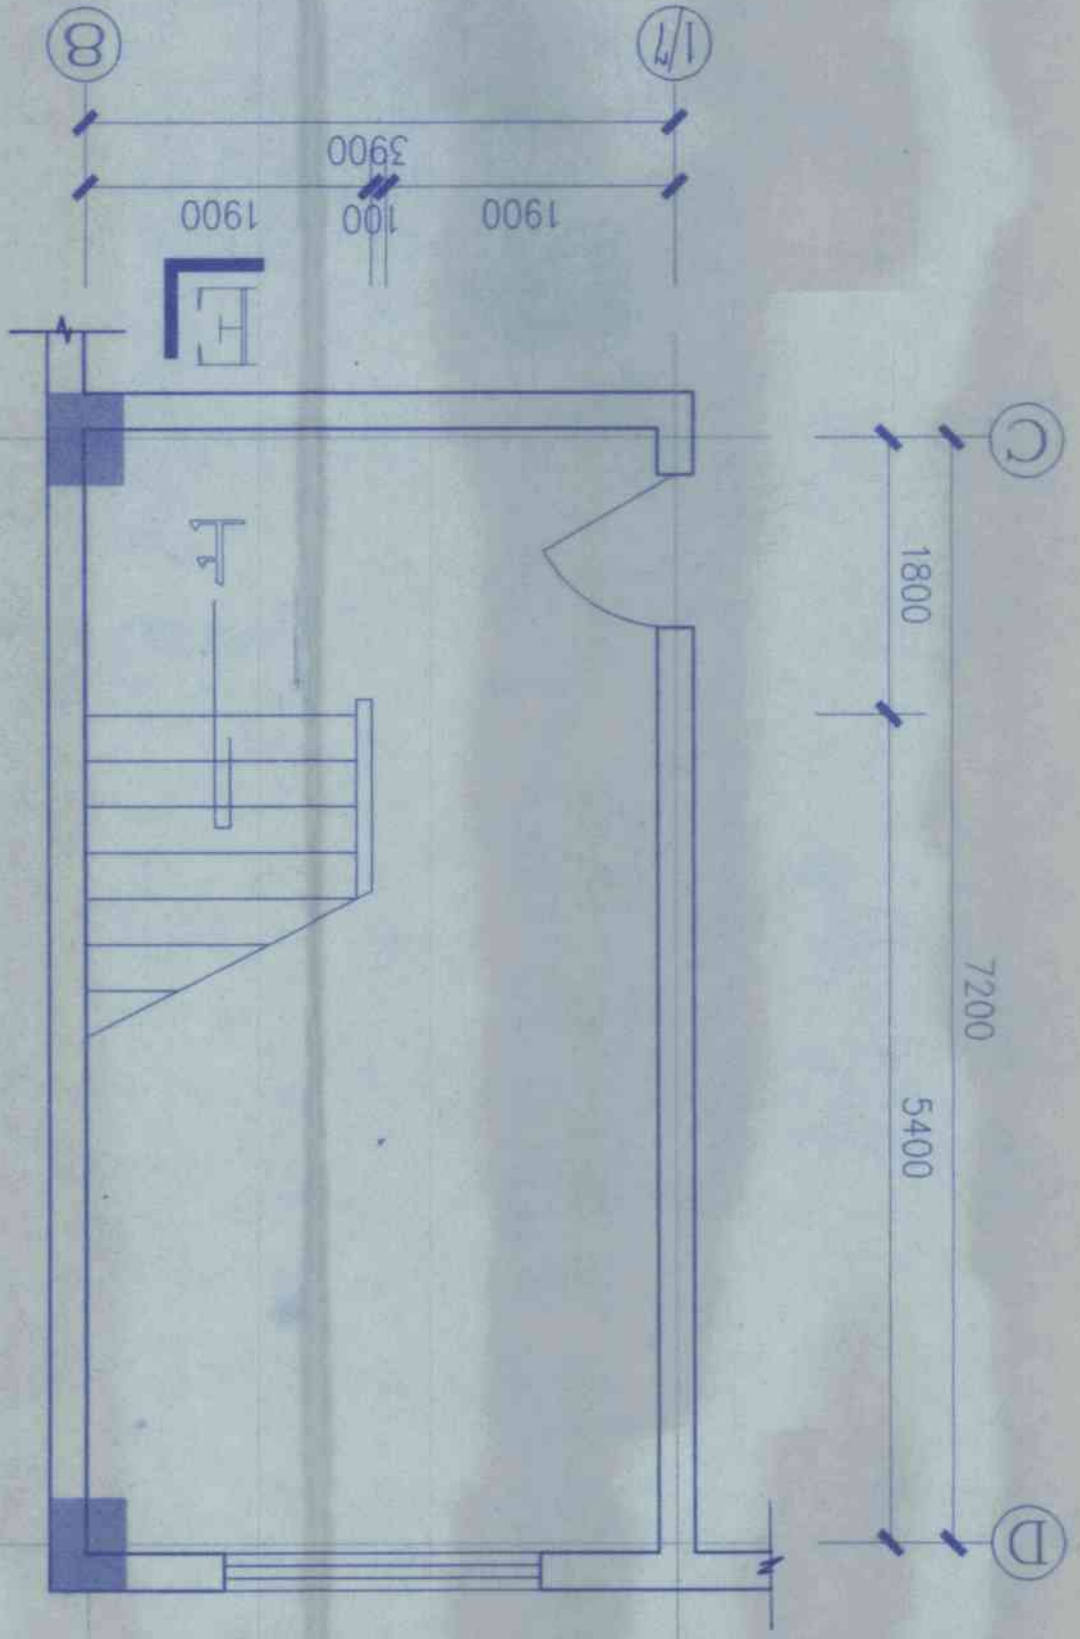


五~七层平面

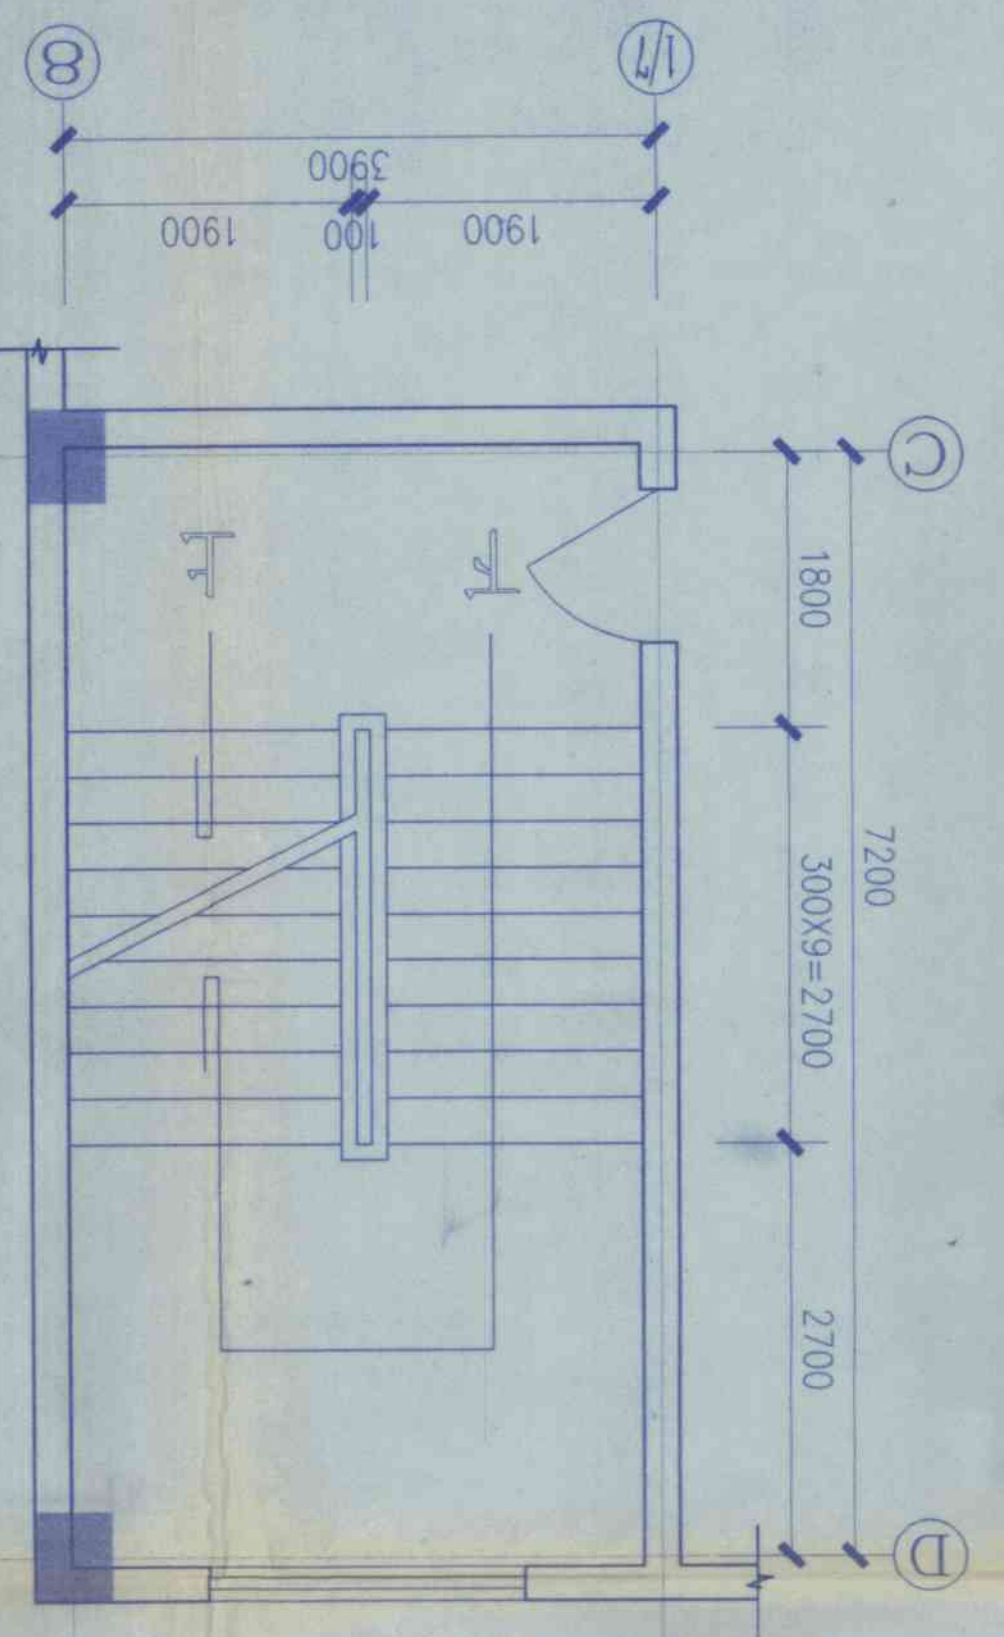

二层平面

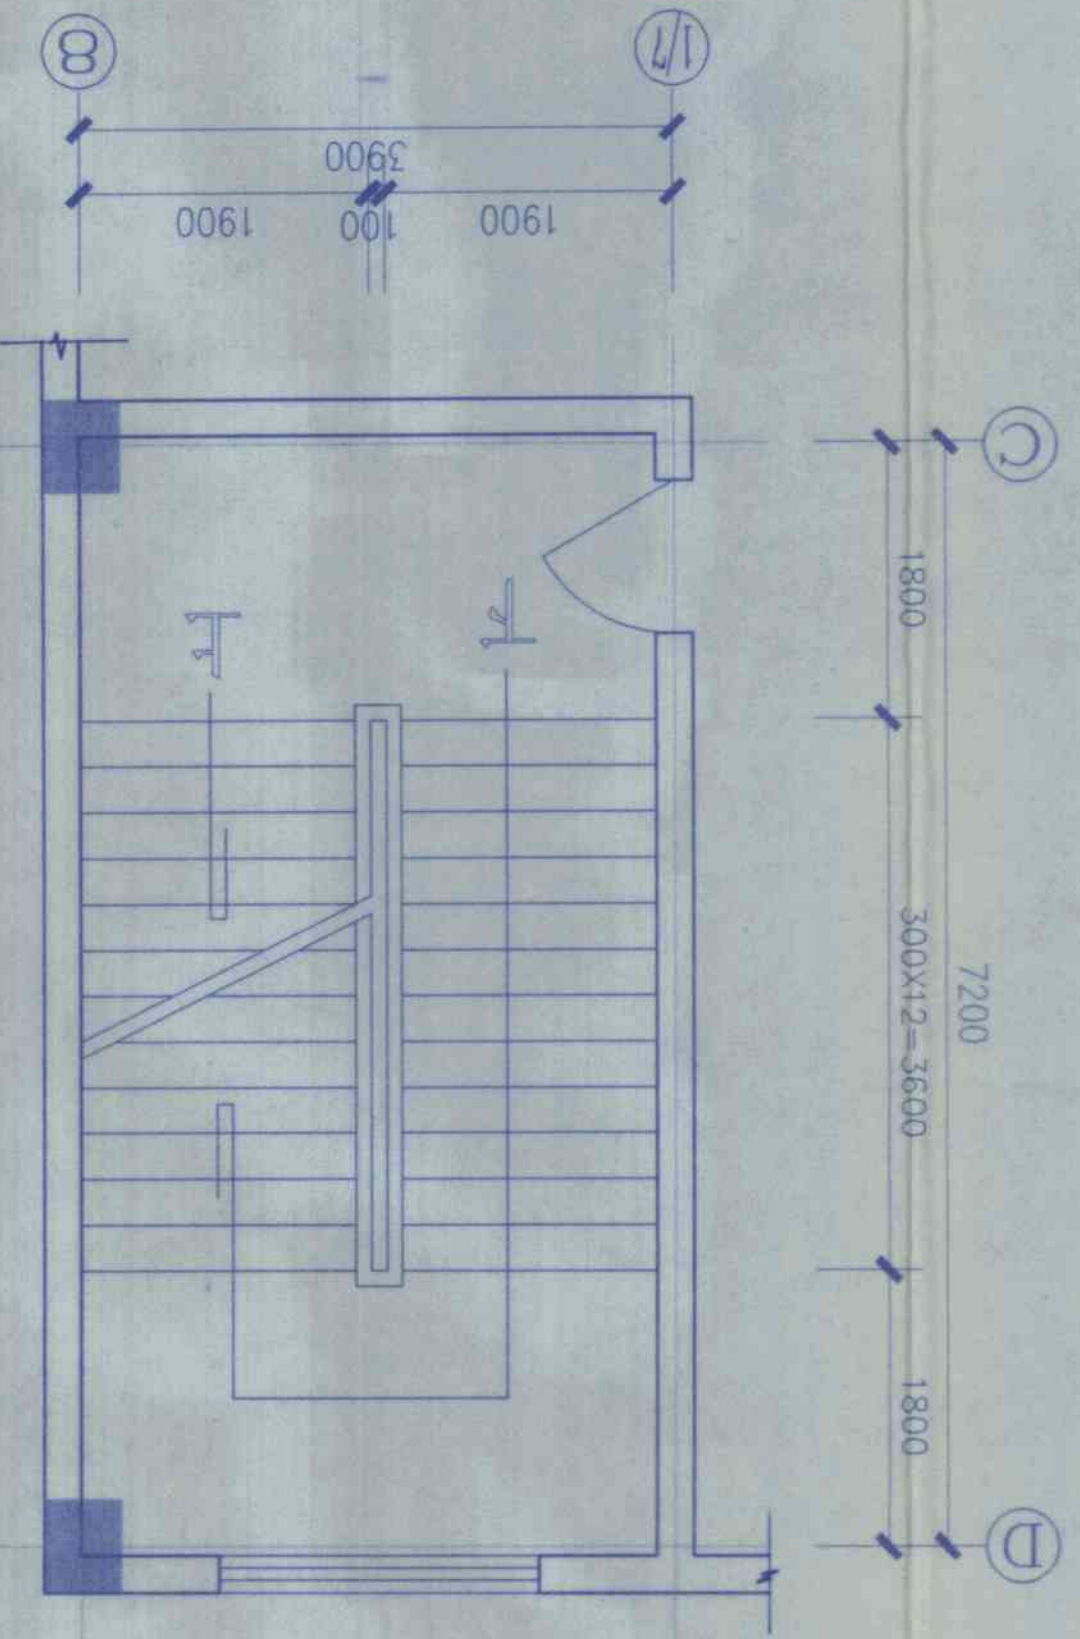

顶层平面

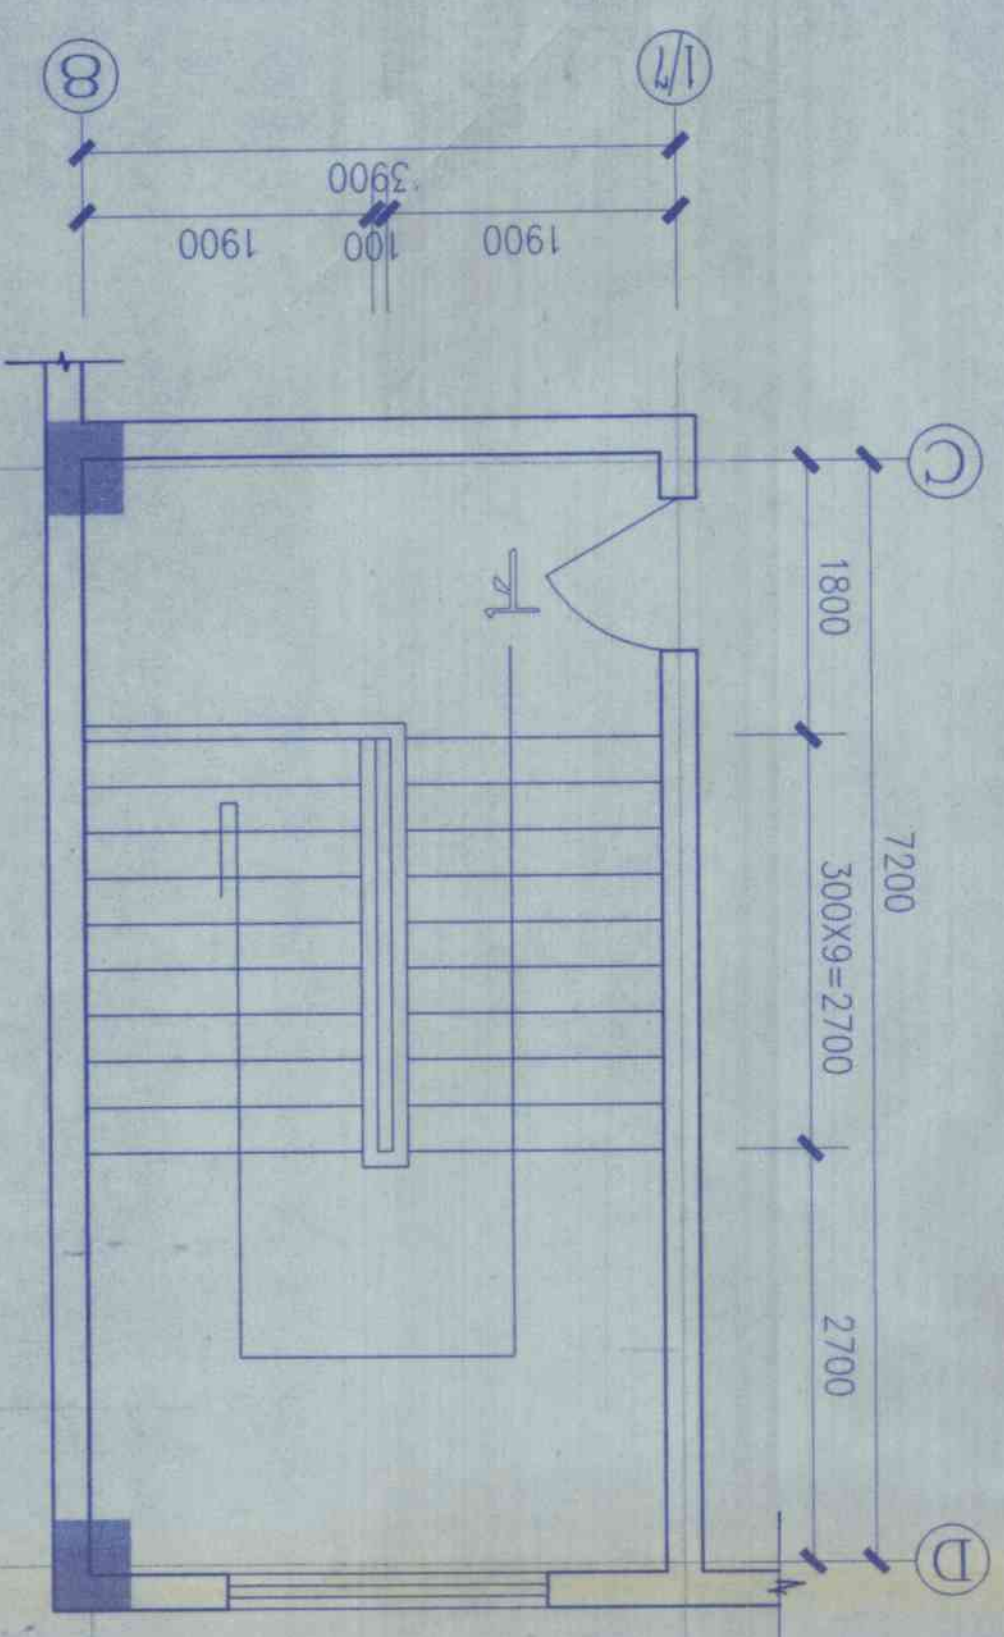

工程编号	98027	设计单位	合肥新站高新技术产业开发区建筑设计院
图号	建筑-15	图名	楼梯5剖面